

2 PLANTA BAIXA - DEMOLIÇÃO
ESCALA: 1/100

3 CORTE AA' - DEMOLIÇÃO
ESCALA: 1/100

4 CORTE BB' - DEMOLIÇÃO
ESCALA: 1/100










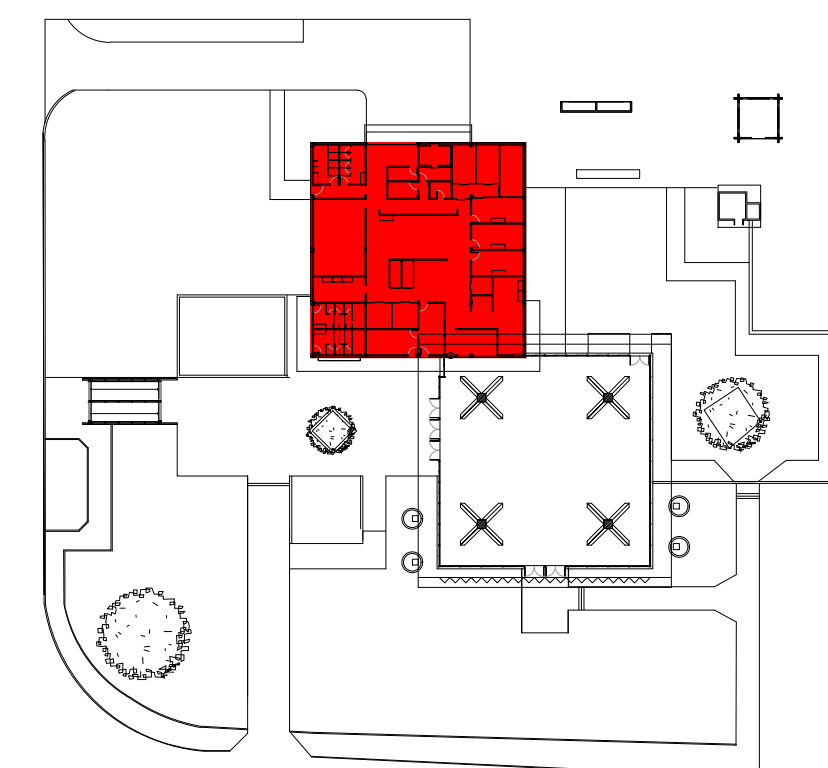
QUADRO DE DEMOLIÇÃO		
 PISO	 PAREDE	 TETO
PISO		
1	DEMOLIÇÃO DE PISO EM CERÂMICA	
2	DEMOLIÇÃO DE PISO EM GRANILITE INCLUSIVE LASTRO EM CONCRETO SIMPLES ESPESSEURA 10CM	
PAREDE		
1	DEMOLIÇÃO DE ALVENARIA DE BLOCO CERÂMICO	
TETO		
1	REMOÇÃO DE FORRO EM PVC FORMATO RÊGUA	
OUTROS		
1	REMOÇÃO DE 01 APARELHO CLIMATIZAÇÃO TIPO SPLIT	
2	REMOÇÃO DE 04 TORNEIRAS DOS LAVATÓRIOS DOS VESTIÁRIOS	
3	REMOÇÃO DE 04 CHUVEIROS DOS VESTIÁRIOS	
4	REMOÇÃO DE RALOS	

TABELA DE REMOÇÃO DE ESQUADRIAS						
CÓDIGOS: M - MADEIRA A - ALUMÍNIO F - FERRO P - PLÁSTICO V - VIDRO						
PORTAS						
CÓDIGO	LARGURA	ALTURA	QUANT.	TIPO		MATERIAL
PM1	0,60	1,60	08	PORTA DE GIRO EM MADEIRA SEMI OCA REVESTIDA LAMINADO MELAMÍNICO ALTA PRESSÃO		madeira
PM2	0,90	2,10	12	PORTA DE GIRO EM MADEIRA SEMI OCA REVESTIDA LAMINADO MELAMÍNICO ALTA PRESSÃO		madeira
PM3	1,10	2,10	01	PORTA DE GIRO EM MADEIRA SEMI OCA REVESTIDA LAMINADO MELAMÍNICO ALTA PRESSÃO		madeira
PM4	1,20	2,10	01	PORTA DE GIRO EM MADEIRA SEMI OCA REVESTIDA LAMINADO MELAMÍNICO ALTA PRESSÃO		madeira
VISORES						
CÓDIGO	LARGURA	ALTURA	PEITORIL	QUANT.	TIPO	MATERIAL
V1	0,92	1,14	0,90	02	VISOR EM ALUMÍNIO E VIDRO TRANSPARENTE	alumínio e vidro
V2	1,84/0,96	1,90/0,67	0,90	03	VISOR EM ALUMÍNIO E VIDRO TRANSPARENTE	alumínio e vidro
V3	1,99/0,96	1,90/0,67	0,90	01	VISOR EM ALUMÍNIO E VIDRO TRANSPARENTE	alumínio e vidro
V4	4,79/0,96	1,80/0,67	0,90	01	VISOR EM ALUMÍNIO E VIDRO TRANSPARENTE	alumínio e vidro
V5	1,94/0,96	1,80/0,67	0,90	01	VISOR EM ALUMÍNIO E VIDRO TRANSPARENTE	alumínio e vidro

TABELA DE ELÉTRICA E ILUMINAÇÃO A DEMOLIR		
ILUMINAÇÃO		
SÍMBOLO	QUANT.	TIPO
	10	LUMINÁRIA RETANGULAR 2 LÂMPADA * OBS: ALTERAR A POTÊNCIA DA LÂMPADA
PONTOS DE TOMADA		
SÍMBOLO	QUANT.	TIPO
	12	TOMADA BAIXA SIMPLES
PONTOS DE REDE		
SÍMBOLO	QUANT.	TIPO
	01	PONTO DE REDE DUPLO
	01	PONTO DE REDE SIMPLES
INTERRUPTOR		
SÍMBOLO	QUANT.	TIPO
	02	INTERRUPTOR 1 SEÇÃO

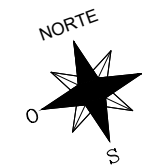

1 RU - PLANTA CHAVE
SEM ESCALA

LEGENDA:

-  DEMOLIR
 CONSTRUIR
 EXISTENTE A MANTER
- CONFERIR COTAS NO LOCAL

APROVAÇÃO

[illegible]