




1 PLANTA BAIXA WC - CONSTRUÇÃO
ESCALA: 1/20

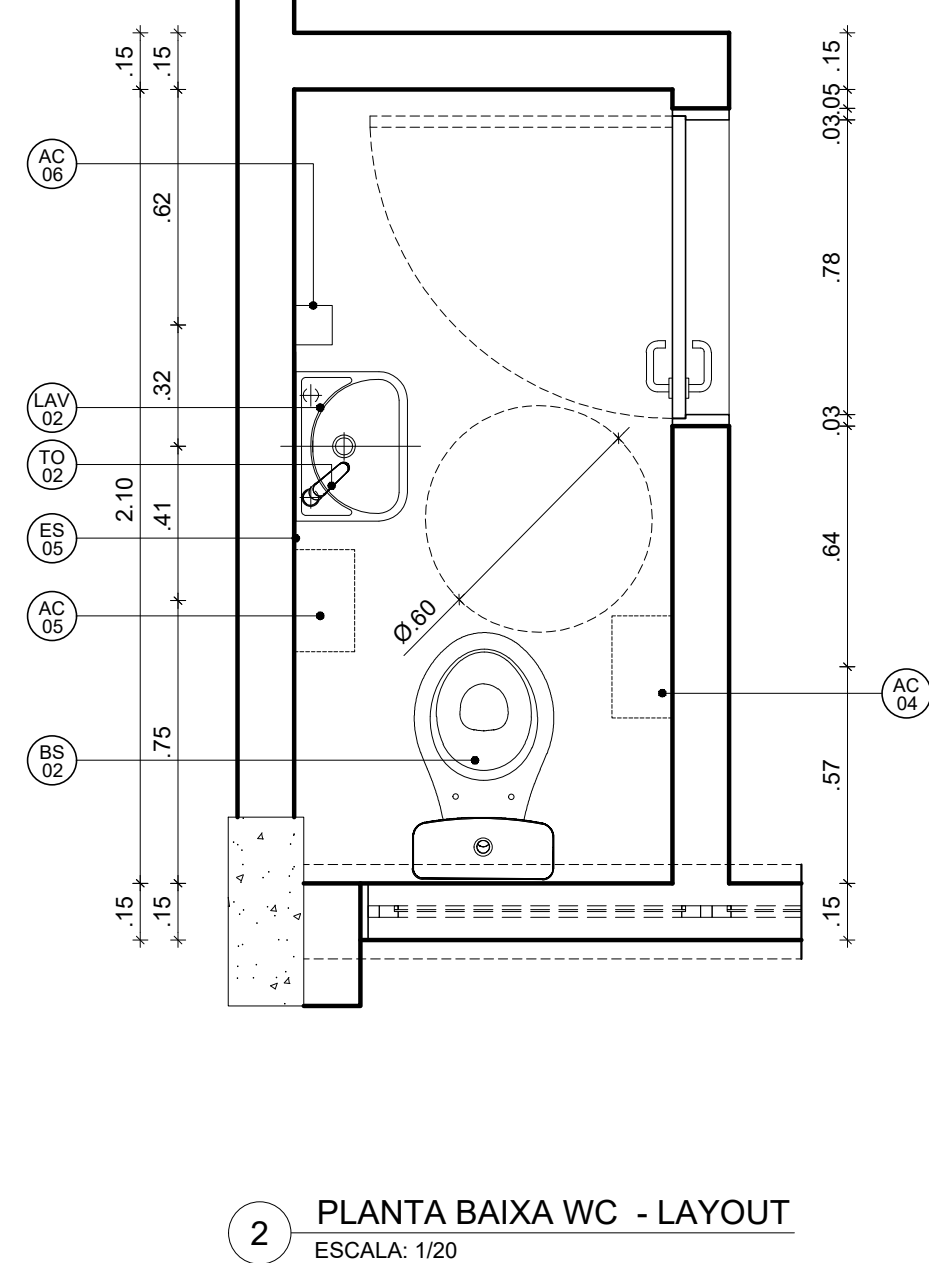

2 PLANTA BAIXA WC - LAYOUT
ESCALA: 1/20

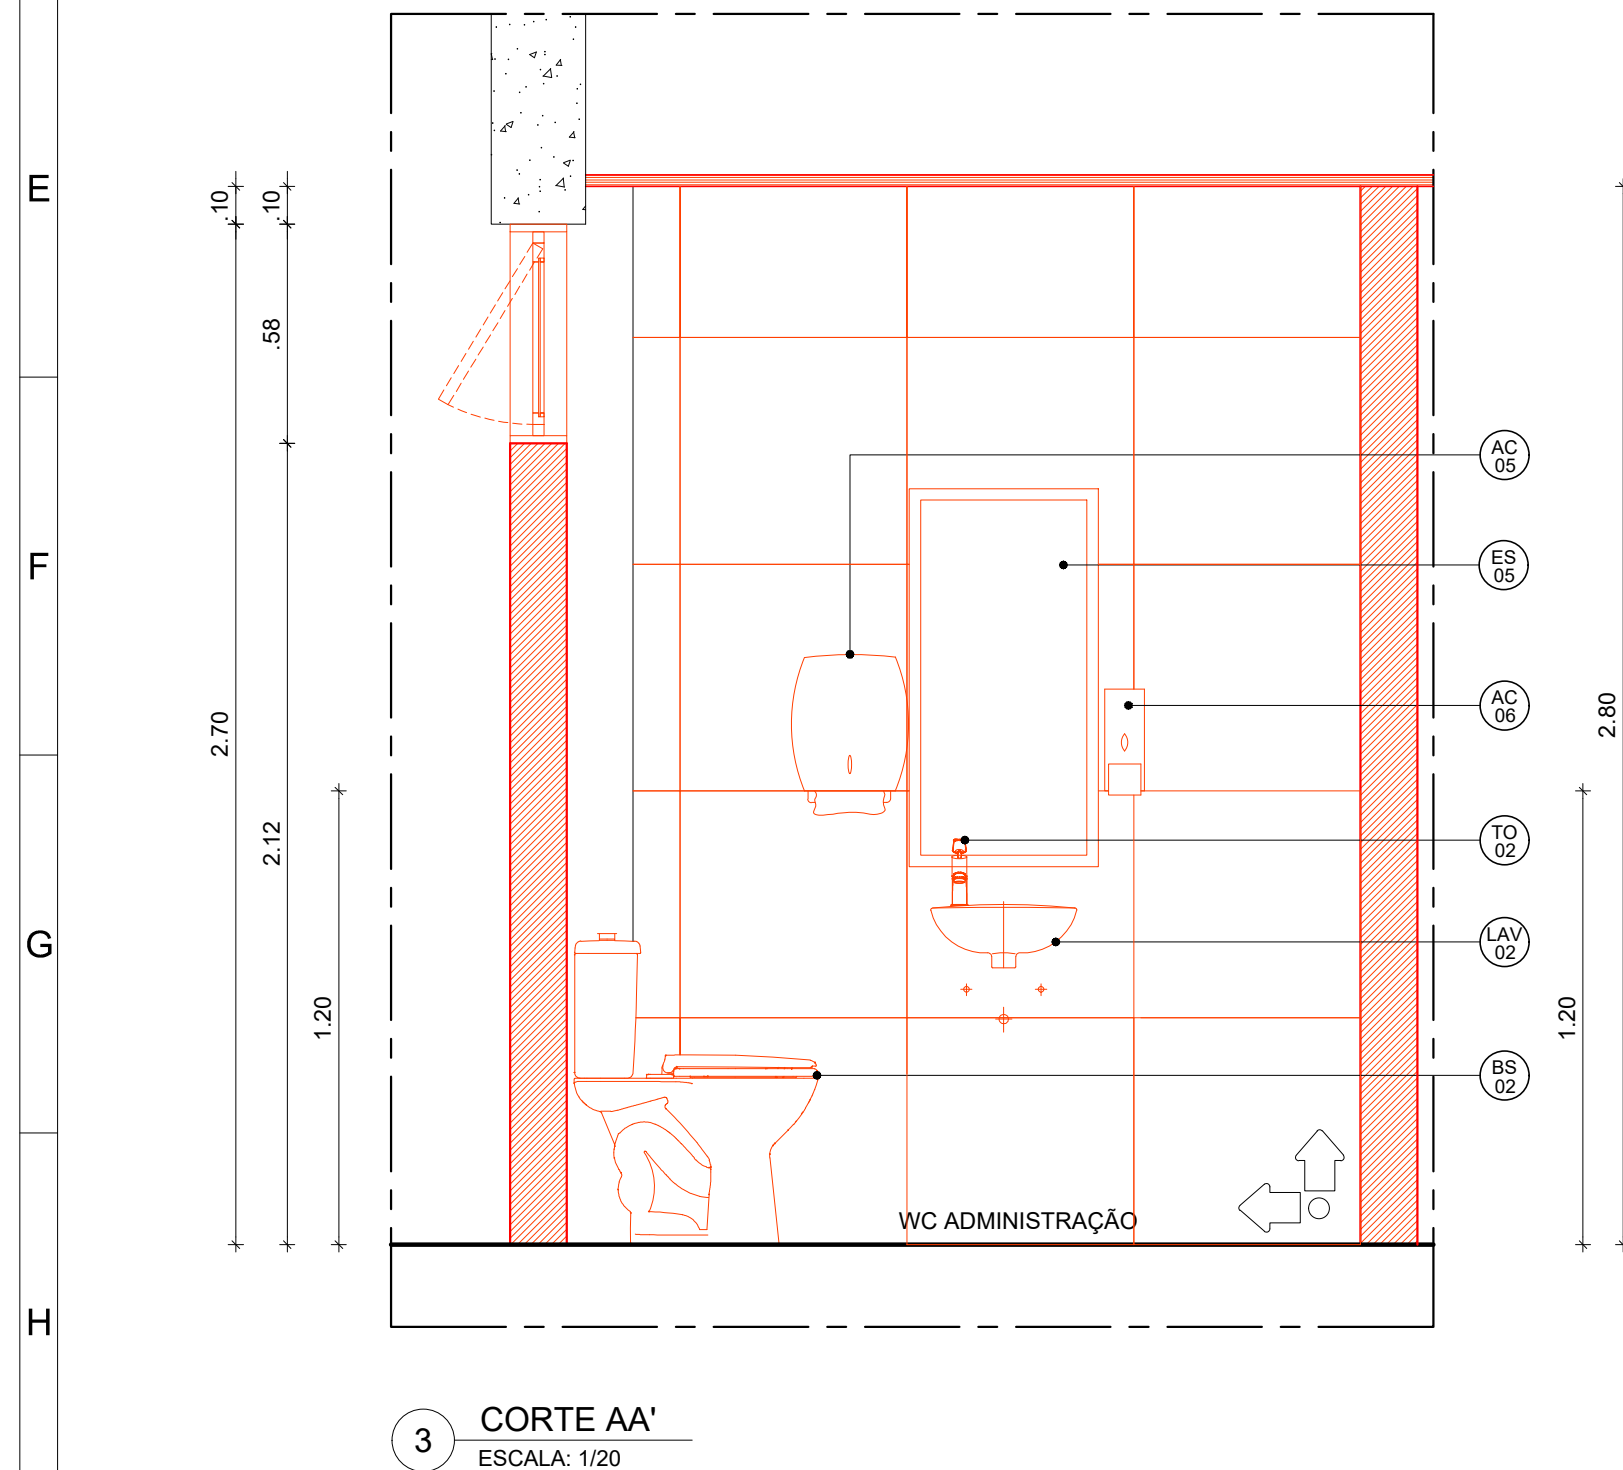


3 CORTE AA'
ESCALA: 1/20

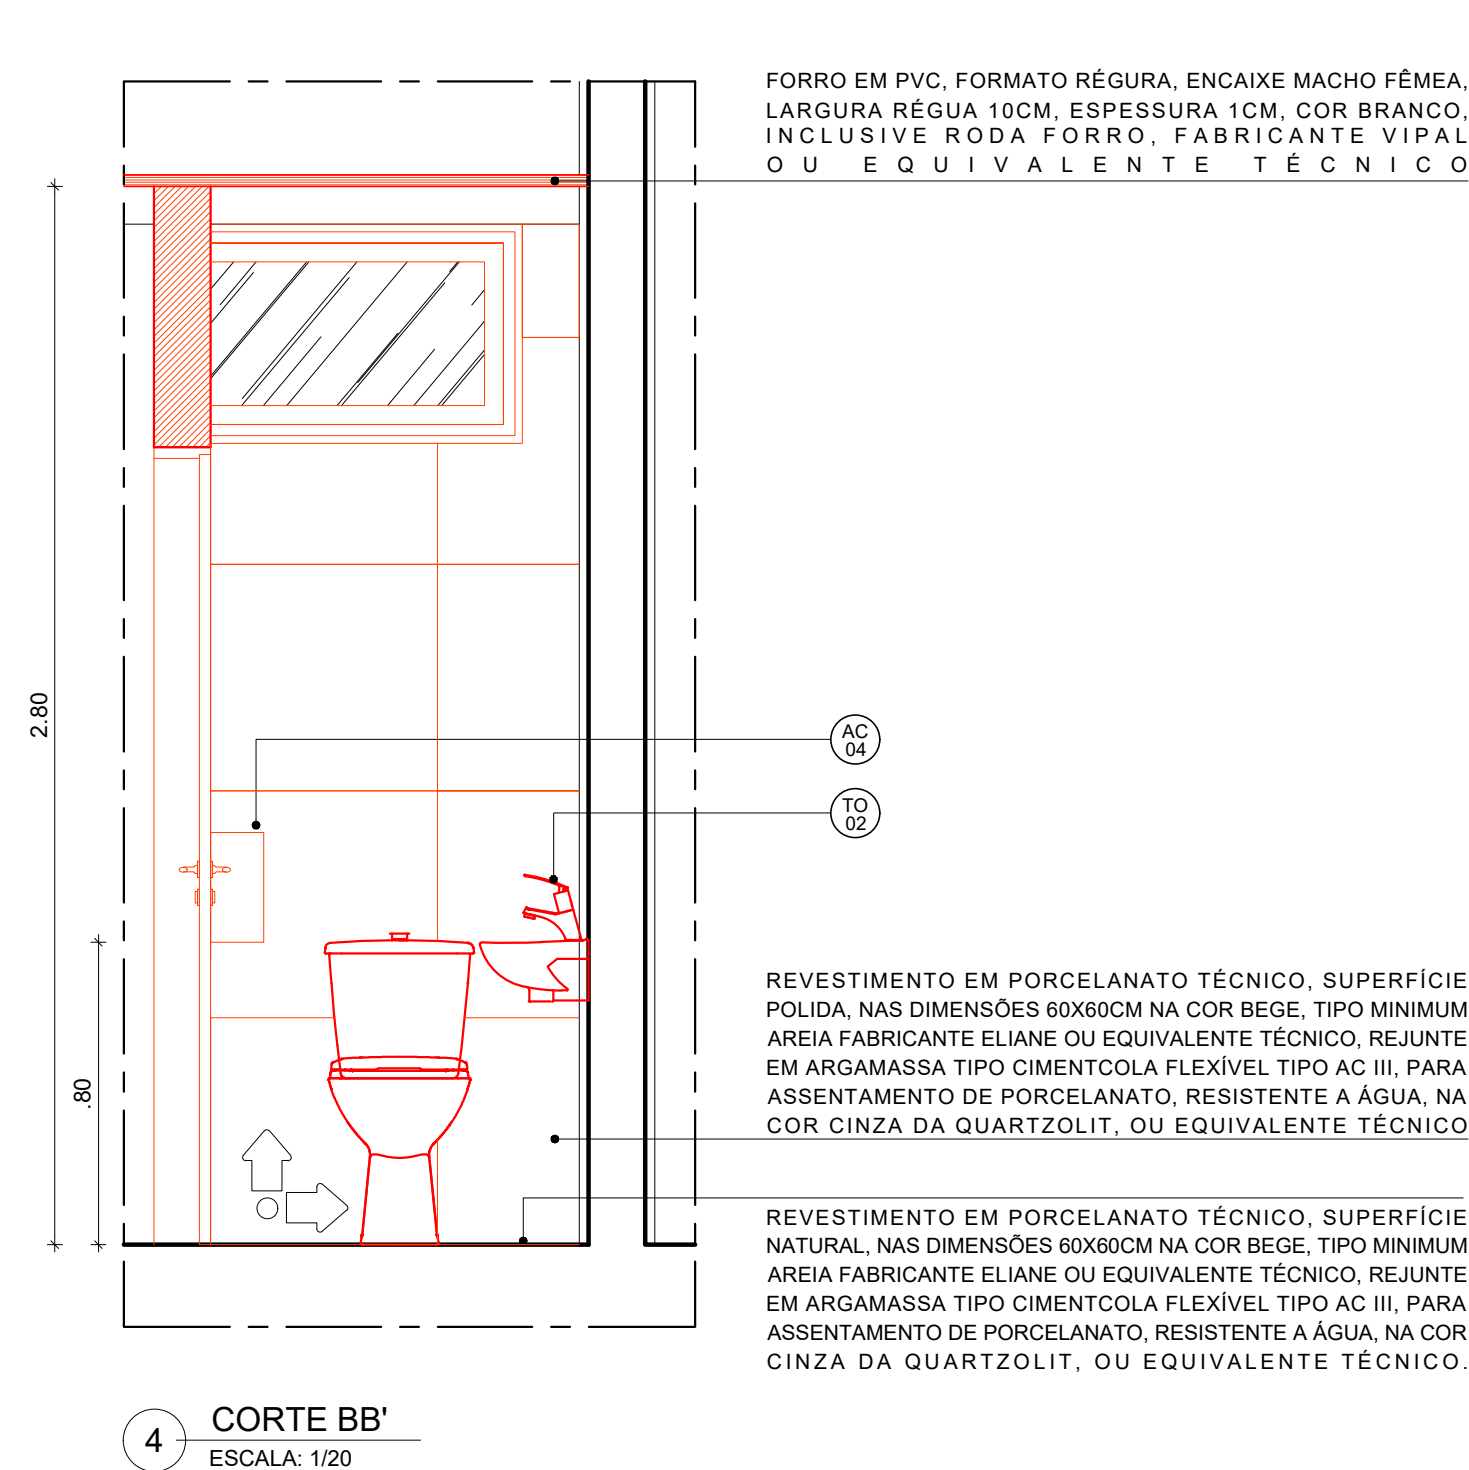

4 CORTE BB'
ESCALA: 1/20

QUADRO DE ESPECIFICAÇÕES		
NÚMERO ITEM	DESCRIÇÃO ITEM	TOTAL UNIDADES
ESPELHO		
ES05	ESPELHO CRISTAL ESPESURA 4MM SOBRE COMPENSADO DIMENSÃO 0,50M (C) X 1,00M (H). INSTALAR A 1,00 M DO PISO ACABADO (BORDA INFERIOR)	1
BACIAS		
BS02	BACIA SANITÁRIA EM LOUÇA PARA CAIXA ACOPLADA NA COR BRANCO REF P111.17 LINHA IZY FABRICANTE DECA OU EQUIVALENTE TÉCNICO. INSTALAR: A) CAIXA ACOPLADA NA COR BRANCO REF. CD.00F.17 LINHA IZY FABRICANTE DECA OU EQUIVALENTE TÉCNICO; B) ASSENTO PLÁSTICO TIPO SLOW CLOSE NA COR BRANCO REF. AP.165.17 LINHA IZY FABRICANTE DECA OU EQUIVALENTE TÉCNICO; C) ANEL DE VEDAÇÃO PARA BACIA.	1
LAVATÓRIOS		
LAV02	LAVATÓRIO EM LOUÇA NA COR BRANCO REF. L.15.17 LINHA IZY, VÁLVULA DE ESCOAMENTO REF. 1602.C, SIFÃO METÁLICO PARA LAVATÓRIO 1"X11/2" REF. 1680.C100.112. FABRICANTE DECA OU EQUIVALENTE TÉCNICO. INSTALAR CONJUNTO A 0,80M DE ALTURA DO PISO ACABADO (BORDA SUPERIOR).	1
TORNEIRAS		
TO02	TORNEIRA METÁLICA DE MESA COM FECHAMENTO AUTOMÁTICO PARA LAVATÓRIO. ACABAMENTO CROMADO. REF. 1170.C LINHA DECMATIC, LIGAÇÃO FLEXÍVEL, MALHA DE AÇO 30CM REF.4607.C FABRICANTE DECA OU EQUIVALENTE TÉCNICO;	1
ACESSÓRIOS		
AC04	DISPENSER PARA PAPEL HIGIÊNICO TIPO ROLÃO (300/500M) LINHA CLEAN VELOX, NA COR BRANCO. REF. C19650 FABRICANTE PREMISSE OU EQUIVALENTE TÉCNICO. A- INSTALAR A 1,00M DE ALTURA DO PISO ACABADO (BORDA INFERIOR); B- INSTALAR A 0,80M DE ALTURA DO PISO ACABADO (BORDA INFERIOR);	1
AC05	DISPENSER PARA PAPEL TOALHA TIPO INTERFOLHAS 2 OU 3 DOBRAS LINHA CLEAN VELOX, NA COR BRANCO. REF. C19533 FABRICANTE PREMISSE OU EQUIVALENTE TÉCNICO. A- INSTALAR A 1,00M DE ALTURA DO PISO ACABADO (BORDA INFERIOR); B- INSTALAR A 1,20M DE ALTURA DO PISO ACABADO (BORDA INFERIOR);	1
AC06	DISPENSER PARA SABONETE LÍQUIDO PARA SER USADO COM REFIL OU RESERVATÓRIO DE 800ML, LINHA CLEAN VELOX, NA COR BRANCO. REF. C19429 FABRICANTE PREMISSE OU EQUIVALENTE TÉCNICO. B- INSTALAR A 1,20M DE ALTURA DO PISO ACABADO (BORDA INFERIOR);	1
REGISTROS		
REG02	ACABAMENTO PARA REGISTRO DE PRESSÃO REF 4900.C40.PQ.CR LINHA TARGA FABRICANTE DECA OU EQUIVALENTE TÉCNICO ;	1

REV.	DATA	OBSERVAÇÕES	DESENHO	REVISÃO	APROVAÇÃO	AUTORIZAÇÃO	
 <div style="text-align: center;"> UNIVERSIDADE FEDERAL DE PERNAMBUCO SUPERINTENDÊNCIA DE INFRAESTRUTURA DIRETORIA DE PLANOS E PROJETOS </div>						C A M P U S RECIFE	
projeto: REFORMA DO RESTAURANTE UNIVERSITÁRIO						área técnica: ARQUITETURA	
título do documento: DETALHAMENTO SANITÁRIO ADMINISTRAÇÃO						etapa: PROJETO EXECUTIVO	
quadro de áreas:						prancha: <div style="font-size: 2em; font-weight: bold;">04 / 26</div>	
REFORMA					escala:		
COZINHA		533,50 M²			1/20		
ADMINISTRAÇÃO		36,19 M²			data:		
TOTAL		569,69 M²			ABRIL/2021		
responsáveis técnicos:							
D.P.P.	ANA CAROLINA PRIVATELLO	ARQUITETA CAU A61095-0		D.P.P.	ISABEL PINTO	DIRETORA	
D.P.P.	ANA TEREZA ASSIS	COORDENADORA		SINFRA	CARLOS FALCÃO	SUPERINTENDENTE	
				UFFPE	ALFREDO GOMES	REITOR	