

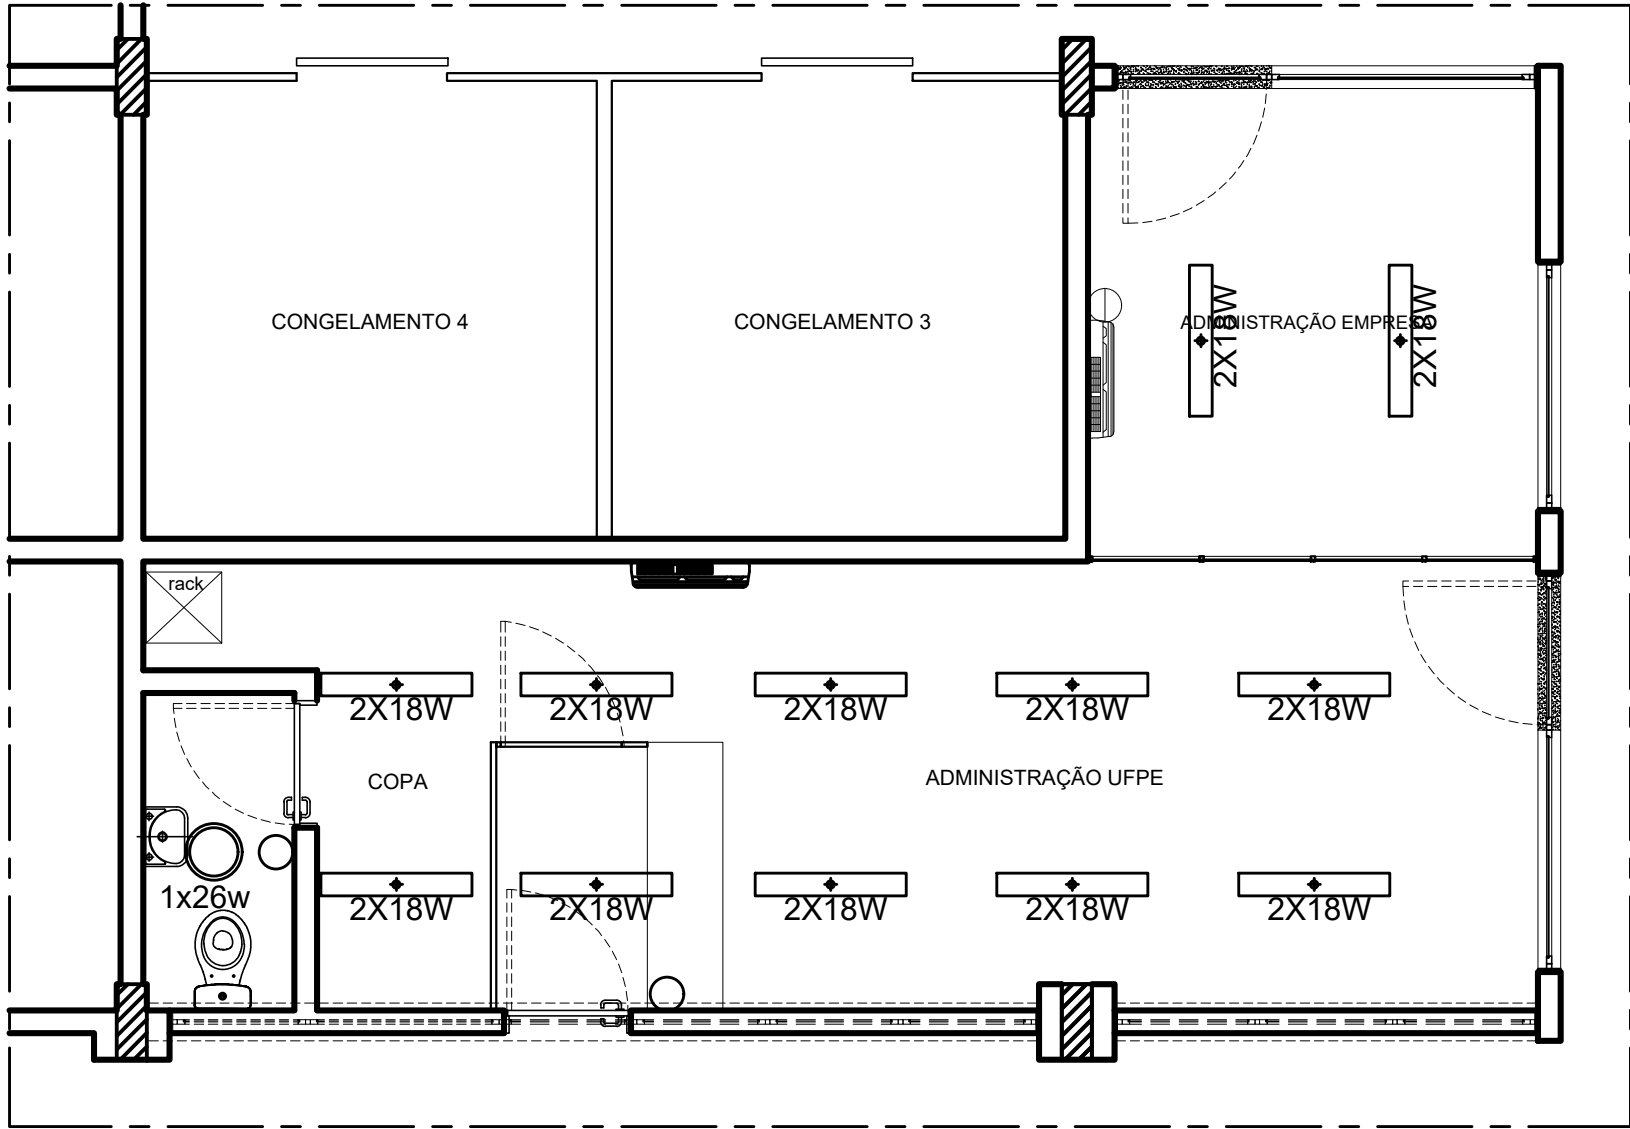


2 PLANTA BAIXA - ELÉTRICA EXISTENTE E A CONSTRUIR
ESCALA: 1/50

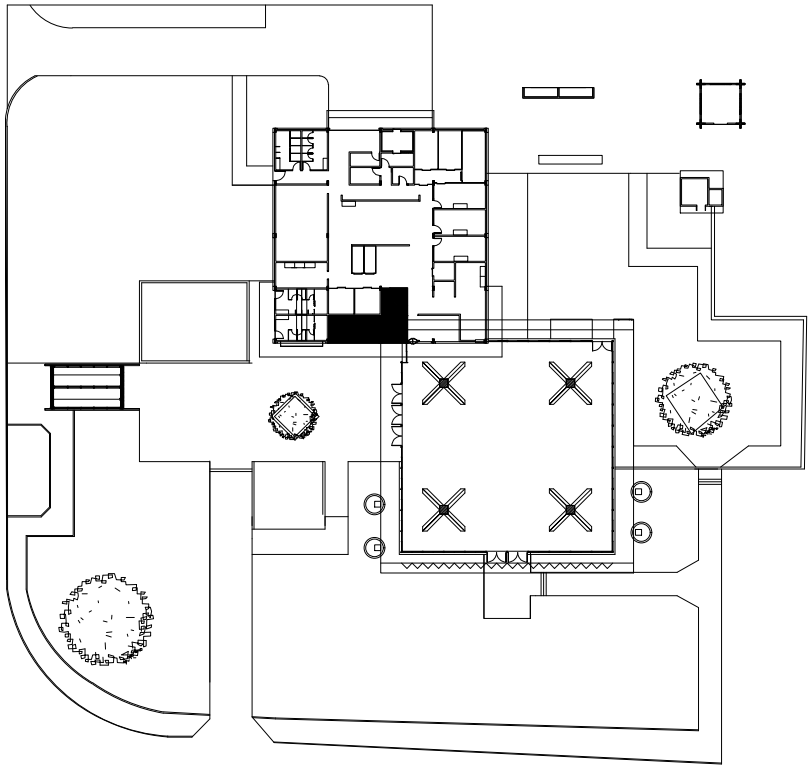

3 PLANTA BAIXA - A CONSTRUIR
ESCALA: 1/50

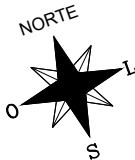

1 RU - PLANTA CHAVE
SEM ESCALA

| TABELA DE ELÉTRICA E ILUMINAÇÃO A CONSTRUIR | | |
|---|--------|---|
| ILUMINAÇÃO | | |
| SÍMBOLO | QUANT. | TIPO |
| | 12 | LUMINÁRIA RETANGULAR 2 LÂMPADAS * OBS: ALTERAR A POTÊNCIA DA LÂMPADA |
| | 1 | LUMINÁRIA REDONDA 1 LÂMPADA * OBS: ALTERAR A POTÊNCIA DA LÂMPADA |
| PONTOS DE TOMADA | | |
| SÍMBOLO | QUANT. | TIPO |
| | 10 | TOMADA BAIXA SIMPLES |
| | 01 | TOMADA BAIXA DUPLA |
| | 02 | TOMADA MÉDIA SIMPLES |
| PONTOS DE REDE | | |
| SÍMBOLO | QUANT. | TIPO |
| | 04 | PONTO DE REDE BAIXO DUPLO |
| INTERRUPTOR | | |
| SÍMBOLO | QUANT. | TIPO |
| | 02 | INTERRUPTOR 1 SEÇÃO |
| CLIMATIZAÇÃO | | |
| | 01 | SPLIT A SER RELOCADO |

APROVAÇÃO

| | | | | | | |
|---|------|-------------|---------|---------|-----------|---------------------------|
| REV. | DATA | OBSERVAÇÕES | DESENHO | REVISÃO | APROVAÇÃO | AUTORIZAÇÃO |
| | | | | | | CAMPUS RECIFE |
| projeto: REFORMA DO RESTAURANTE UNIVERSITÁRIO | | | | | | área técnica: ARQUITETURA |
| título do documento: PLANTA DE PONTOS TOMADA E ILUMINAÇÃO - ADMINISTRAÇÃO | | | | | | etapa: PROJETO EXECUTIVO |
| quadro de áreas: | | | | | | prancha: 09 / 25 |
| REFORMA | | | | | | escala: 1/50 |
| COZINHA 533,50 M² | | | | | | data: MARÇO/2021 |
| ADMINISTRAÇÃO 36,19 M² | | | | | | |
| TOTAL 569,69 M² | | | | | | |
| responsáveis técnicos: | | | | | | |
| D.P.P. ANA CAROLINA PREVIADELLO ARQUITETA CAU A61095-0 D.P.P. ISABEL PINTO DIRETORA | | | | | | |
| D.P.P. ANA TEREZA ASSIS COORDENADORA SINFR CARLOS FALCÃO SUPERINTENDENTE | | | | | | |
| elaboração: U.F.P.E. ALFREDO GOMES aprovação: U.F.P.E. ALFREDO GOMES | | | | | | |