



1 PLANTA BAIXA - LAVATÓRIO 02  
ESCALA: 1/20

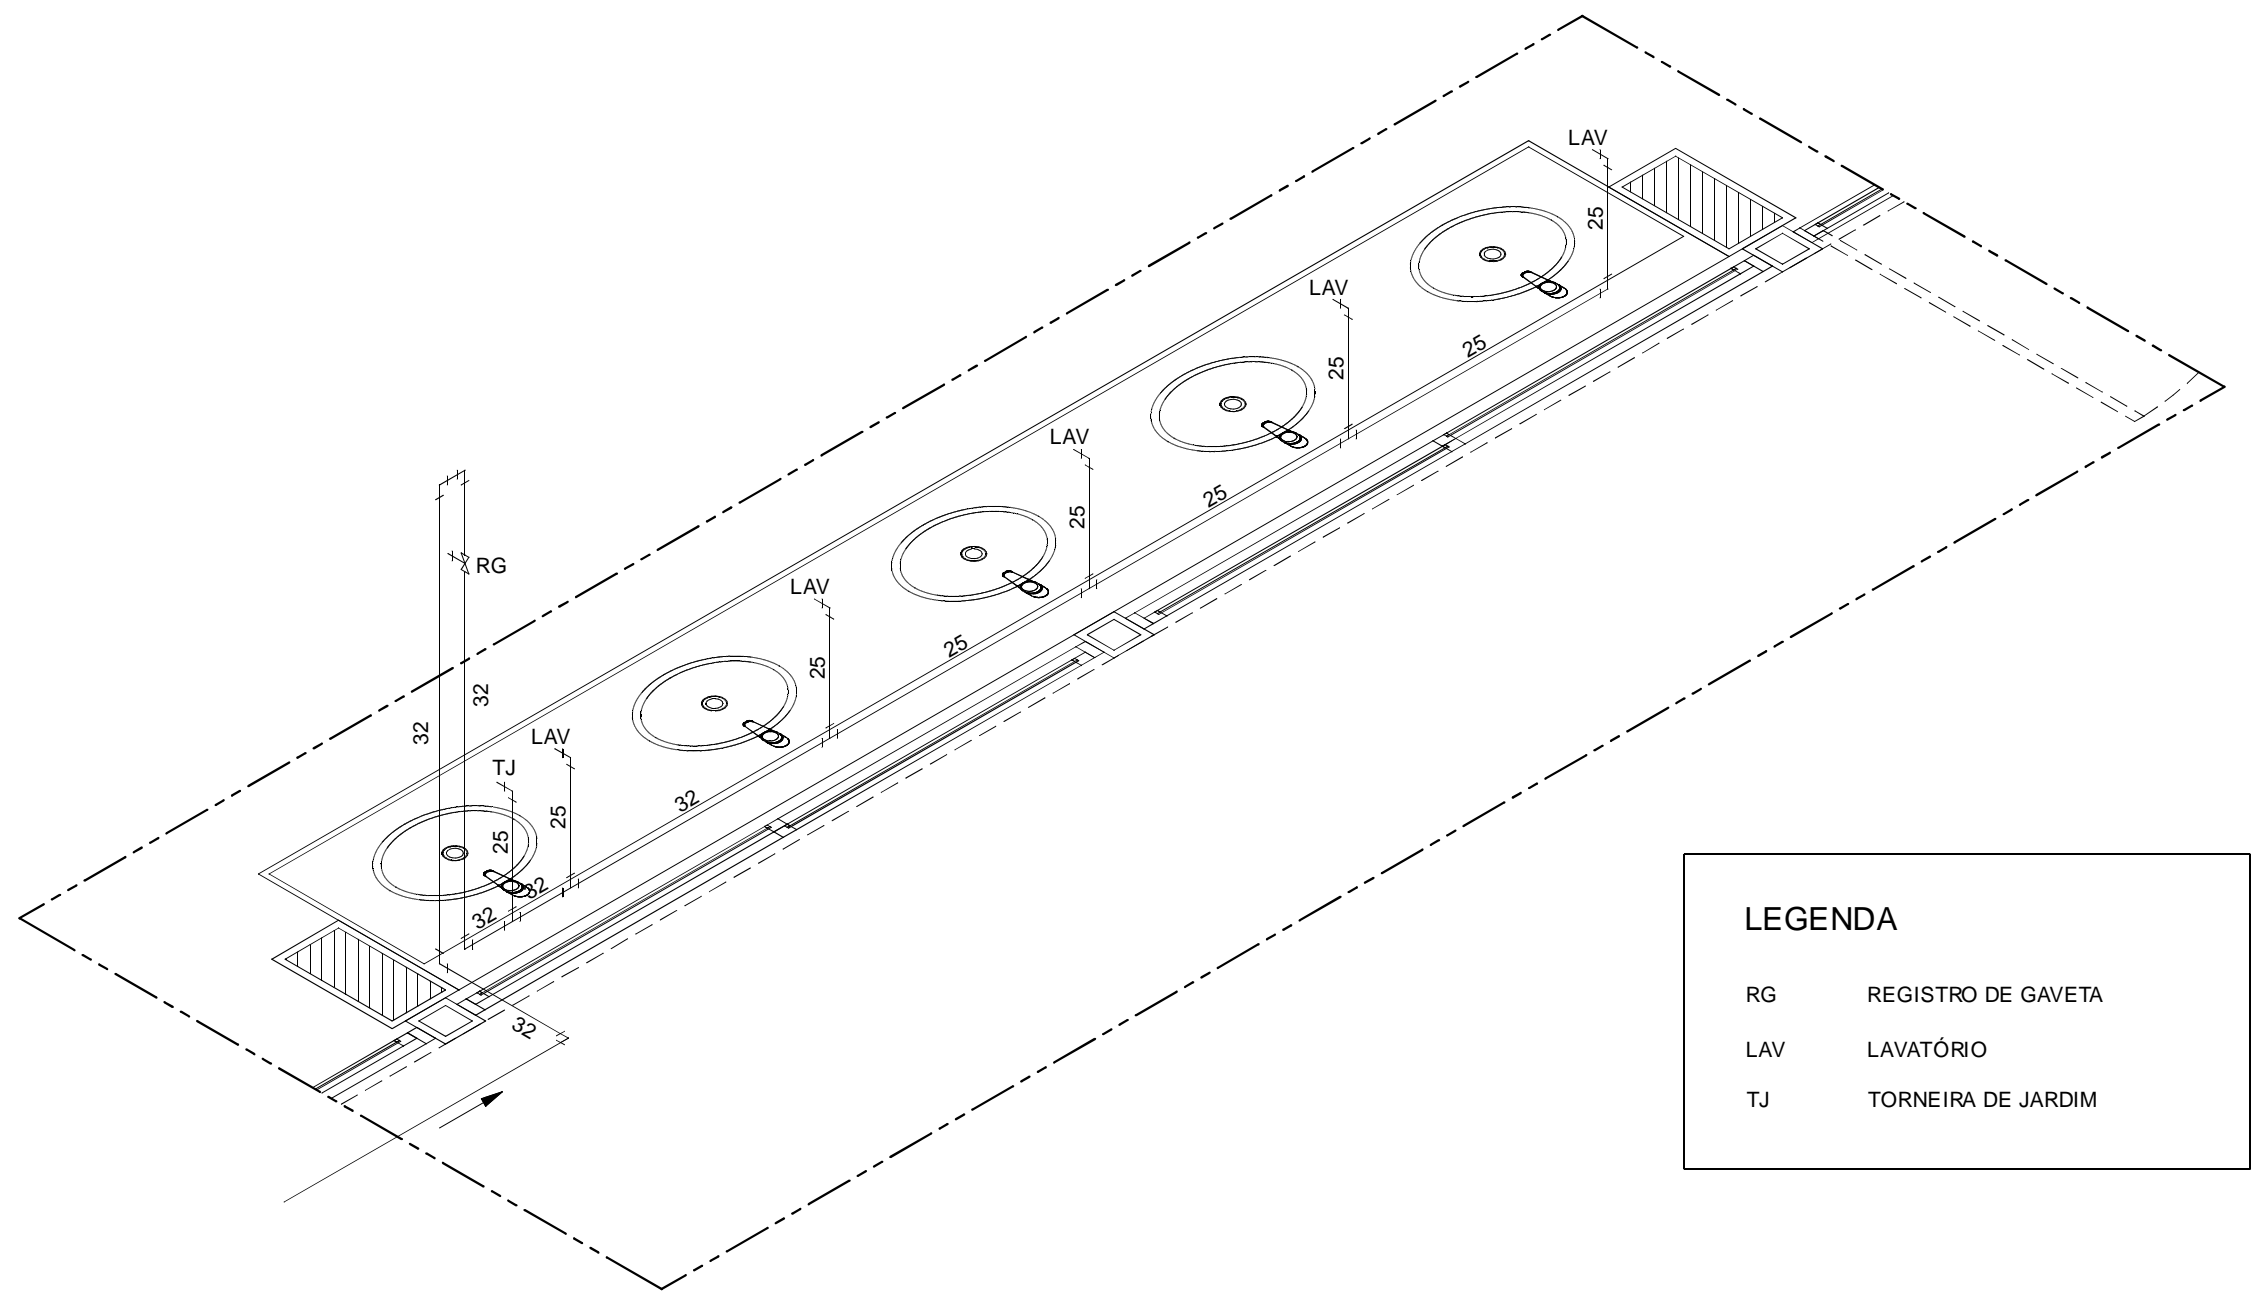

3 PLANTA ISOMÉTRICA - LAVATÓRIO 02  
ESCALA: SE


**LEGENDA**

RG REGISTRO DE GAVETA  
LAV LAVATÓRIO  
TJ TORNEIRA DE JARDIM

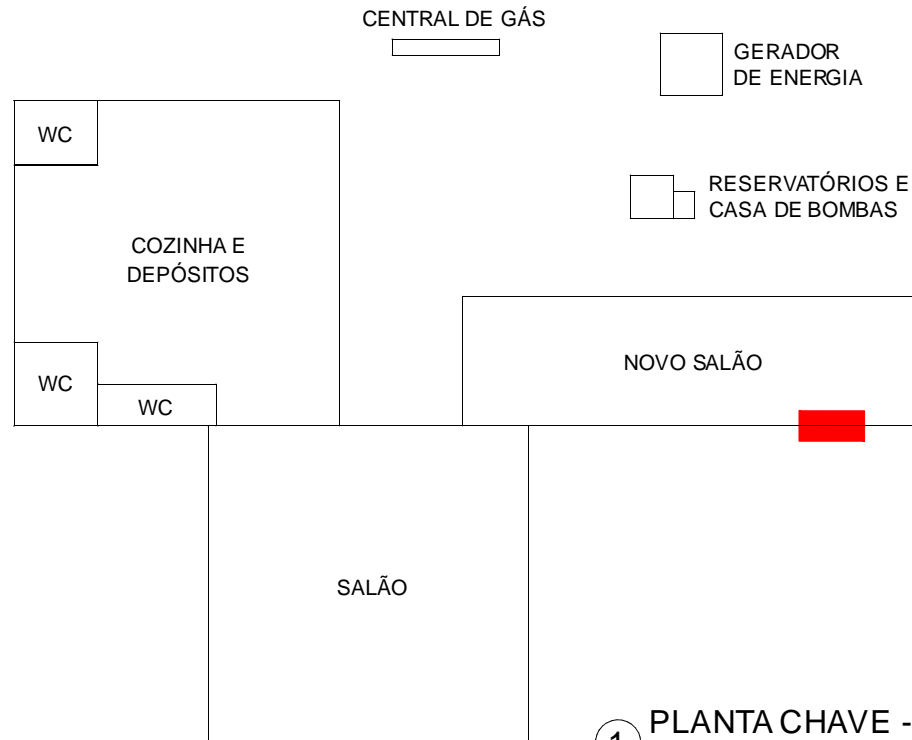

1 PLANTA CHAVE - RU AMPLIADO  
ESCALA: SE

APROVAÇÃO

REV.	DATA	OBSERVAÇÕES	DESENHO	REVISÃO	APROVAÇÃO	AUTORIZAÇÃO
<div><div>UNIVERSIDADE FEDERAL DE PERNAMBUCO SUPERINTENDÊNCIA DE INFRAESTRUTURA DIRETORIA DE PLANOS E PROJETOS</div></div>					C A M P U S R E C I F E	
projeto: AMPLIAÇÃO DO RESTAURANTE UNIVERSITÁRIO					área técnica: HIDROSSINITÁRIA	
título do documento: ISOMÉTRICO - LAVATÓRIO SALÃO NOVO					etapa: PROJETO EXECUTIVO	
quadro de áreas:					prancha: 03 / 03	
					escala: INDICADA	
					data: JUNHO/2020	
responsáveis técnicos:			D.P.P. ISABEL PINTO		DIRETORA	
elaboração	DPP EDILSON FRANÇA	ENG. CIVIL - CREA 14821	aprovação	SINFRA CARLOS FALCÃO	SUPERINTENDENTE	
	DPP VITHOR ALBERTIM	DESENHISTA		U F P E ALFREDO GOMES	REITOR	