


ESPECIFICAÇÃO DE MATERIAIS

• ACABAMENTOS

- REMOÇÃO E REINSTALAÇÃO DE CONDENSADORAS CAPACIDADES 9.000, 12.000 E 02 X 22.000 btu/s LOCALIZADAS NA F A C H A D A L E S T E .
- REMOÇÃO E REINSTALAÇÃO DE LUMINÁRIA EXTERNA COM B R A Ç O D E F I X A Ç Ã O .

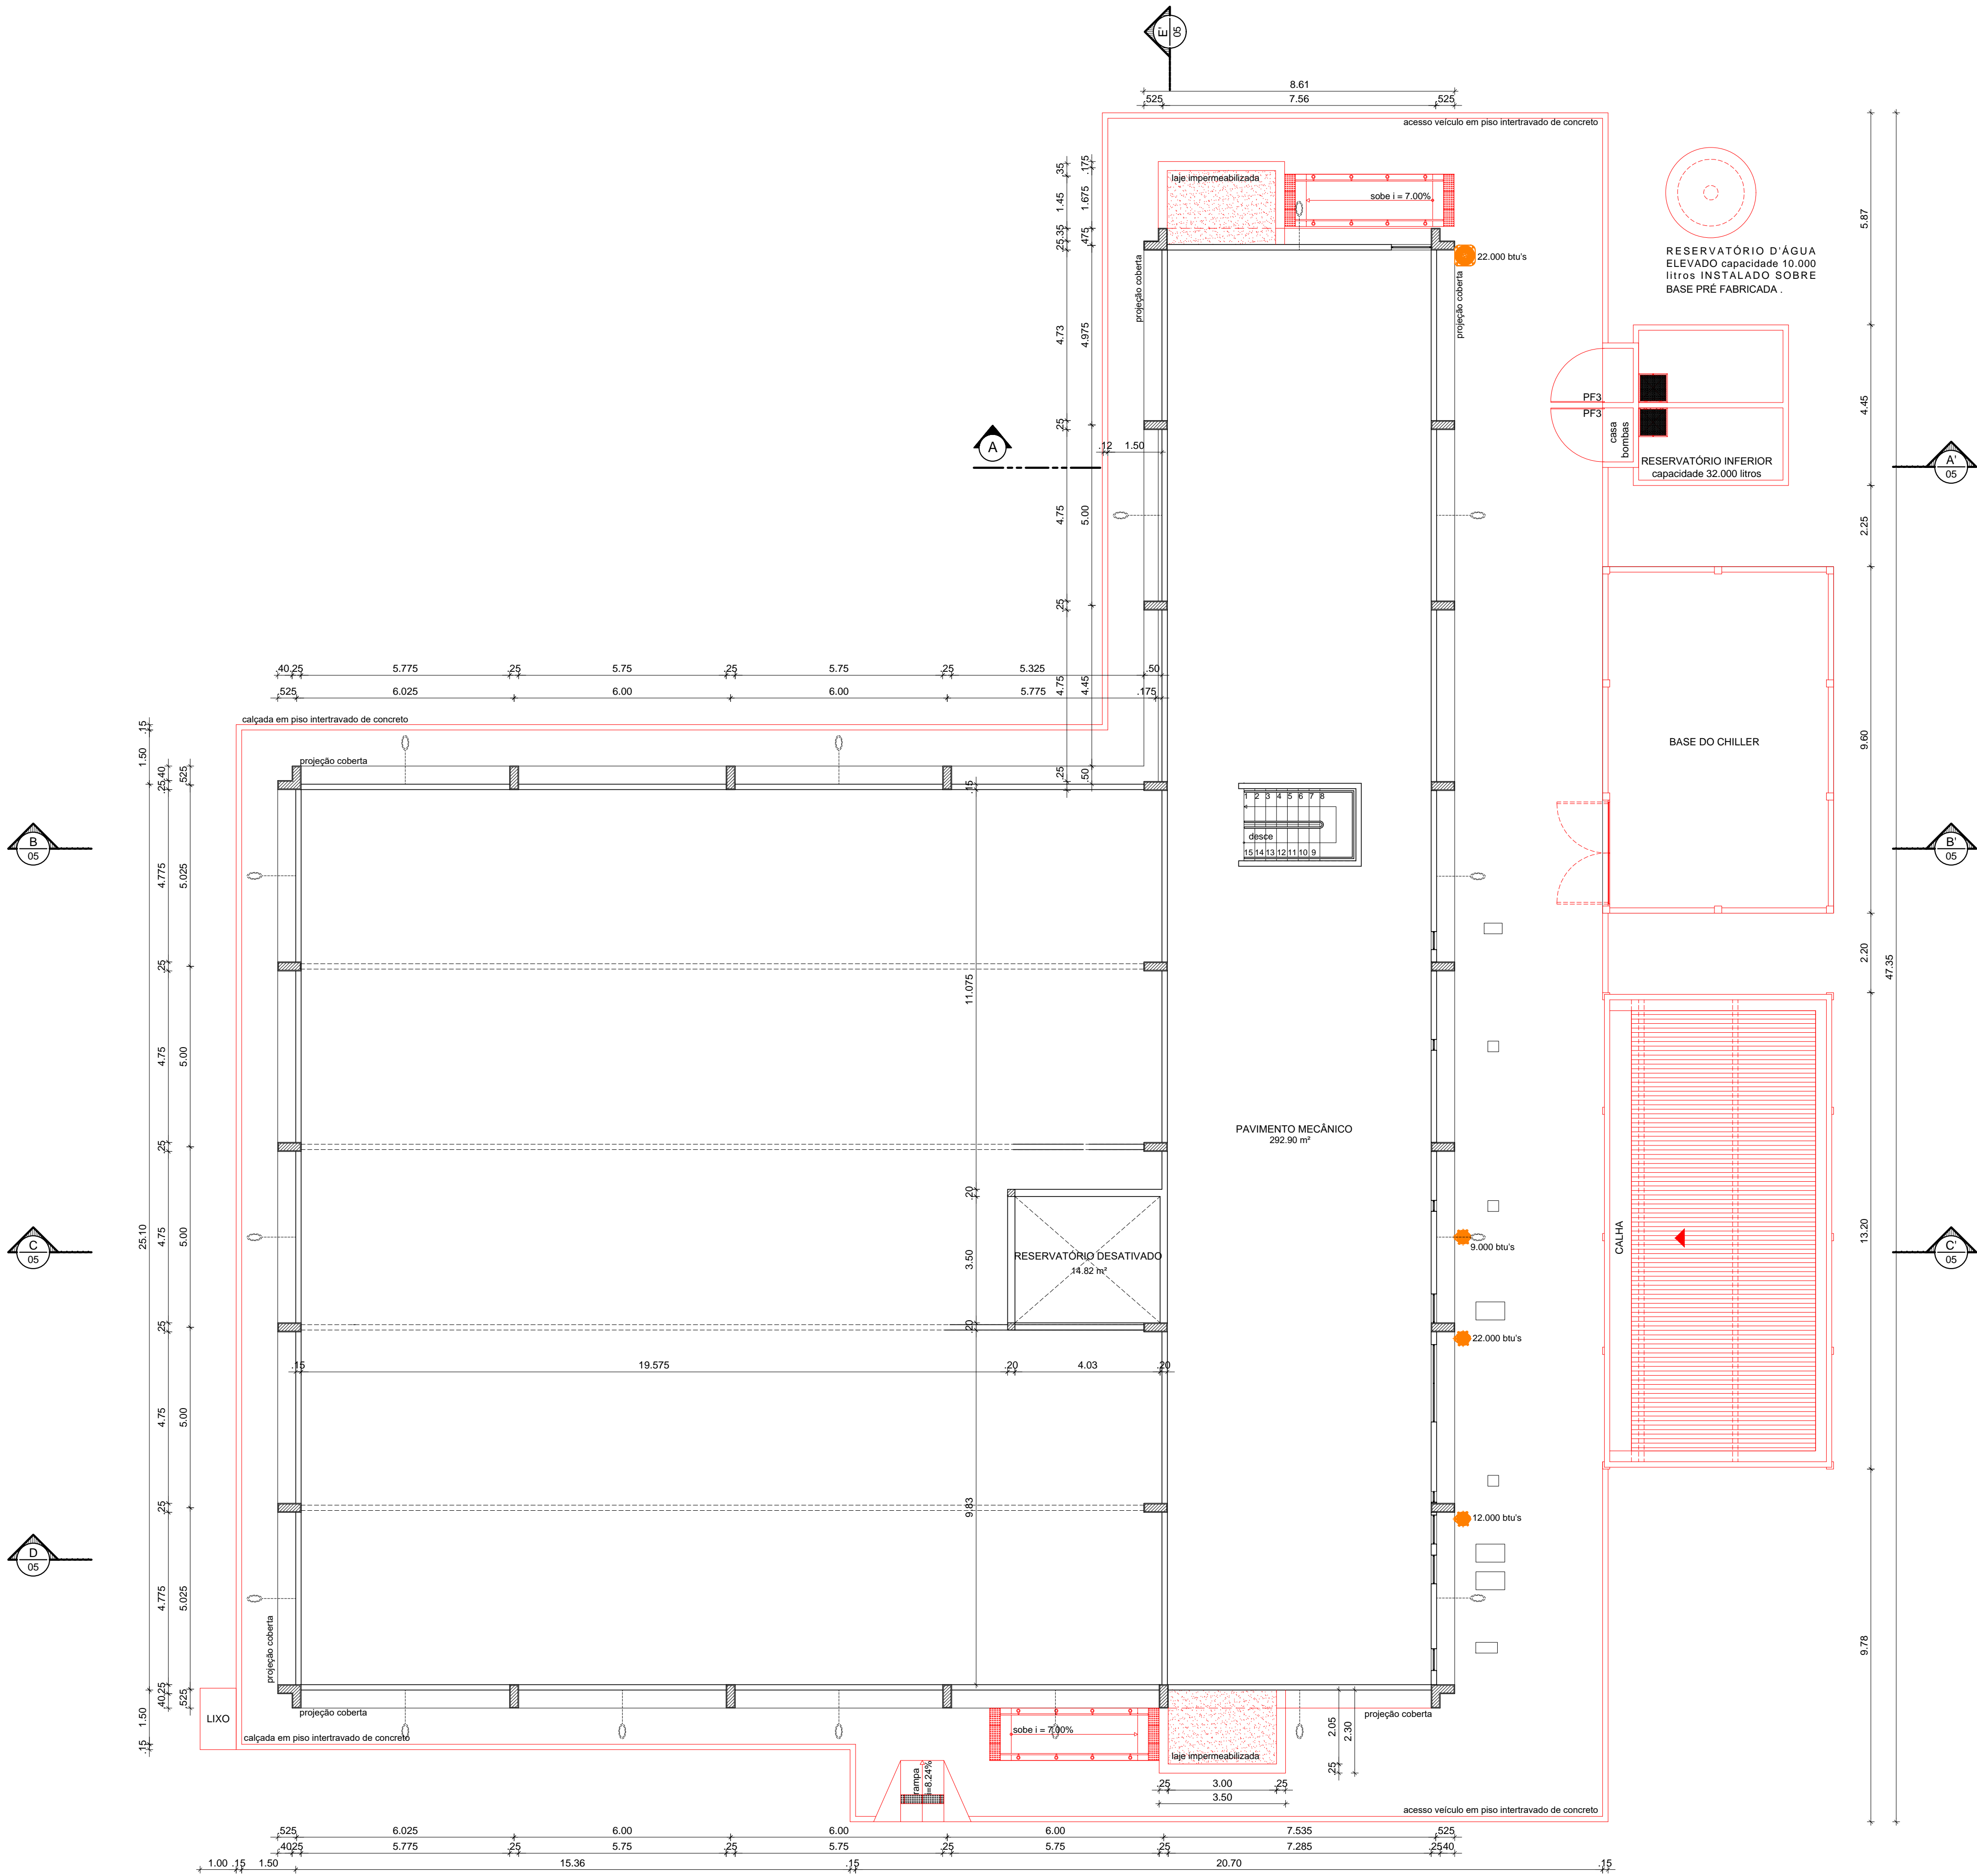

1 PLANTA BAIXA - 1º PAVIMENTO
ESCALA: 1/100

REV.	DATA	OBSERVAÇÕES	DESENHO	REVISÃO	APROVAÇÃO	AUTORIZAÇÃO
<div><div></div><div>UNIVERSIDADE FEDERAL DE PERNAMBUCO SUPERINTENDÊNCIA DE INFRAESTRUTURA DIRETORIA DE PLANOS E PROJETOS</div></div>						CAMPUS RECIFE
Projeto: CONSTRUÇÃO DO CENTRO DE BIOTERISMO - 3ª ETAPA						Área Técnica: ARQUITETURA
Título do documento: PLANTA BAIXA 1º PAVIMENTO						etapa: PROJETO EXECUTIVO
quadro de áreas:						prancha: 04 / 12
PAVIMENTO TÉRREO	926.58 M²	BOMBA	1.80 M²			
1º PAVIMENTO	301.58 M²					
SUBESTAÇÃO	82.65 M²	COBERTA	1.012.73 M²			
LIXO	1.70 M²	TOTAL CONSTRUÇÃO	1.314.23 M²			
responsáveis técnicos:						data: NOVEMBRO/2019
D.P.P. ISABEL PINTO		ARQUITETA - CAU A 11706-4		D.P.P. ISABEL PINTO SINFRA CARLOS FALCÃO U.F.P.E. ALFREDO GOMES		DIRETORA SUPERINTENDENTE REITOR