
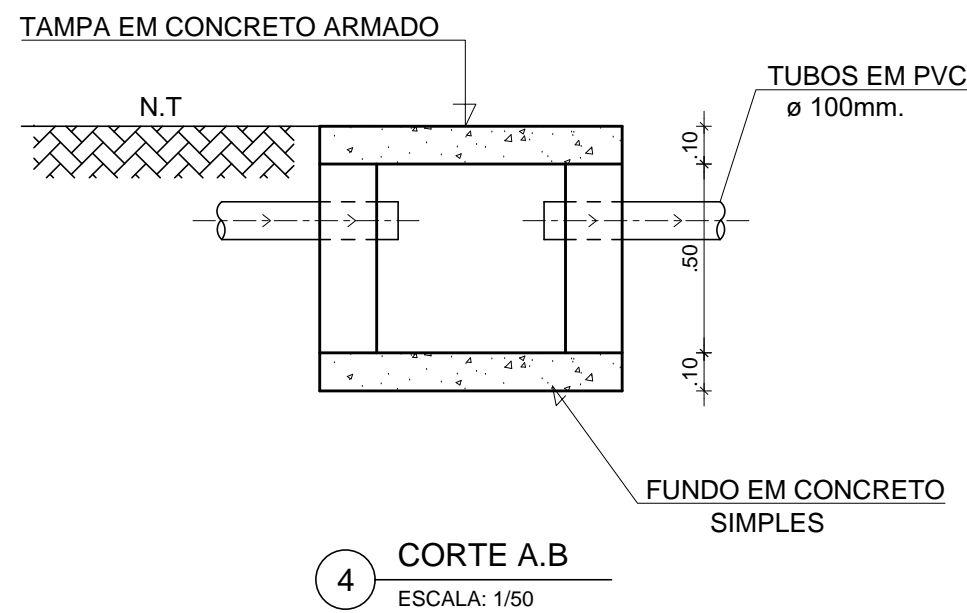



CAIXA DE PASSAGEM
PLANTA BAIXA
ESCALA: 1/20

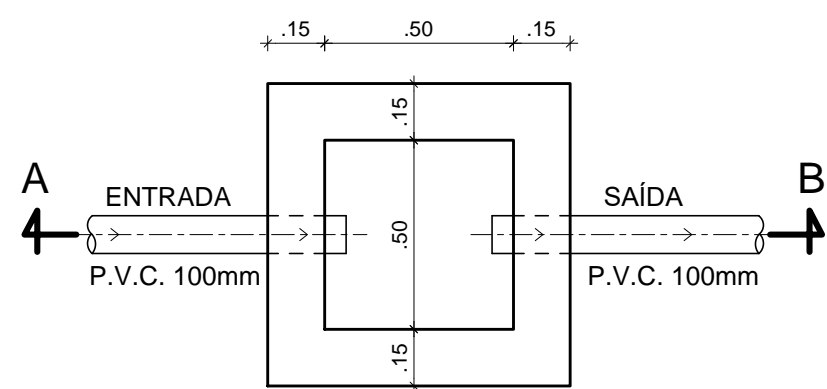

REV.	DATA	OBSERVAÇÕES	DESENHO	REVISÃO	APROVAÇÃO	AUTORIZAÇÃO
 UNIVERSIDADE FEDERAL DE PERNAMBUCO SUPERINTENDÊNCIA DE INFRAESTRUTURA DIRETORIA DE PLANOS E PROJETOS					C A M P U S R E C I F E	
Projeto: CONSTRUÇÃO DO CENTRO DE BIOTERISMO - 3ª ETAPA					Área Monitor: HIDROSSANITÁRIA	
Título do documento: PLANTA DE COBERTA - SUBESTAÇÃO					etapa: PROJETO EXECUTIVO	
quadro de áreas:					prancha: 03 / 03	
PAVIMENTO TERREO	926.58 M²	BOMBA	1.80 M²			
1º PAVIMENTO	301.50 M²					
SUBESTAÇÃO	82.65 M²	COBERTA	1.012.73 M²			
LIXO	1.70 M²	TOTAL CONSTRUÇÃO	1.314.23 M²			
responsáveis técnicos:					escala: 1/50	
D.P.P. EDILSON FRANÇA					data: NOVEMBRO/2019	
ENGENHEIRO CIVIL - CREA 14821 D						
D.P.P. ISABEL PINTO						
SINFRA CARLOS FALCÃO						
U.F.P.E. ALFREDO GOMES						
					DIRETORA SUPERINTENDENTE REITOR	