



Rev.	Data	Descrição	Des.	Verif.	Aprov.
00	11/08/2014	EMISSION INICIAL	WAZ	AVB	AVB
-	-	-	-	-	-
-	-	-	-	-	-

LEGENDA

	Parade Corra-Fogo
	Saída final da rota de fuga
	Direção de fluxo da rota de fuga
	BATERIA DO SISTEMA DE DETECÇÃO E ALARME
	SIRENE DE ALARME
	AVISADOR VISUAL
	ACIONADOR DE BOMBA DE INCÊNDIO (BOTONEIRA TIPO LIGA DESLIGA)
	EXTINTOR DE CARGA D'ÁGUA CAPACIDADE EXTINTORA DE NO MÍNIMO 2-A
	EXTINTOR DE CARGA DE DIÓXIDO DE CARBONO CO2 CAPACIDADE EXTINTORA DE NO MÍNIMO 5-B-C
	EXTINTOR DE CARGA DE PÓ BC CAPACIDADE EXTINTORA DE NO MÍNIMO 20-B-C
	HIDRANTE SIMPLES 2x(60x90x17 cm) COM 2 MANGUEIRAS Ø40mm DE 15 m DE COMP.
	ACIONADOR MANUAL DO SIST. DE DETECÇÃO E ALARME DENTRO DE CAIXA LACRADA C/ TAMPA DE VIDRO 1,3 m
	CENTRAL DE DETECÇÃO E ALARME
	ILUMINAÇÃO DE EMERGÊNCIA BLOCO AUTÔNOMO
	Saída de emergência
	Saída de emergência
	Saída de emergência
	Saída de emergência
	Escada de emergência
	Escada de emergência
	Escada de emergência

PLANTA BAIXA - PAVO TÉRREO

ESCALA 1/1000

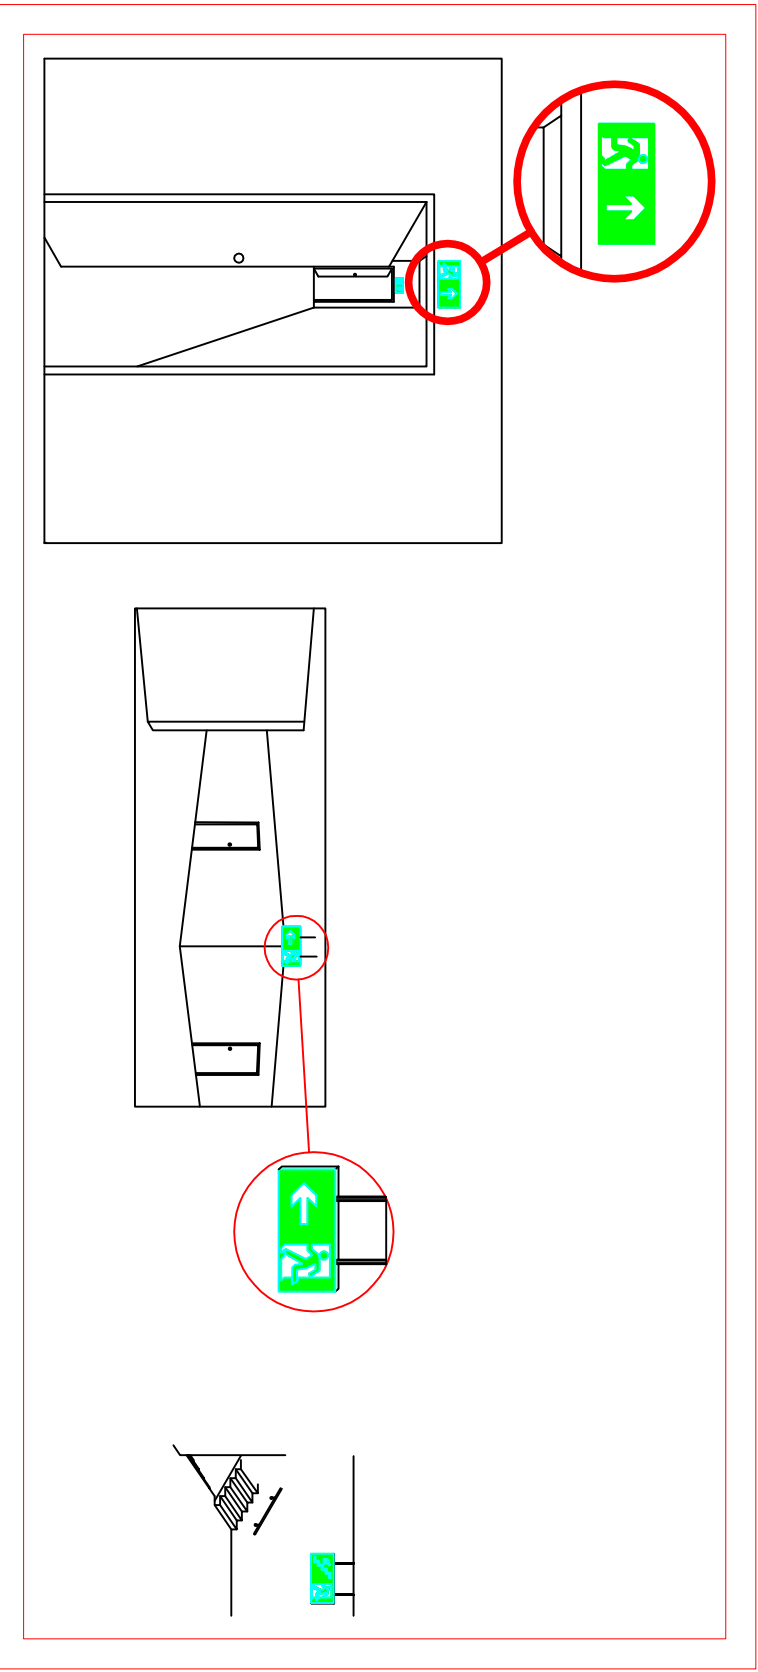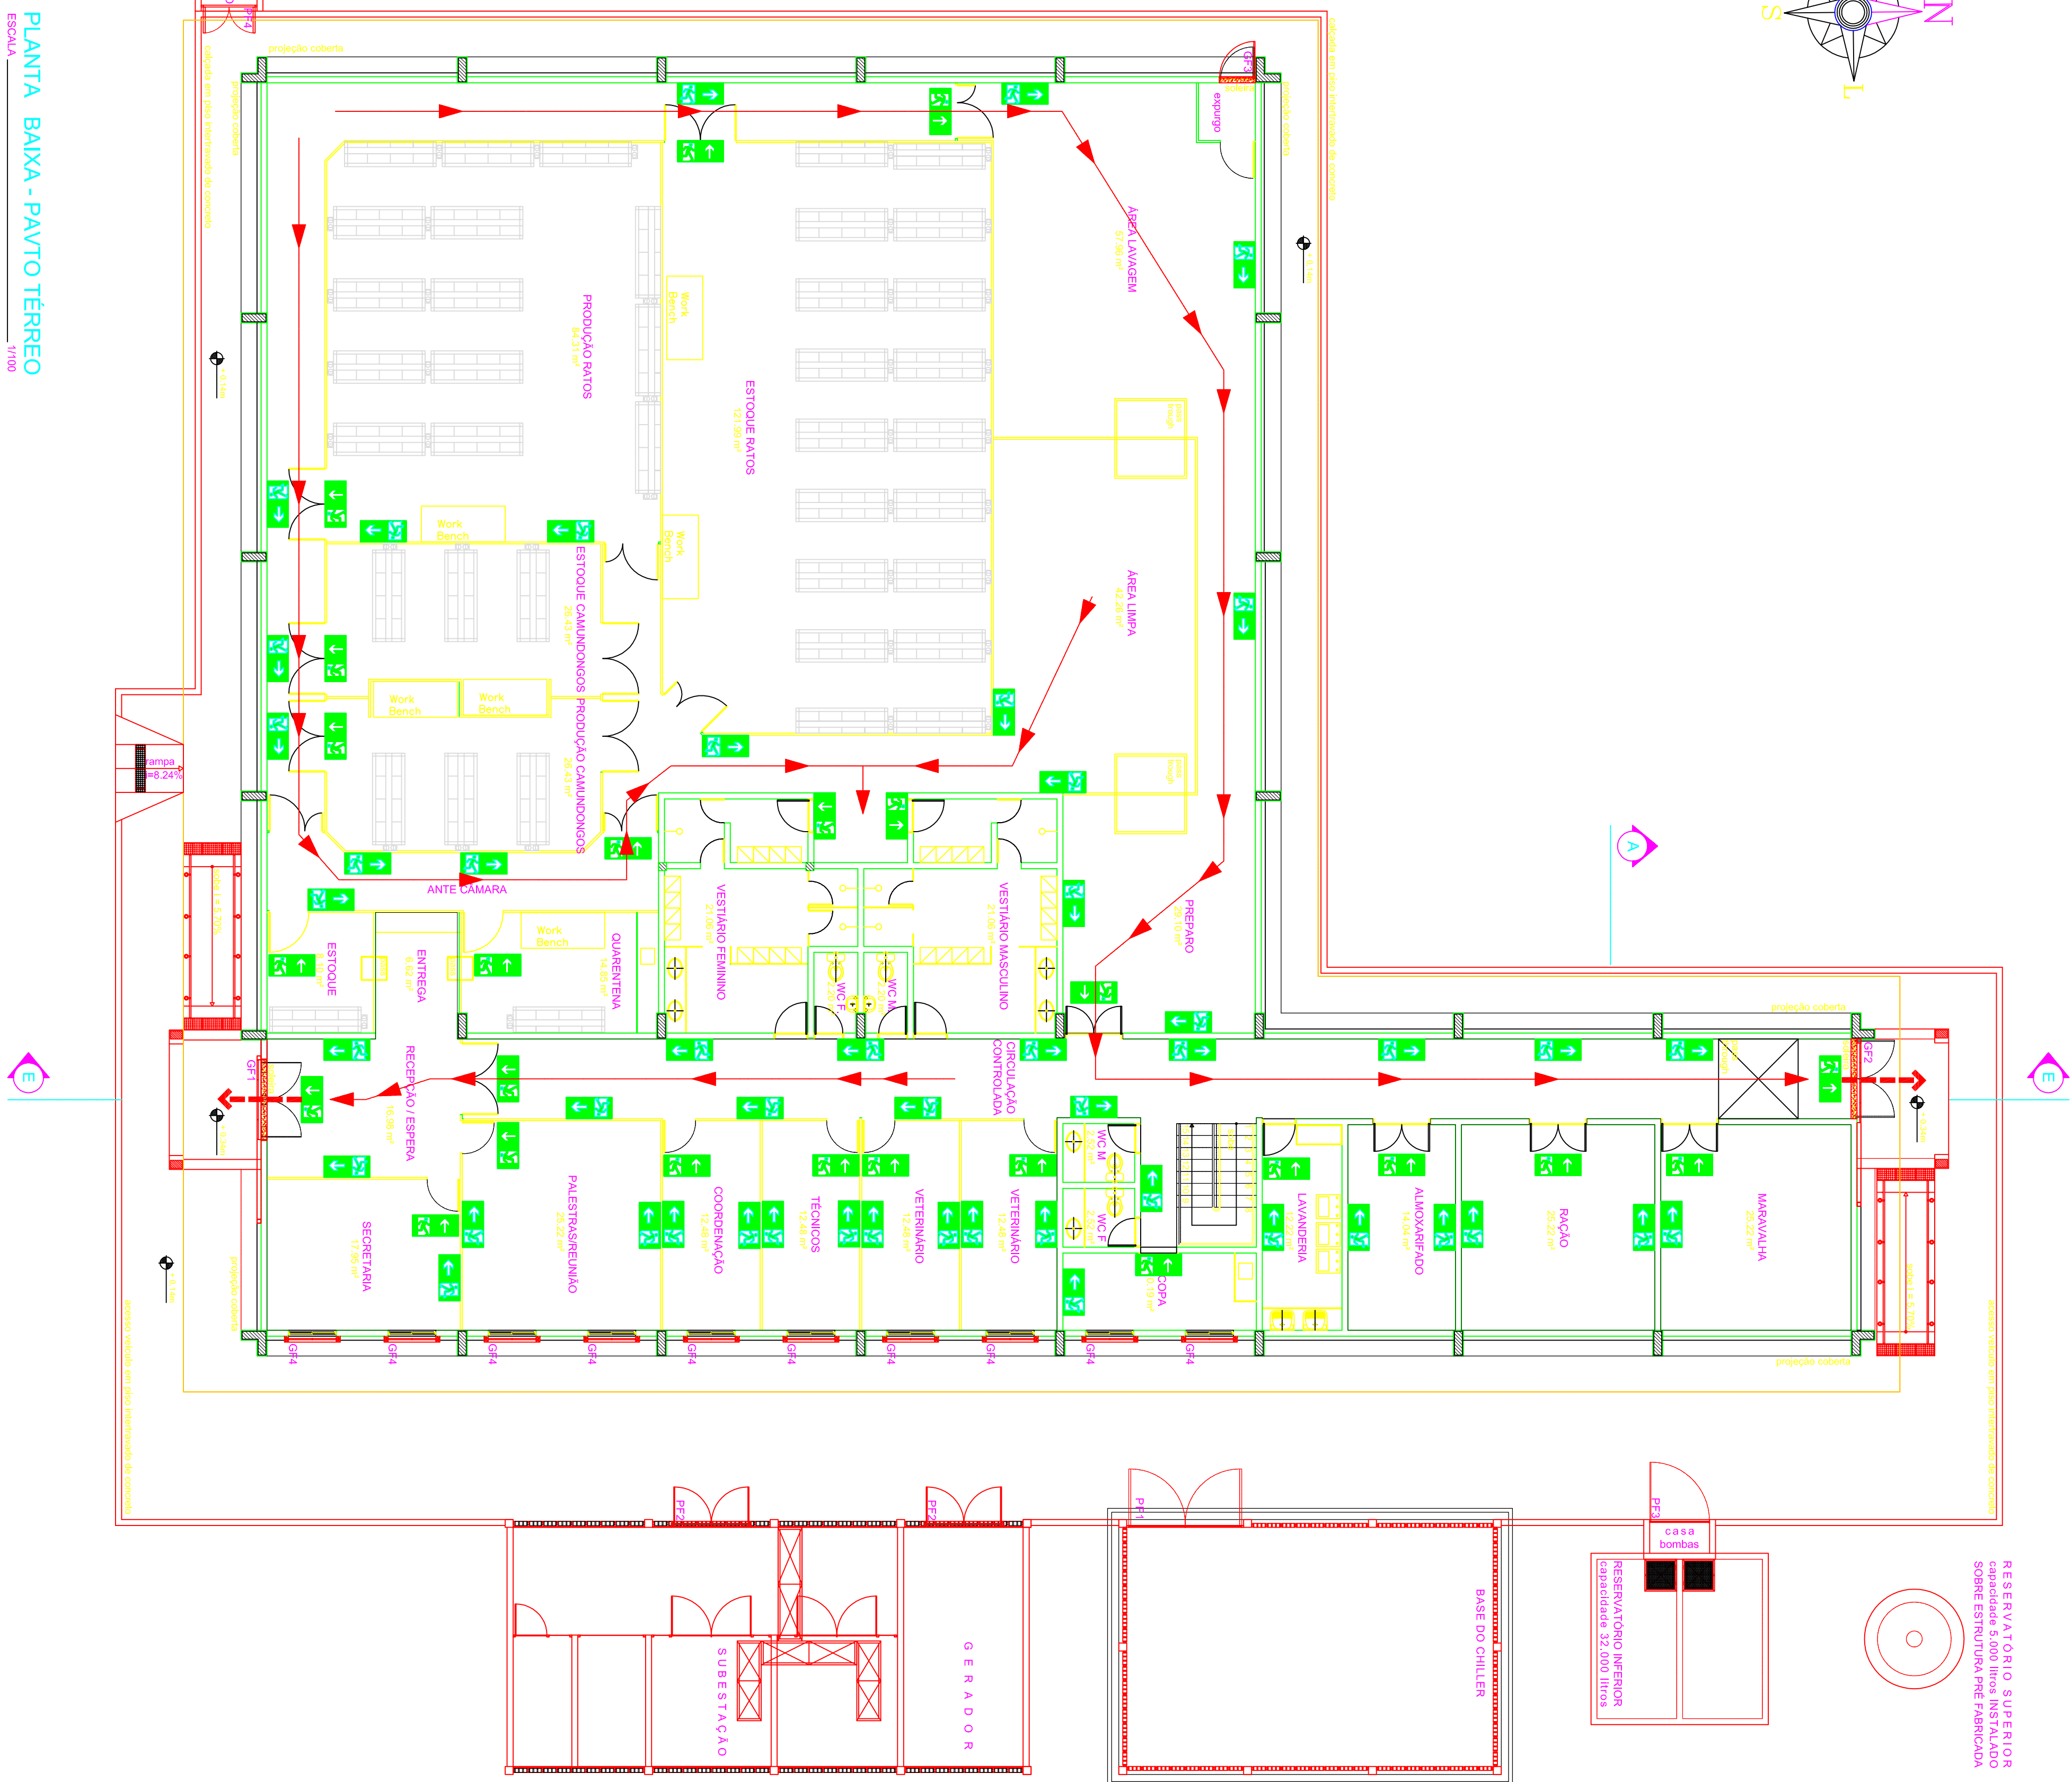

INTEGRARE ENGENHARIA Rua Sêneca, 100 - Jd. São João dos Campos-SP Fone: (13) 3842-2727 CNPJ: 18.188.895/0001-75		BIOTEC CONTROLE AMBIENTAL R. Parque, 16 - Jd. Nova (13) 3899-1803 S. J. Campos - SP - www.grupointegrare.com.br CNPJ: 05.852.782/0001-82	
Denominação: PROJETO EXECUTIVO		Cliente / Customer	
Designação: CENTRO DE BIOTERISMO		Universidade Federal de Pernambuco	
Nome	Data	Escala	Disciplina
Des. WAZ	11/08/2014	Scale 1/1000	Disciplina INCÊNDIO
Ver. AVB	11/08/2014	Responsável Técnico / Technical Responsible	
Acq. ...	11/08/2014		
Dim. (m)	N. CRELA. ...	N. Desenho / Drawing No.	Rev. 00
		Folha / Sheet 04	de 04