


1 PLANTA CHAVE - 2º PAVIMENTO
S/ESCALA

7. BOTEIRÃO / AÇIONADOR MANUAL PNE EM CONJUNTO COM SIRENE INDIVIDUAL PARA EMERGÊNCIA EM SANTUÁRIO DO PISCO ACABADO DE NECESSIDADE ESPECIAL, TIPO ADUVALSUA, COM NOTIFICAÇÃO NA BORDA INTERNA, MARFIM REF. AFAPNE000 OU EQUIVALENTE TÉCNICO :
INSTALAR A 1,00M DE ALTURA ACIMA DO ALTO DO PISO ACABADO (BORDA INFERIOR).
8. DISPENSER PARA PAPEL HIGIÊNICO TIPO ROLÃO INDIVIDUAL NA CLEAVEL, NA COR BRANCO, REF. C 19505 FABRICANTE PREMISE OU EQUIVALENTE TÉCNICO :
INSTALAR A 1,00M DE ALTURA DO PISO ACABADO (BORDA INFERIOR).
9. DISPENSER PARA PAPEL HIGIÊNICO TIPO ROLÃO INDIVIDUAL NA CLEAVEL, NA COR BRANCO, REF. C 19505 FABRICANTE PREMISE OU EQUIVALENTE TÉCNICO :
INSTALAR A 1,00M DE ALTURA DO PISO ACABADO (BORDA INFERIOR).
10. DISPENSER PARA PAPEL TOALHA TIPO INTERIORES OU 100% LÍQUIDA, NA COR BRANCO, REF. C19533 FABRICANTE PREMISE OU EQUIVALENTE TÉCNICO :
INSTALAR A 1,00M DE ALTURA DO PISO ACABADO (BORDA INFERIOR).
11. ESQUEM PARA PAPEL TOALHA TIPO INTERIORES OU 200 DORRAS LINHA CLEAN VEXEL, NA COR BRANCO, REF. C19533 FABRICANTE PREMISE OU EQUIVALENTE TÉCNICO :
INSTALAR A 1,20M DE ALTURA DO PISO ACABADO (BORDA INFERIOR).
12. DISPENSER PARA SABONETE LÍQUIDO PARA SER USADO COM RELEVO OU RESERVATÓRIO DE 800ML, LINHA CLEAN VEXEL, NA COR BRANCO, REF. C19499 FABRICANTE PREMISE OU EQUIVALENTE TÉCNICO :
INSTALAR A 1,00M DE ALTURA DO PISO ACABADO (BORDA INFERIOR).
13. DISPENSER PARA SABONETE LÍQUIDO PARA SER USADO COM RELEVO OU RESERVATÓRIO DE 800ML, LINHA CLEAN VEXEL, NA COR BRANCO, REF. C19499 FABRICANTE PREMISE OU EQUIVALENTE TÉCNICO :
INSTALAR A 1,20M DE ALTURA DO PISO ACABADO (BORDA INFERIOR).
14. BARRA DE APOIO HORIZONTAL, RETA DIMENSÃO 800MM EM AÇO INOX ESCOVADO REF.2310.1000.ESC LINHA CONFORTE FABRICANTE DECA OU EQUIVALENTE TÉCNICO :
INSTALAR A 0,75M DE ALTURA DO PISO ACABADO (BORDA SUPERIOR).
15. BARRA DE APOIO HORIZONTAL, RETA DIMENSÃO 800MM EM AÇO INOX ESCOVADO REF.2310.1000.ESC LINHA CONFORTE FABRICANTE DECA OU EQUIVALENTE TÉCNICO :
INSTALAR A 0,89M DE ALTURA DO PISO ACABADO (BORDA SUPERIOR).
16. BARRA DE APOIO VERTICAL, RETA DIMENSÃO 700MM EM AÇO INOX ESCOVADO REF.2310.0700.ESC LINHA CONFORTE FABRICANTE DECA OU EQUIVALENTE TÉCNICO :
INSTALAR A 0,10M DE ALTURA ACIMA DO TETO DA BARRA HORIZONTAL, LATERAL.
17. BARRA DE APOIO LATERAL, RETA DIMENSÃO 700*100MM EM AÇO INOX ESCOVADO REF. 2373.1000.ESC LINHA CONFORTE FABRICANTE DECA OU EQUIVALENTE TÉCNICO :
INSTALAR A 0,10M DE ALTURA DO PISO ACABADO (BORDA SUPERIOR).
18. CHUVEIRO METÁLICO TRADICIONAL COM TUBO DE PARALELO REF. 1967 C LINHA ASFA FABRICANTE DECA OU EQUIVALENTE TÉCNICO :
INSTALAR A 1,00M DE ALTURA DO PISO ACABADO (BORDA SUPERIOR).
19. CHUVEIRO METÁLICO COM DESVIAADOR E DUCHA MANUAL REF. 1967 C LINHA ASFA FABRICANTE DECA OU EQUIVALENTE TÉCNICO :
INSTALAR A 1,00M DE ALTURA DO PISO ACABADO (BORDA SUPERIOR).
20. CADEIRA DE BANHO REF. 2356 L LINHA CONFORTE FABRICANTE DECA OU EQUIVALENTE TÉCNICO :
INSTALAR A 0,40M DE ALTURA DO PISO ACABADO (BORDA SUPERIOR).
21. ACABAMENTO PARA REGISTRO DE GAVETA REF. 8800 C400 C LINHA ASFA FABRICANTE DECA OU EQUIVALENTE TÉCNICO :
INSTALAR A 0,40M DE ALTURA DO PISO ACABADO (BORDA SUPERIOR).
22. ACABAMENTO PARA REGISTRO DE PRESSÃO REF. 8800 C400 C LINHA ASFA FABRICANTE DECA OU EQUIVALENTE TÉCNICO :
INSTALAR A 0,40M DE ALTURA DO PISO ACABADO (BORDA SUPERIOR).
23. TANQUE EM AÇO INOX AISI 304 DIMENSÃO 1515X1000X100 PROFUNDIDADE 150MM ACABAMENTO POLIDO COM VÁLVULA DE AÇÓMOCIM 3/12" TIPO AMERICANA FABRICANTE FRANKF OROU OU EQUIVALENTE TÉCNICO :
INSTALAR A 0,10M DE ALTURA DO PISO ACABADO (BORDA SUPERIOR).
24. CUBA DE EMBUTIR EM AÇO INOX AISI 304 DIMENSÃO 370X300X100 PROFUNDIDADE 150MM ACABAMENTO POLIDO TIPO AMERICANA FABRICANTE FRANKF OROU OU EQUIVALENTE TÉCNICO :
INSTALAR A 0,10M DE ALTURA DO PISO ACABADO (BORDA SUPERIOR).
25. TORNEIRA METÁLICA DE PARADE TUP JET TURBO CÔNICO 260MM REF. 112*232 FABRICANTE FARRMOUR OU EQUIVALENTE TÉCNICO :
INSTALAR A 0,10M DE ALTURA DO PISO ACABADO (BORDA SUPERIOR).
26. TORNEIRA METÁLICA DE MESA PARA CÔZINHA REF. 1107 L IMPERMEABILIZANTE FARRMOUR OU EQUIVALENTE TÉCNICO :
INSTALAR A 0,10M DE ALTURA DO PISO ACABADO (BORDA SUPERIOR).

2 PLANTA BAIXA SANITÁRIO 04 - CONSTRUÇÃO
ESCALA: 1/20

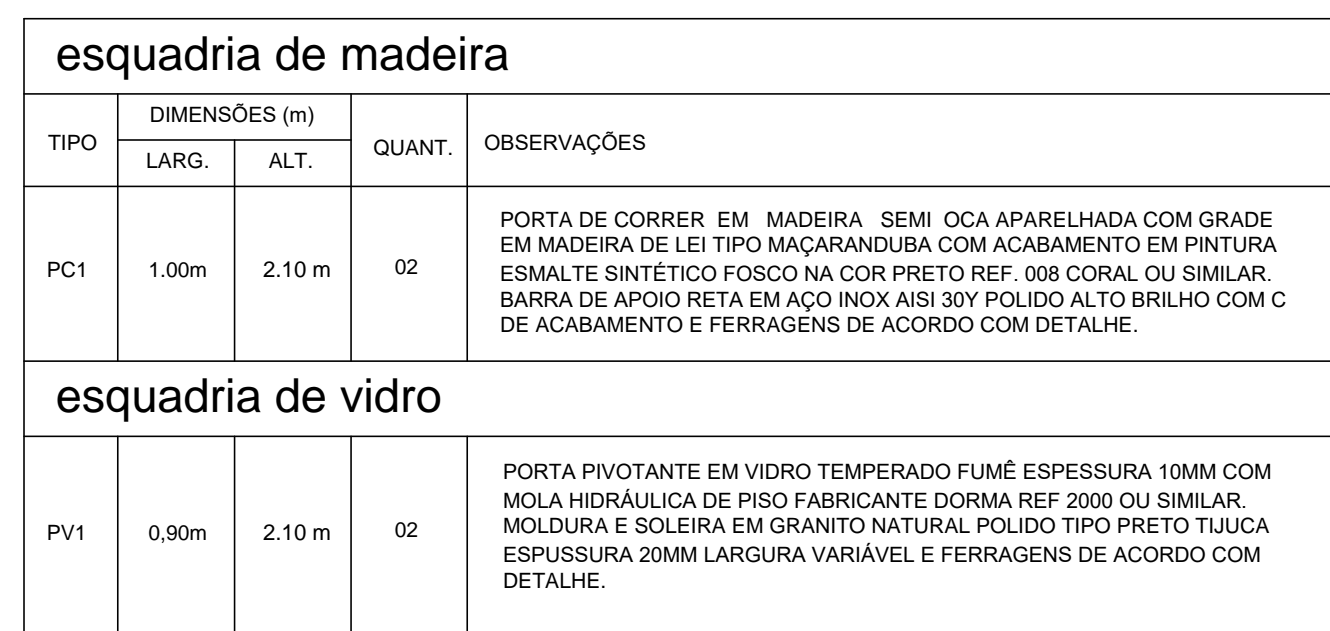

	esquadria de vidro
--	--------------------

PV1	0,90m	2,10 m	02	PORTA PIVOTANTE EM VIDRO TEMPERADO FUMÊ ESPESSURA 10MM COM MOLLA HIDRÁULICA DE PISO FABRICANTE DORMA REF 2000 OU SIMILAR. MOLDURA E SOLEIRA EM GRANITO NATURAL POLIDO TIPO PRETO TUIJA ESPESSURA 20MM LARGURA VARIÁVEL E FERRAGENS DE ACORDO COM DETALHE.
-----	-------	--------	----	---

4 CORTE AA
ESCALA: 1/20

[illegible]