



PLANTA BAIXA SANITÁRIO 03 – INSTALAÇÕES DE ESGOTO

ESCALA 1/25

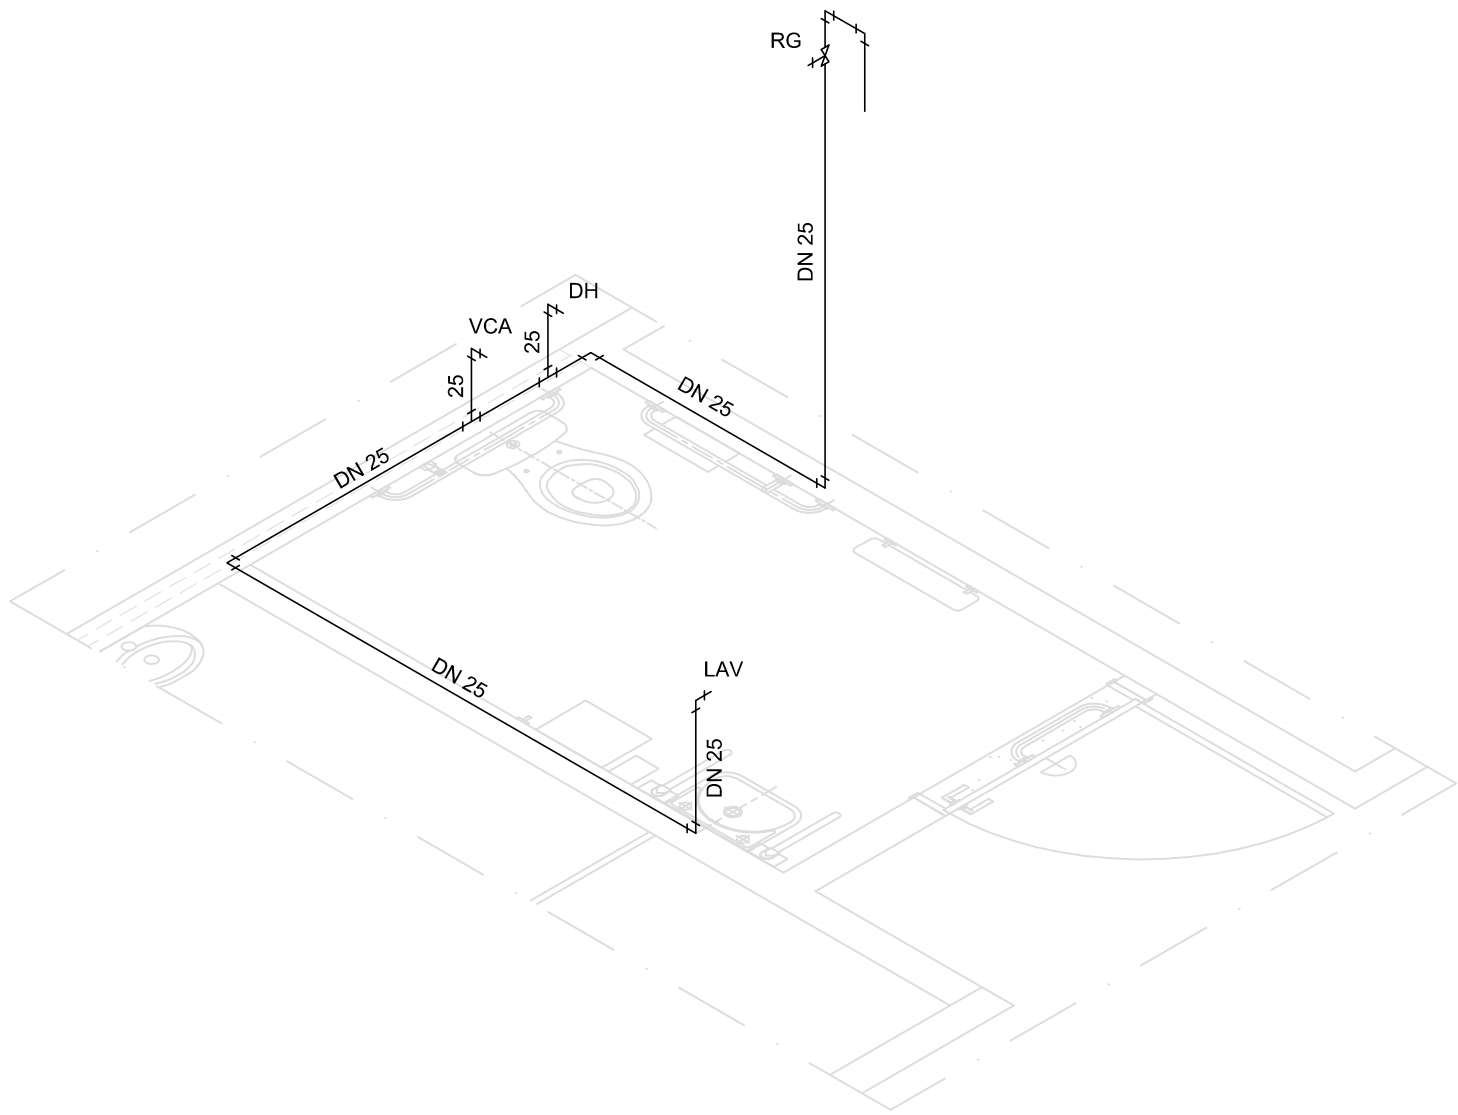


PERSPECTIVA SANITÁRIO 03 MASCULINO – ÁGUA FRIA

ESCALA S/E

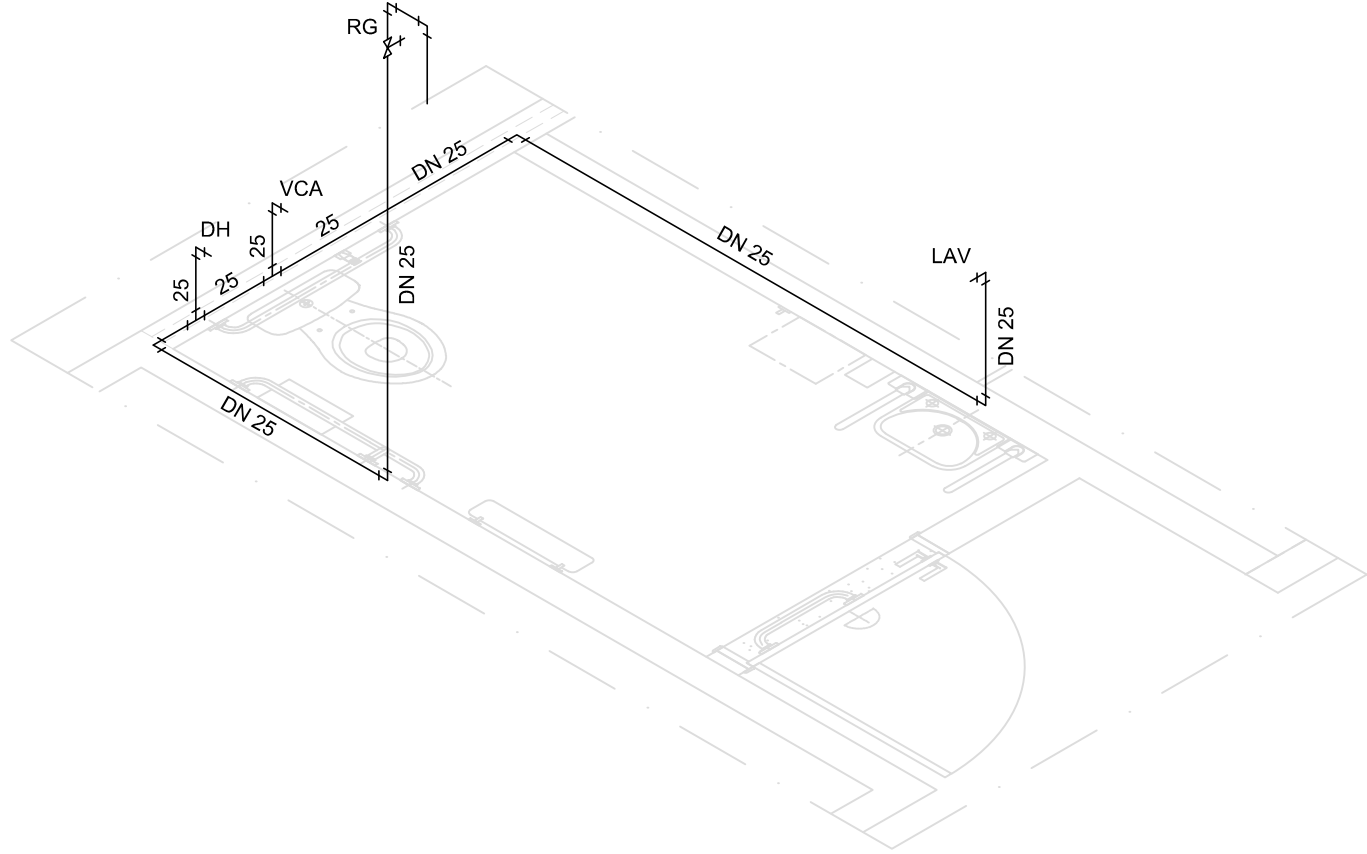


PERSPECTIVA SANITÁRIO 03 FEMININO – ÁGUA FRIA

ESCALA S/E

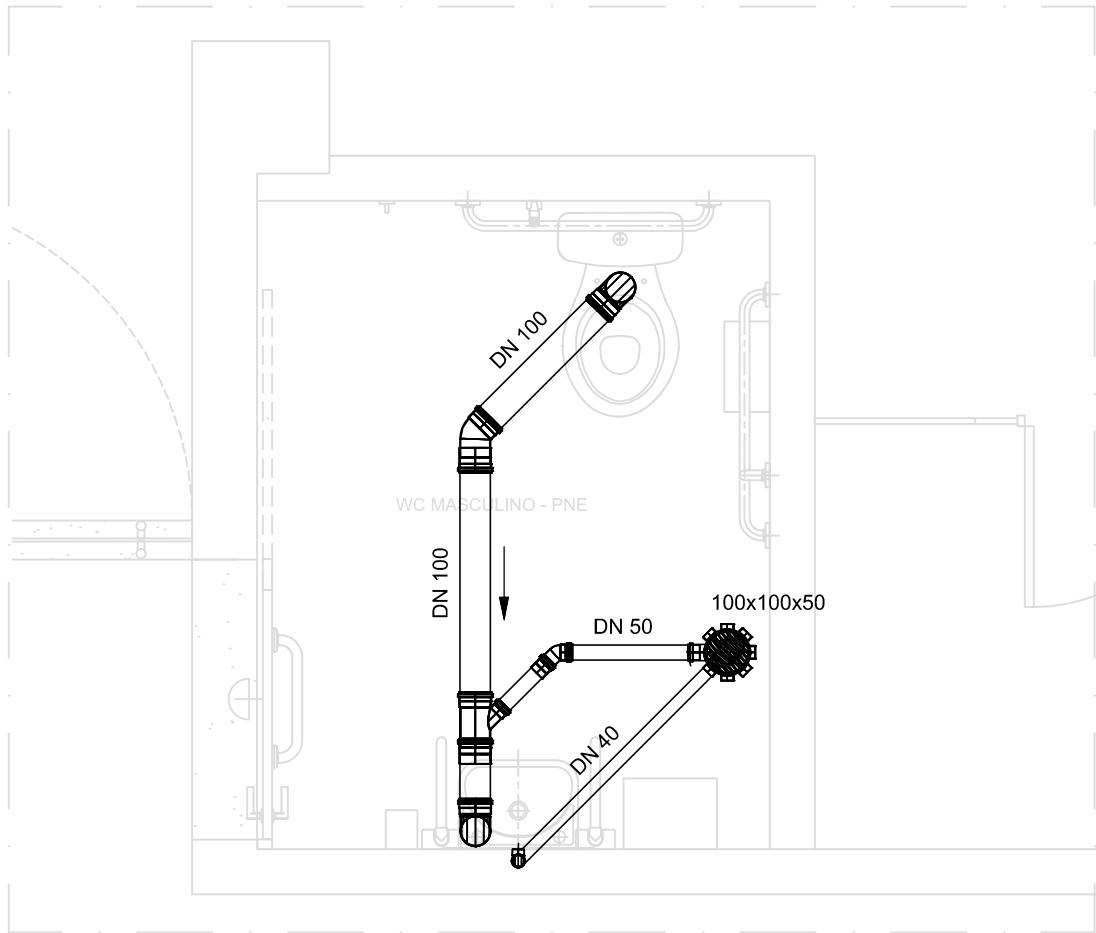


PLANTA BAIXA SANITÁRIO 04 MASCULINO – INSTALAÇÕES DE ESGOTO

ESCALA 1/25

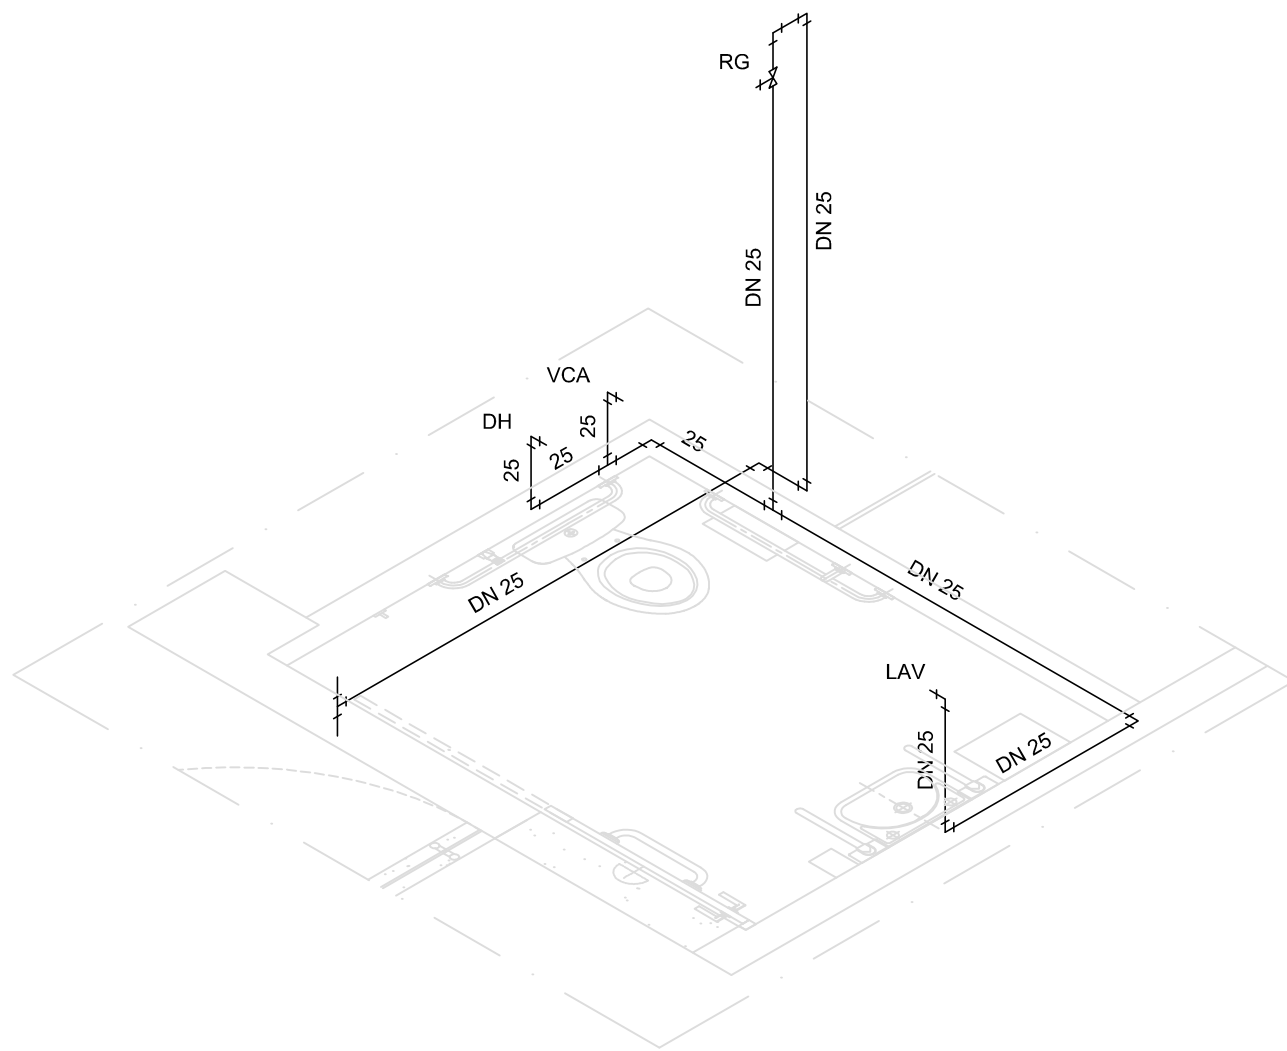


PERSPECTIVA SANITÁRIO 04 MASCULINO – ÁGUA FRIA

ESCALA S/E

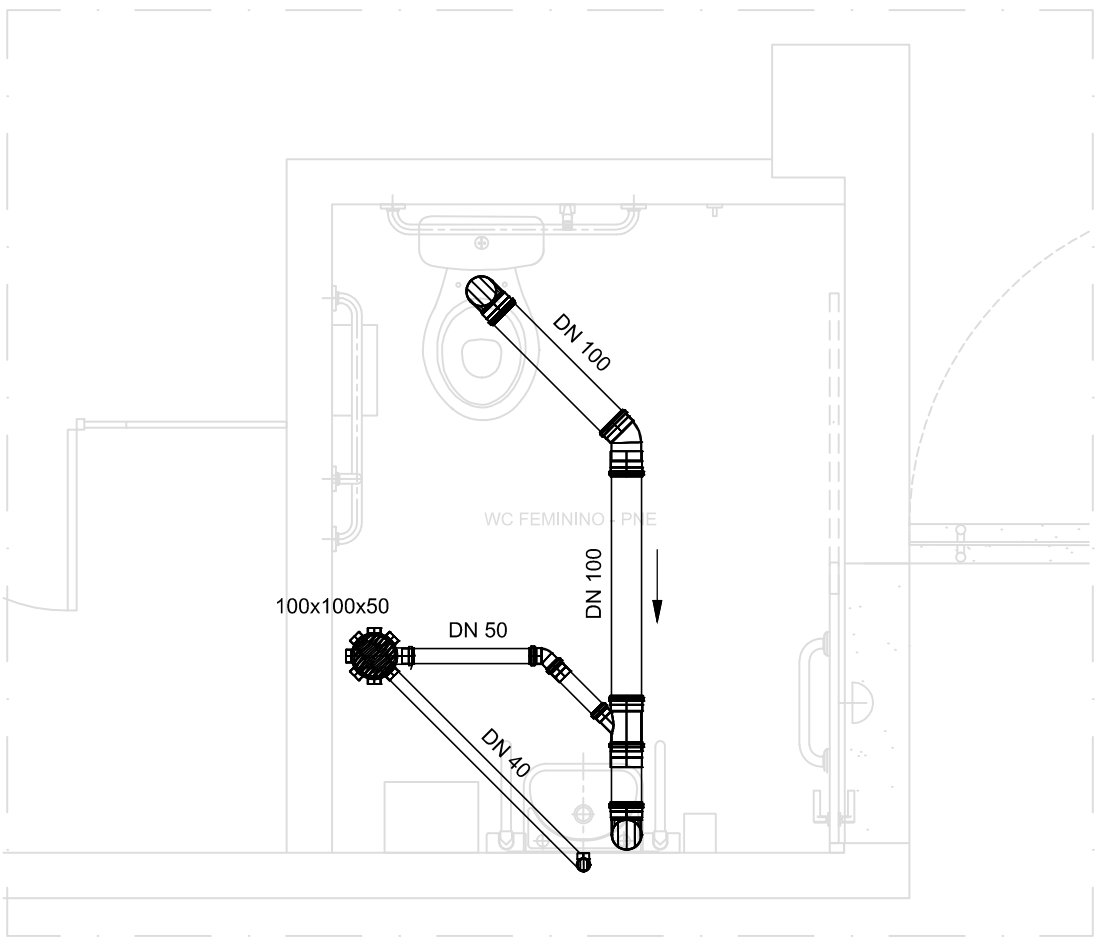

PLANTA BAIXA SANITÁRIO 04 FEMININO – INSTALAÇÕES DE ESGOTO

ESCALA 1/25

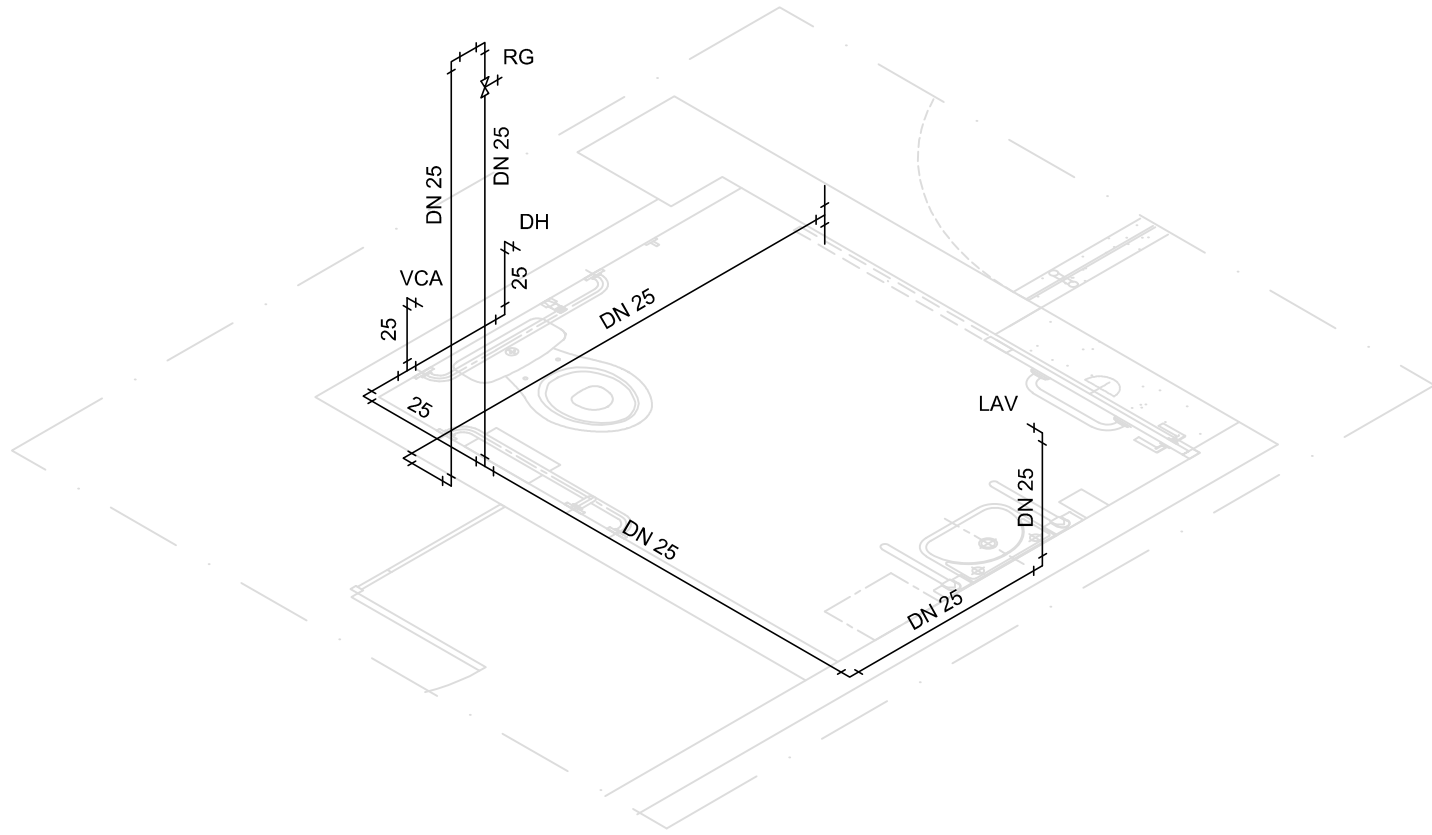


PERSPECTIVA SANITÁRIO 04 FEMININO – ÁGUA FRIA

ESCALA S/E

LEGENDA:

LAV: LAVATÓRIO
RG: REGISTRO DE GAVETA
RP: REGISTRO DE PRESSÃO
CH: CHUVEIRO
VCA: VASO C/ CAIXA ACOPLADA
DH: DUCHA HIGIÊNICA
TJ: TORNEIRA DE JARDIM
P: PIA

00	AGO/2019	EMISSÃO INICIAL				
REV.	DATA	OBSERVAÇÕES	DESENHO	REVISÃO	APROVAÇÃO	AUTORIZAÇÃO
 UNIVERSIDADE FEDERAL DE PERNAMBUCO SUPERINTENDÊNCIA DE INFRAESTRUTURA DIRETORIA DE PLANOS E PROJETOS					C A M P U S R E C I F E	
projeto: CAC - INTERVENÇÃO ACESSIBILIDADE FÍSICA					Área Técnica: HIDROSSANITÁRIO	
título do documento: SANITÁRIOS 03 E 04					etapa: PROJETO EXECUTIVO	
quadro de áreas:					prancha: 02 / 02	
					escala: INDICADA	
					data: AGOSTO/2019	
responsáveis técnicos:			ENG. CIVIL - CREA 14821		DIRETORA	
D.P.P. EDILSON FRANÇA			DESENHISTA		SUPERINTENDENTE	
D.P.P. ITALO LÓBO			D.P.P. ISABEL PINTO		REITOR	
			SINPRA SILMARA MELO			
			U.F.P.E. ANÍSIO B. F. DOURADO			