


PLANTA BAIXA – WC MASCULINO PNE
INSTALAÇÕES DE ESGOTO

2 ESCALA 1/25

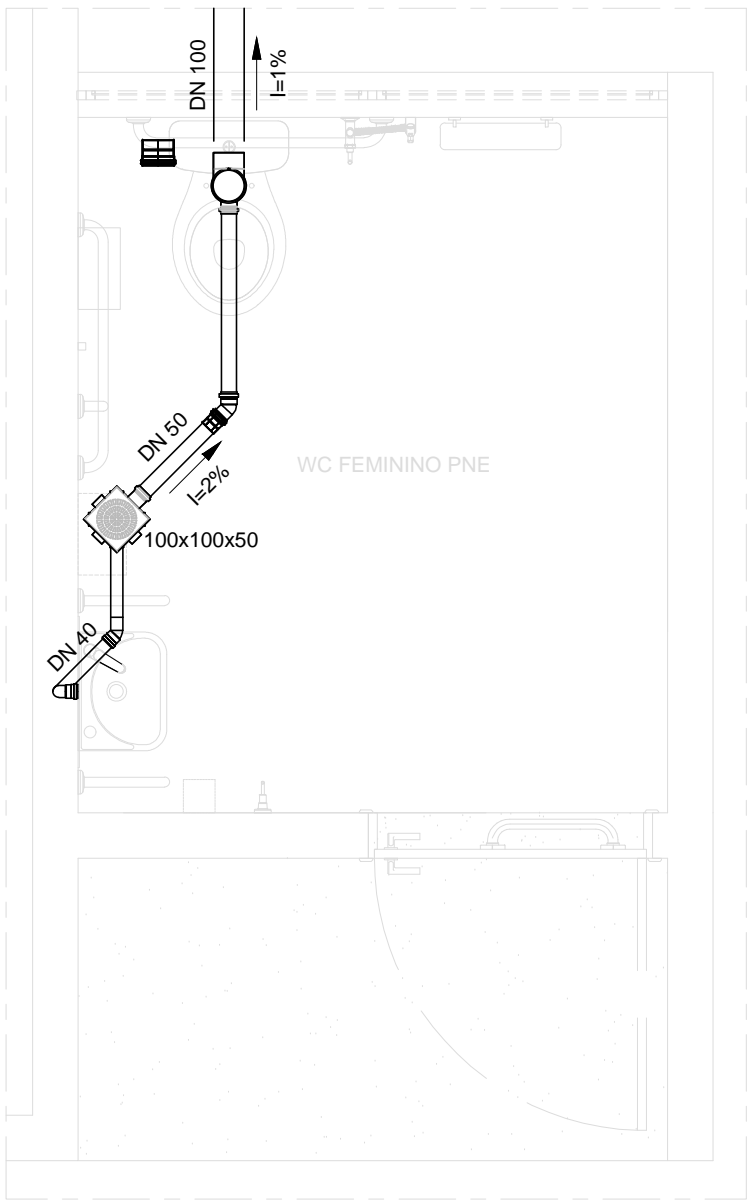


PLANTA BAIXA – WC FEMININO PNE
INSTALAÇÕES DE ESGOTO

3 ESCALA 1/25


LEGENDA:

- RG REGISTRO DE GAVETA
- VCA VASO COM CAIXA ACOPLADA
- LAV LAVATÓRIO
- TJ TORNEIRA DE JARDIM
- DH DUCHA HIGIÊNICA

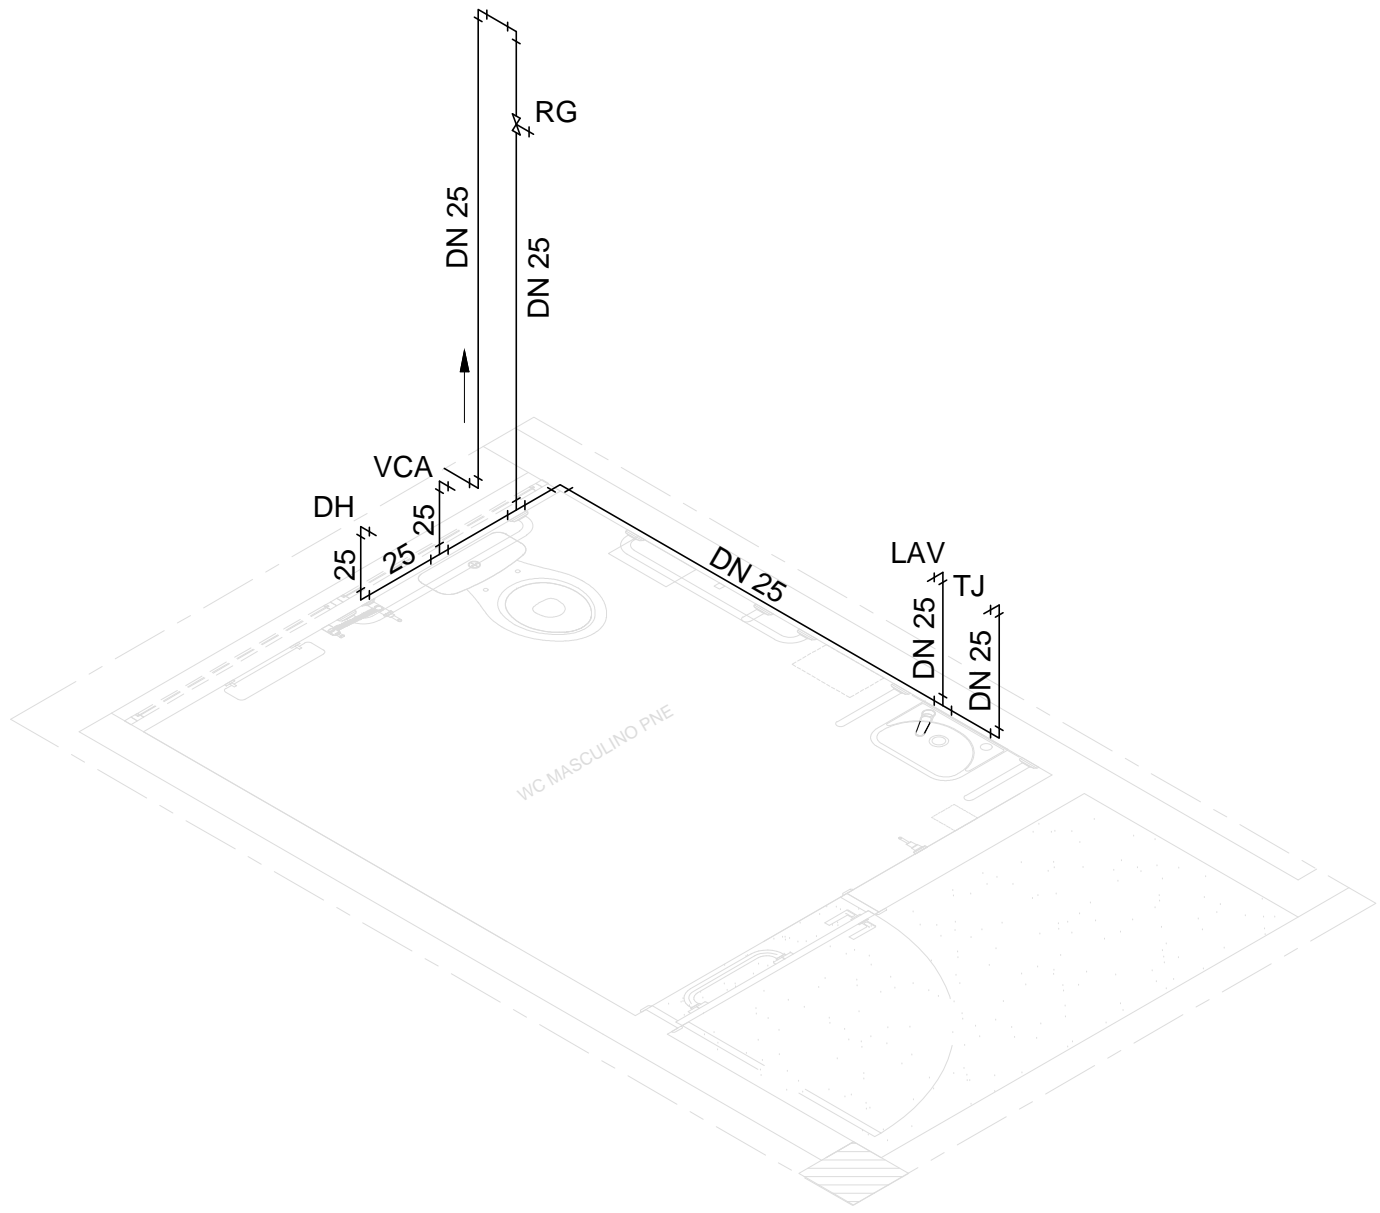


PERSPECTIVA ISOMÉTRICA WC MASCULINO PNE
INSTALAÇÕES HIDRÁULICAS

4 ESCALA S/E

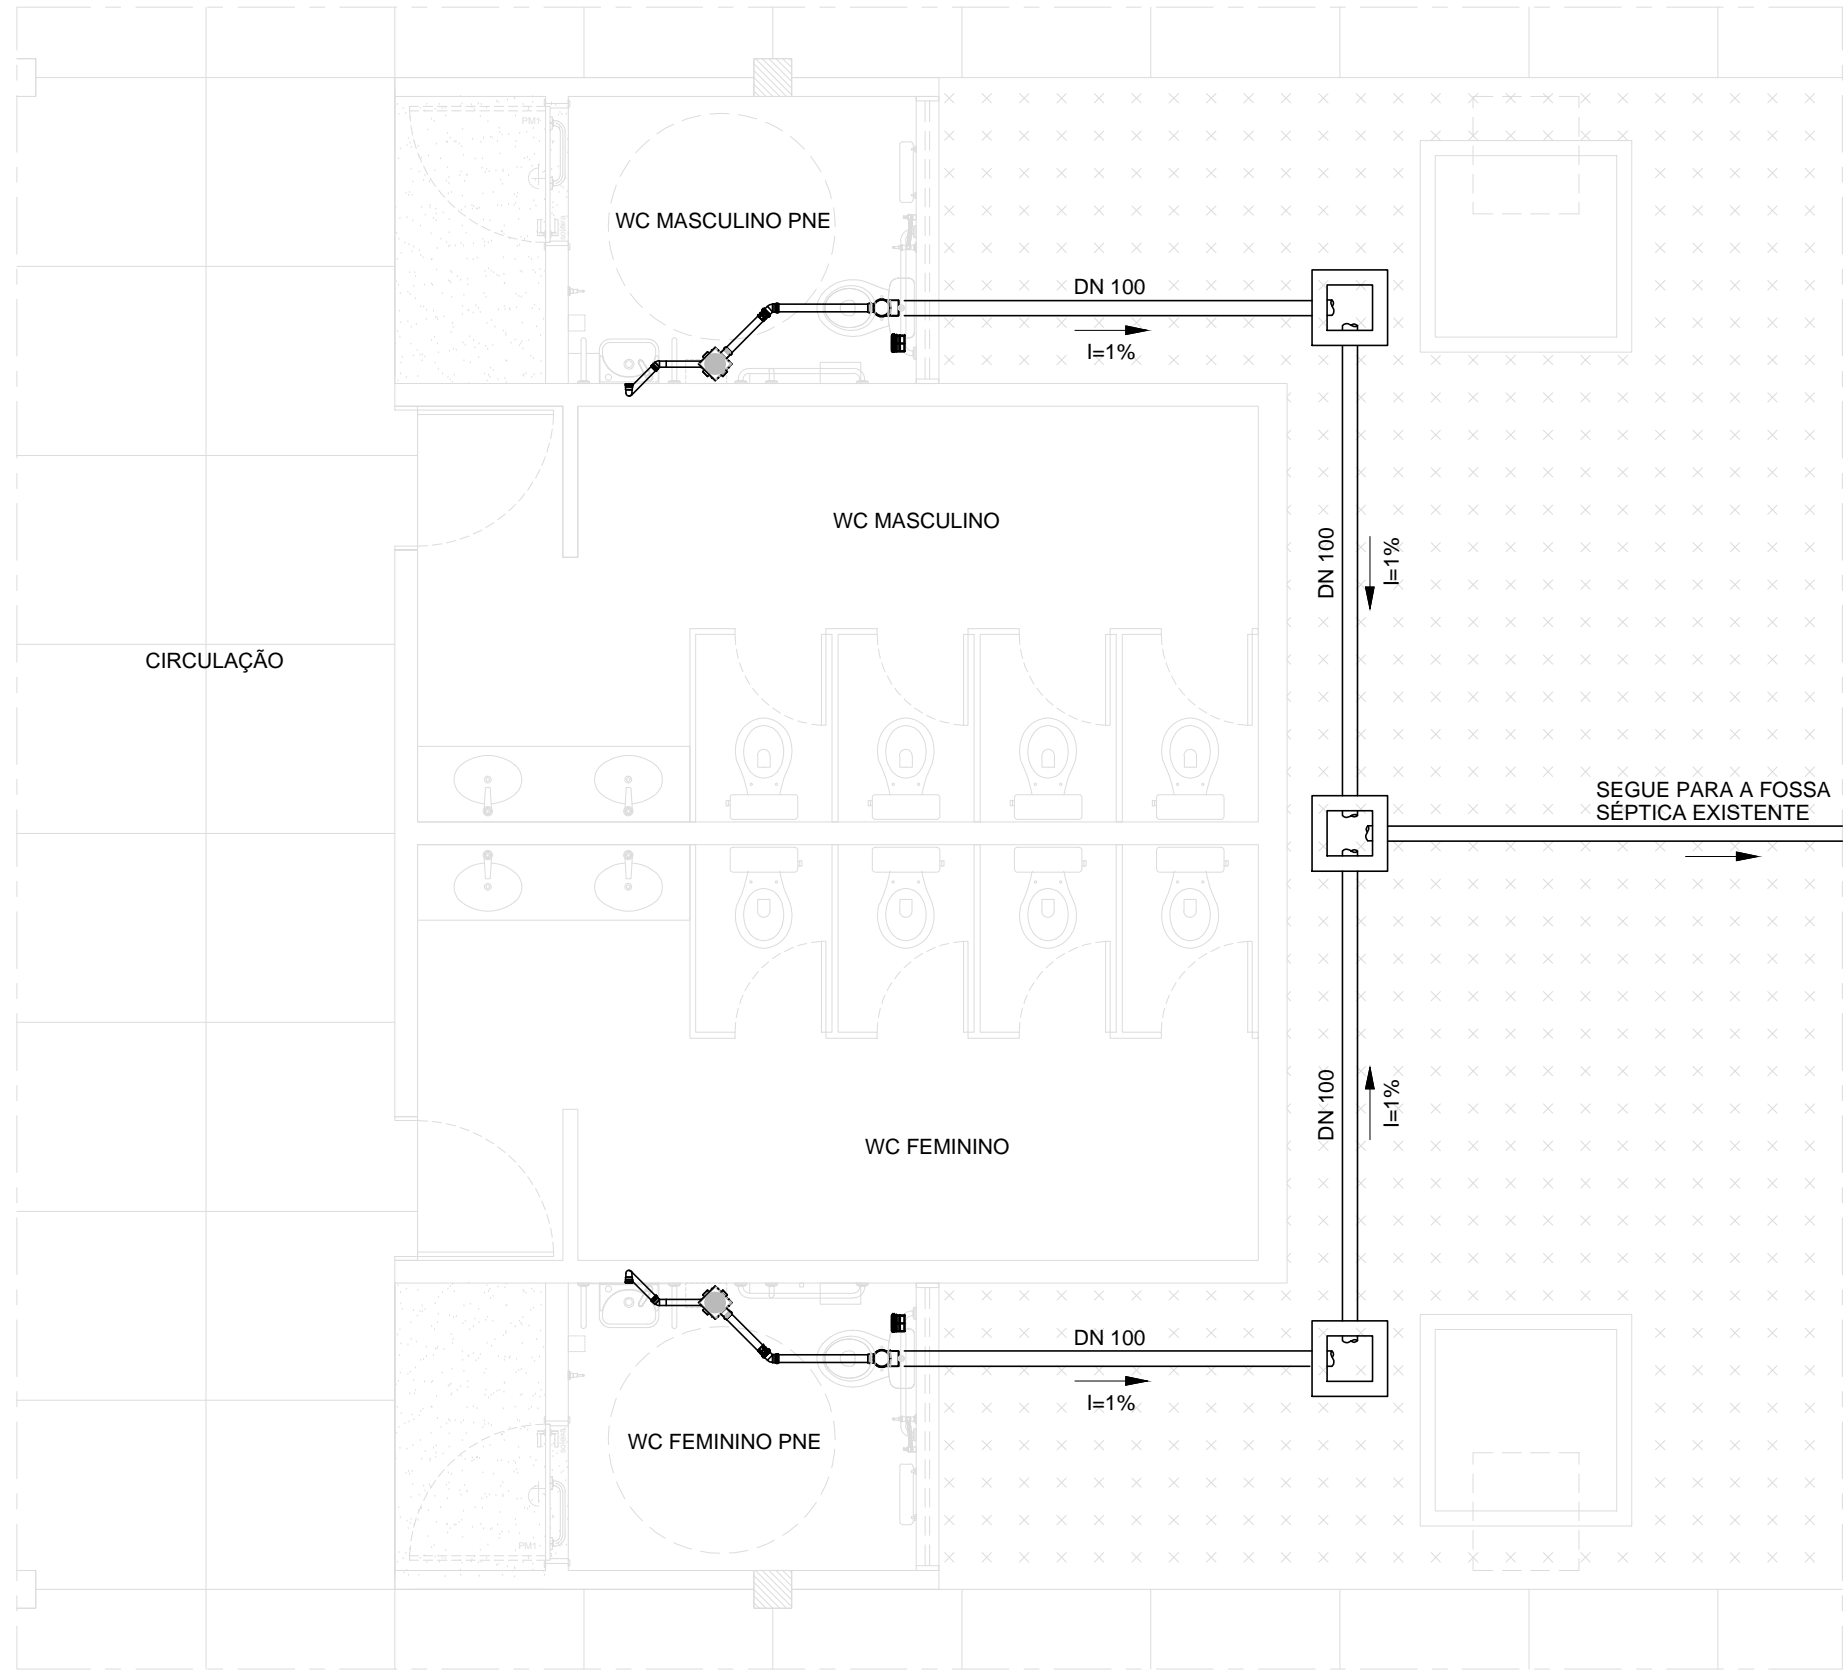


PLANTA BAIXA – VISÃO GERAL

6 ESCALA 1/50

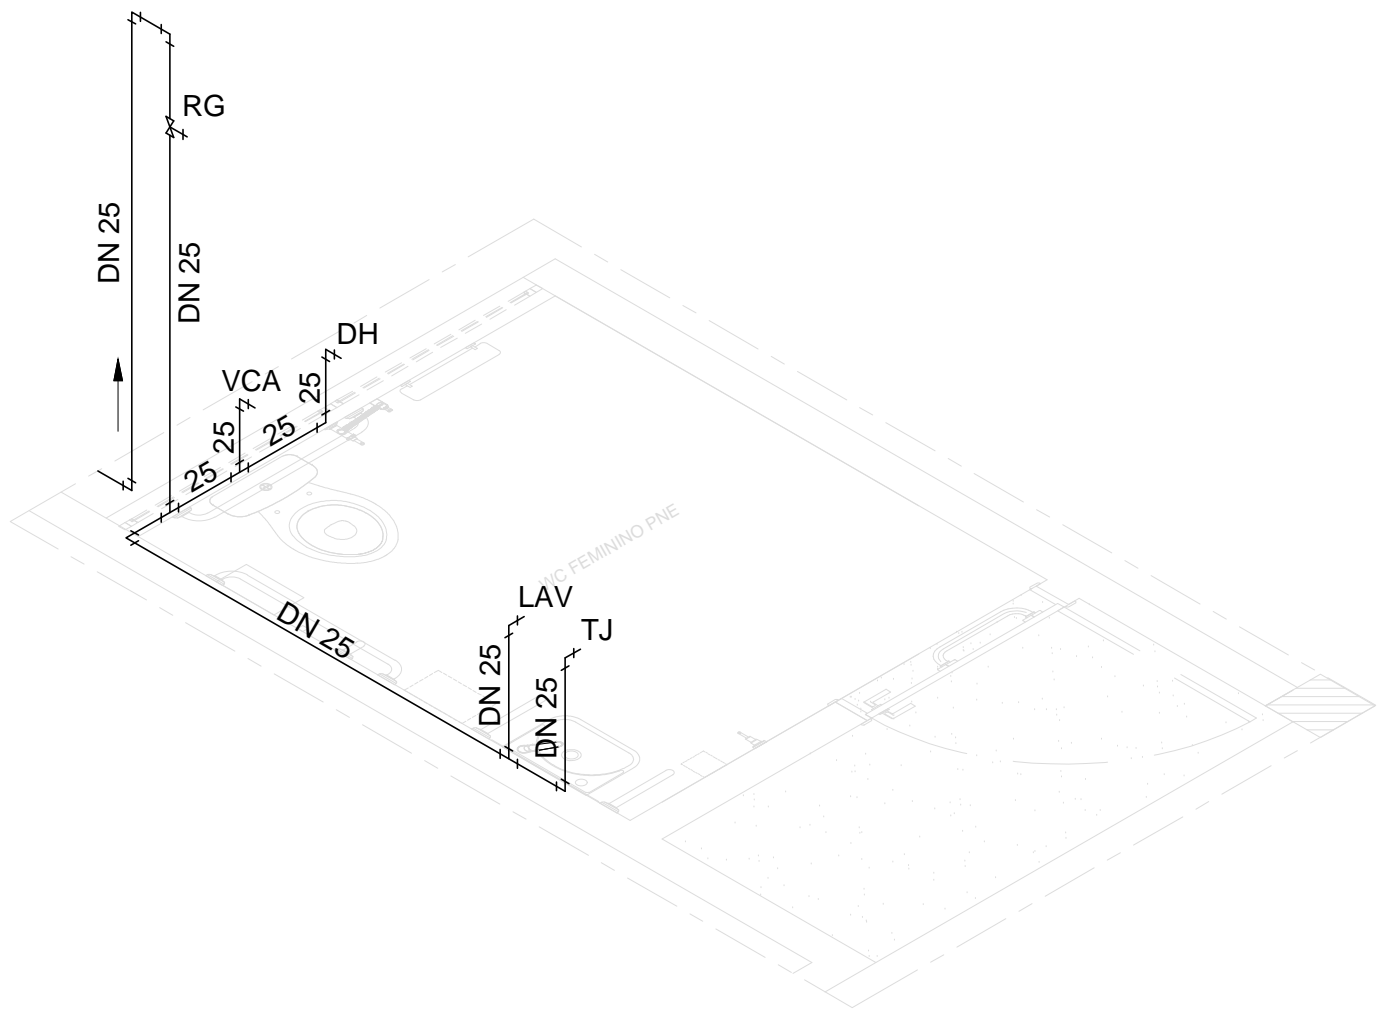


PERSPECTIVA ISOMÉTRICA WC FEMININO PNE
INSTALAÇÕES HIDRÁULICAS

5 ESCALA S/E

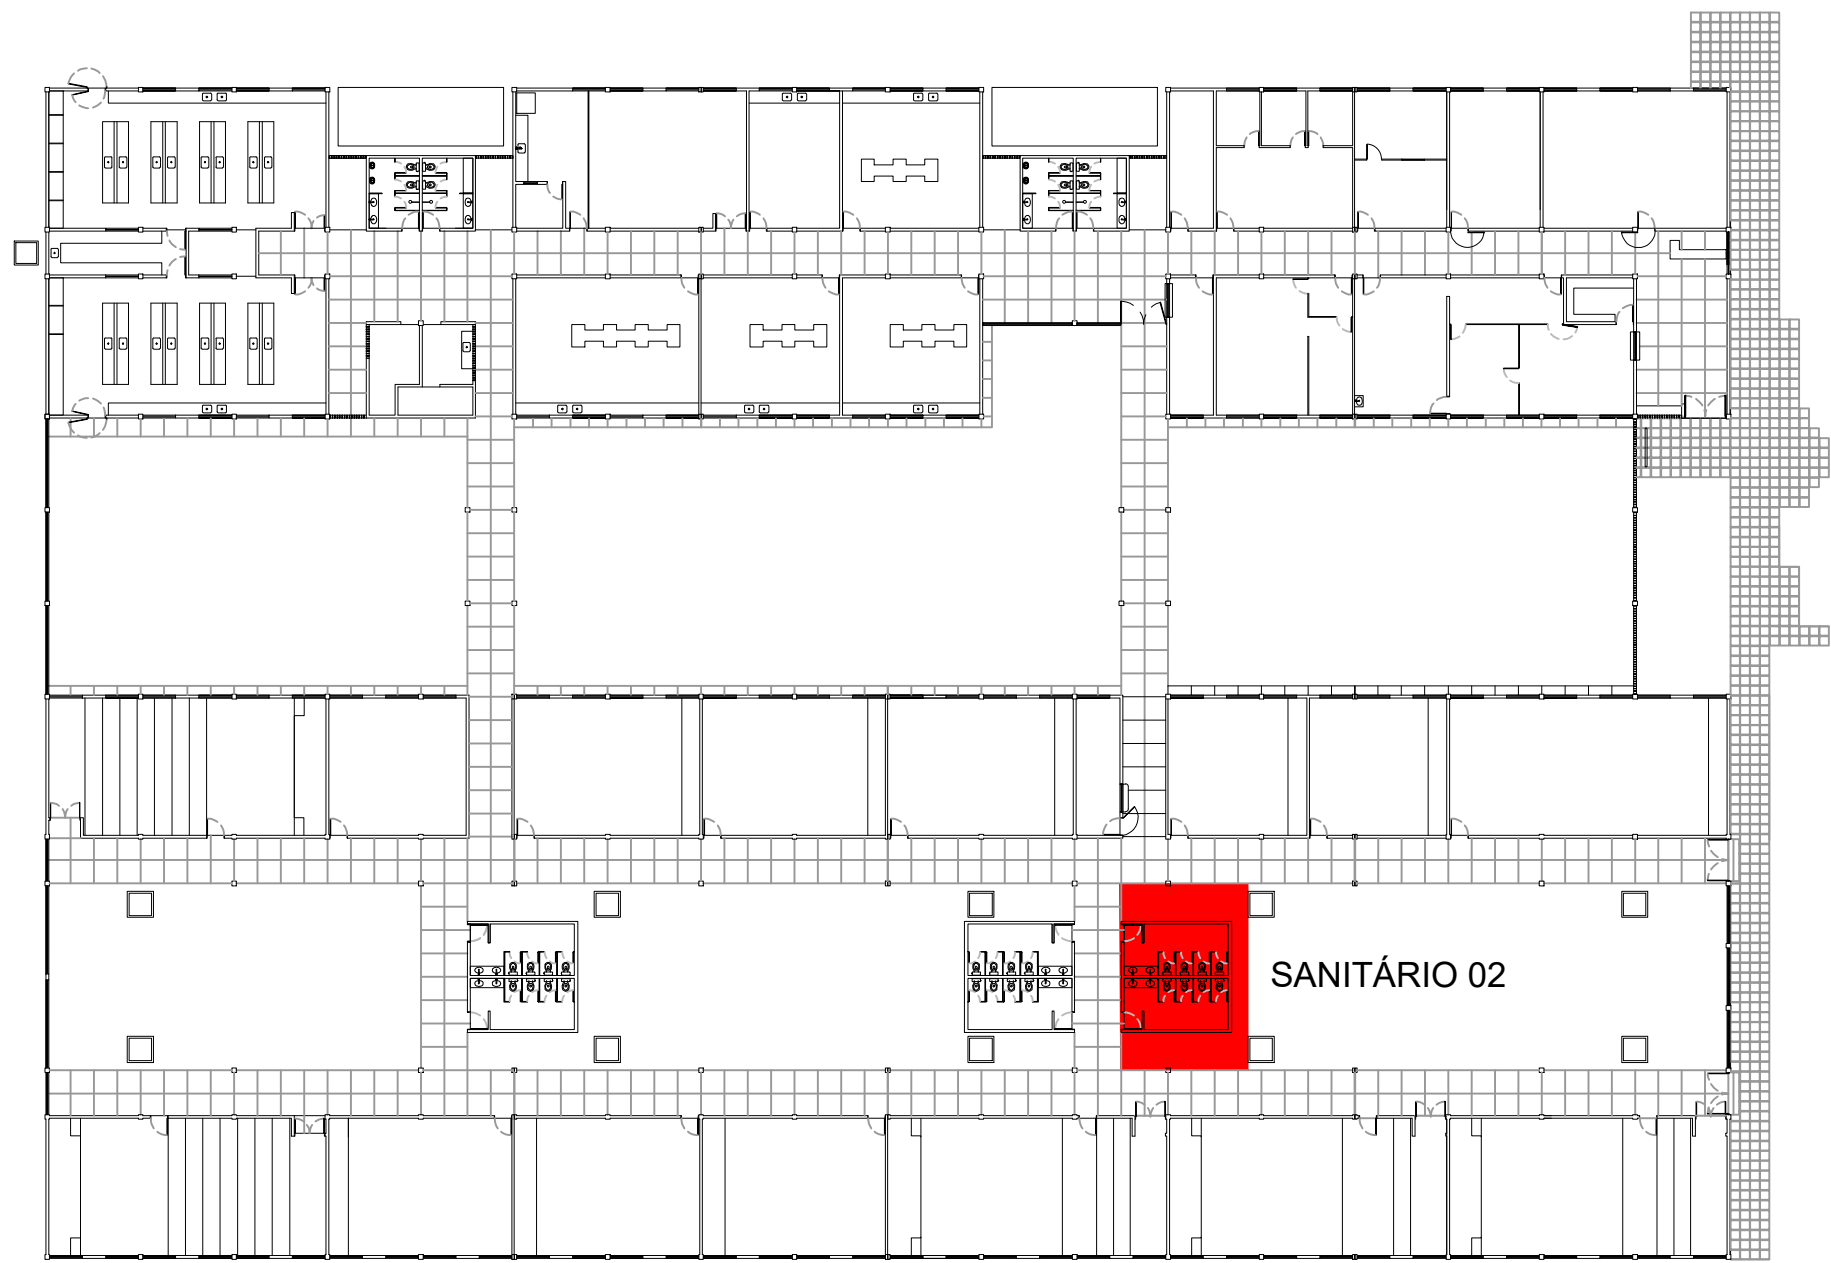

PLANTA CHAVE - ÁREA II - PAVIMENTO TÉRREO
SEM ESCALA

1

00	OUT/2020	EMIÇÃO INICIAL				
REV.	DATA	OBSERVAÇÕES	DESENHO	REVISÃO	APROVAÇÃO	AUTORIZAÇÃO
 UNIVERSIDADE FEDERAL DE PERNAMBUCO SUPERINTENDÊNCIA DE INFRAESTRUTURA DIRETORIA DE PLANOS E PROJETOS					C A M P U S R E C I F E	
projeto: CCEN - INTERVENÇÃO DE ACESSIBILIDADE FÍSICA					área técnica: HIDROSSANITÁRIO	
título do documento: ÁREA II - INSTALAÇÕES HIDROSSANITÁRIAS DO SANITÁRIO 02					etapa: PROJETO EXECUTIVO	
quadro de áreas:					prancha: 08 / 12	
					escala: INDICADA	
					data: OUTUBRO/2020	
responsável técnico: D.P.P. EDILSON FRANÇA D.P.P. ITALO LÓBO			ENG. CIVIL - CREA 14821 DESENHISTA		D.P.P. ISABEL PINTO SINFRA CARLOS FALÇAO UFPE ALFREDO GOMES	
					DIRETORA SUPERINTENDENTE REITOR	