



2 PLANTA BAIXA – INSTALAÇÕES DE ESGOTO
ESCALA 1/25

LEGENDA:	
RG	REGISTRO DE GAVETA
VCA	VASO COM CAIXA ACOPLADA
CH	CHUVEIRO
LAV	LAVATÓRIO
TJ	TORNEIRA DE JARDIM
DH	DUCHA HIGIÊNICA
RP	REGISTRO DE PRESSÃO
---	TUBULAÇÃO DE ÁGUA EMBUTIDA NA PAREDE
—	TUBULAÇÃO DE ÁGUA EMBUTIDA NO PISO

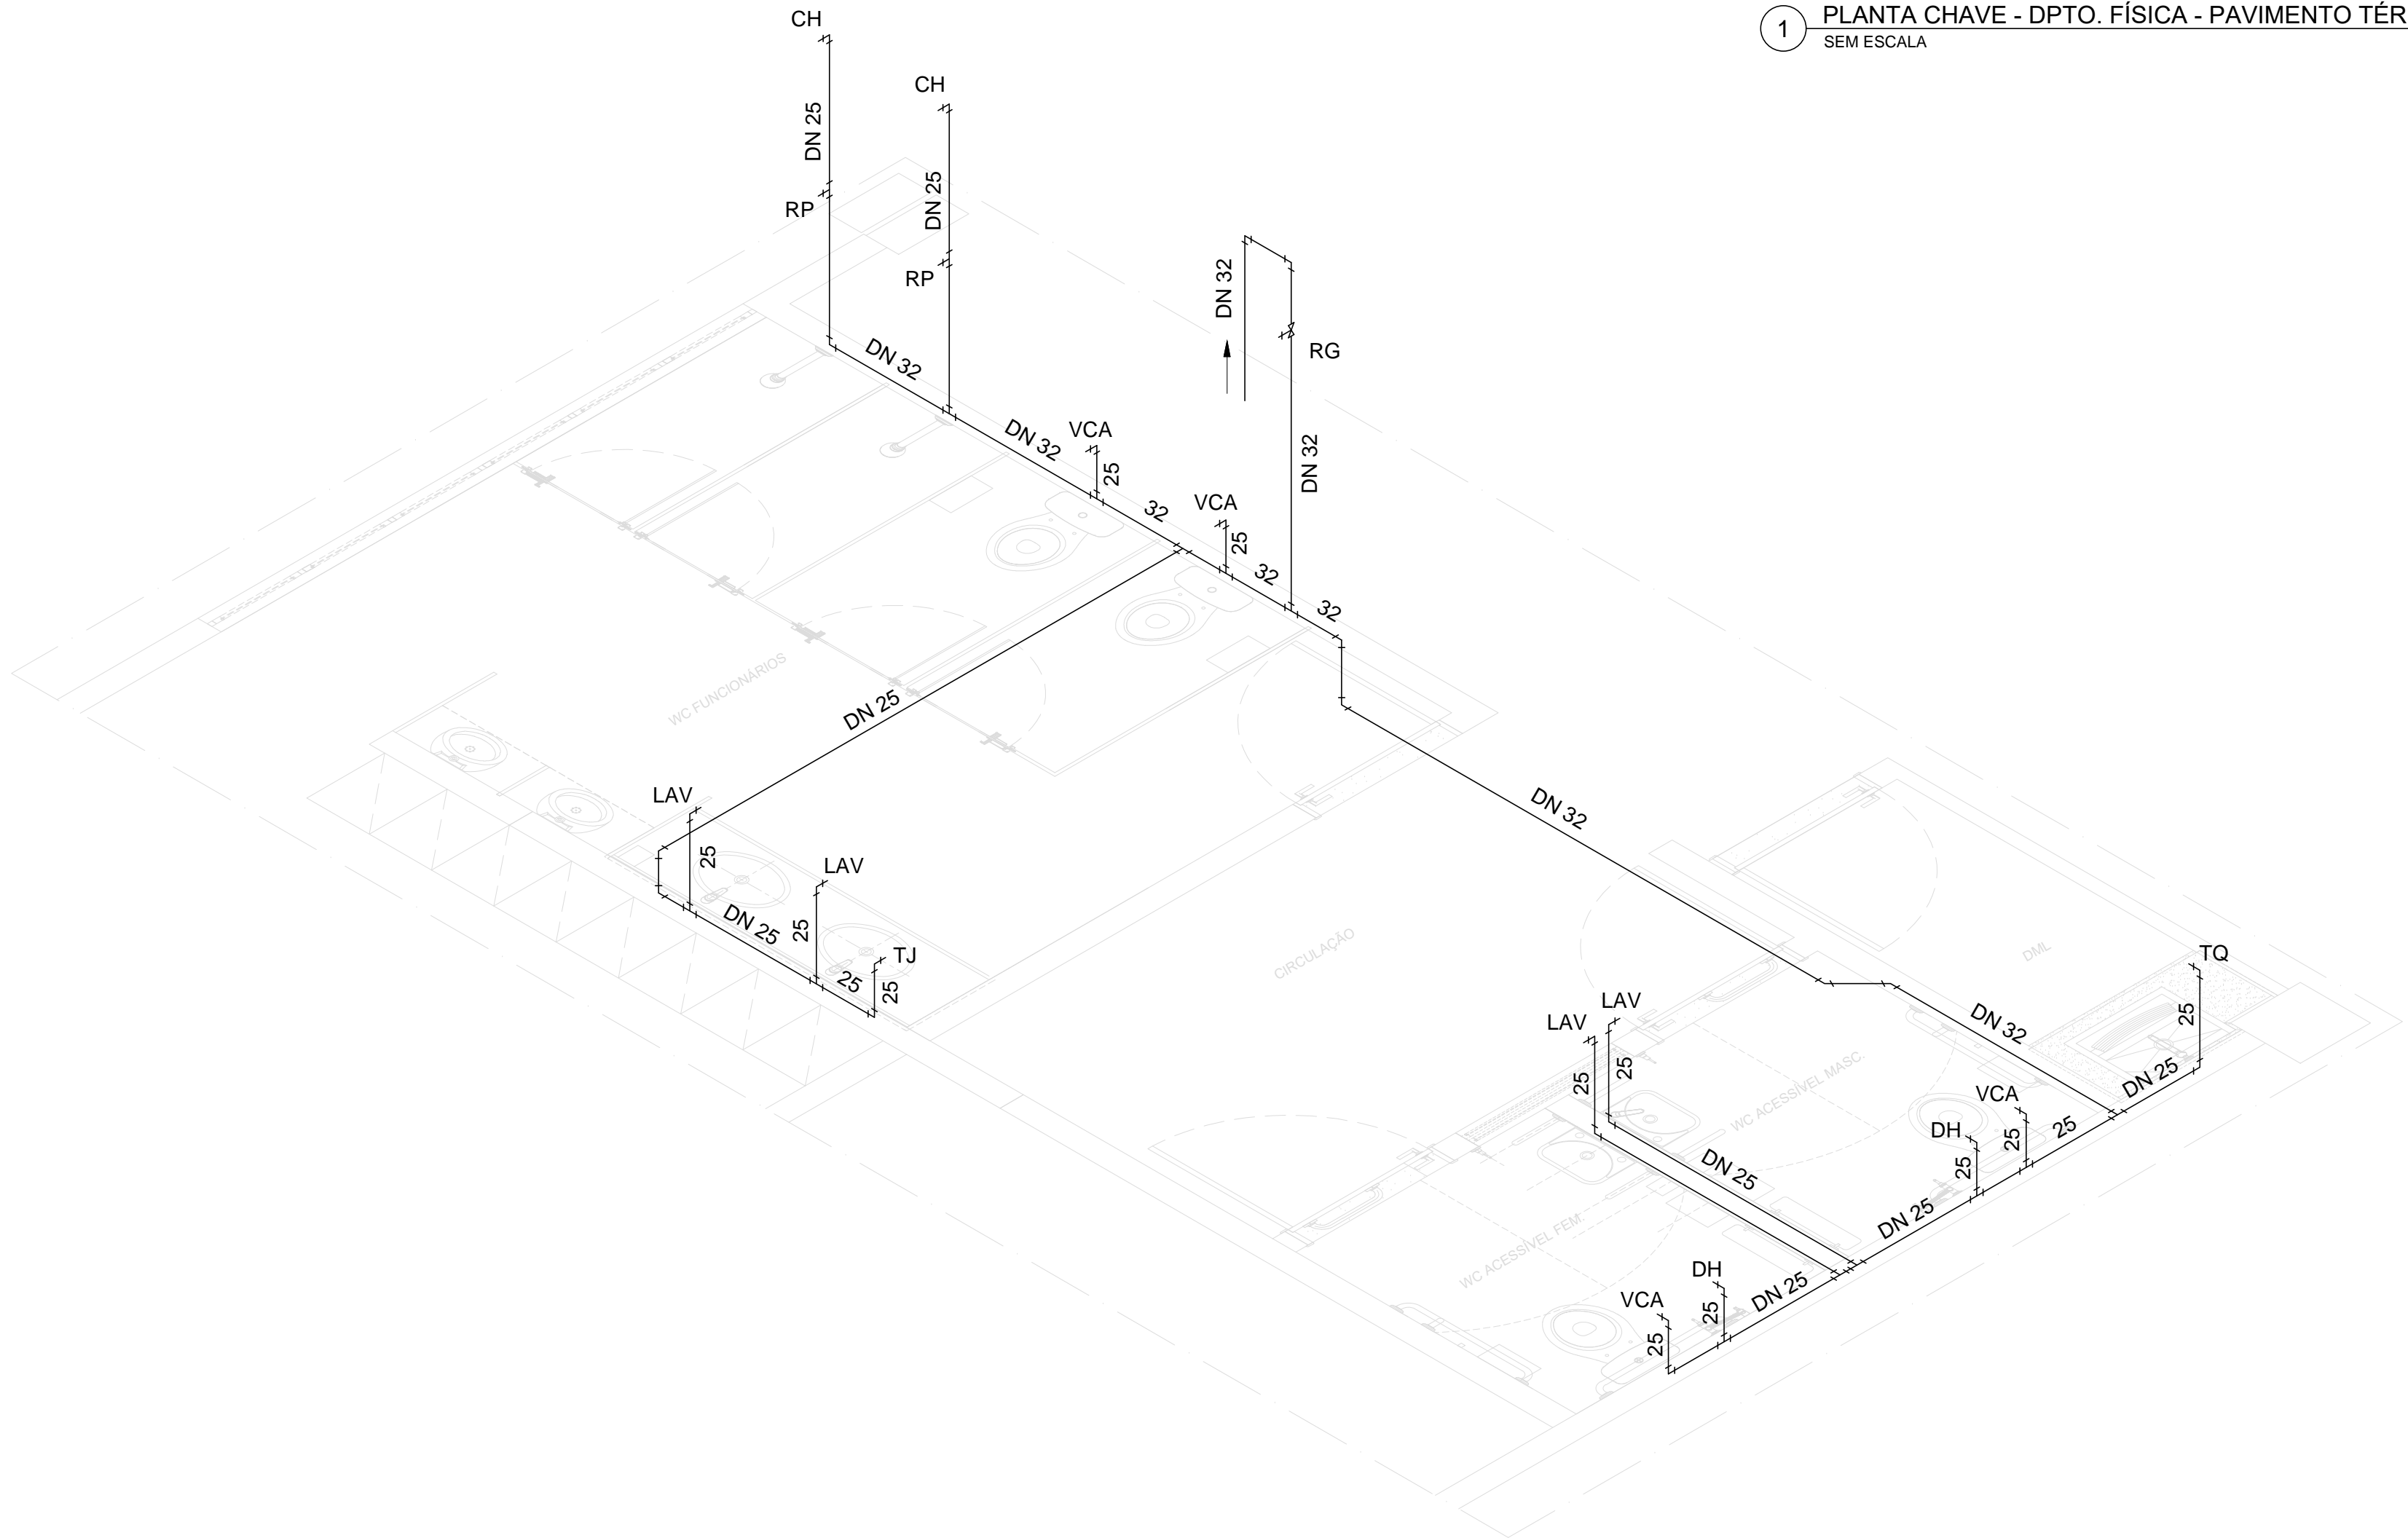

3 PERSPECTIVA ISOMÉTRICA – INSTALAÇÕES HIDRÁULICAS
ESCALA S/E

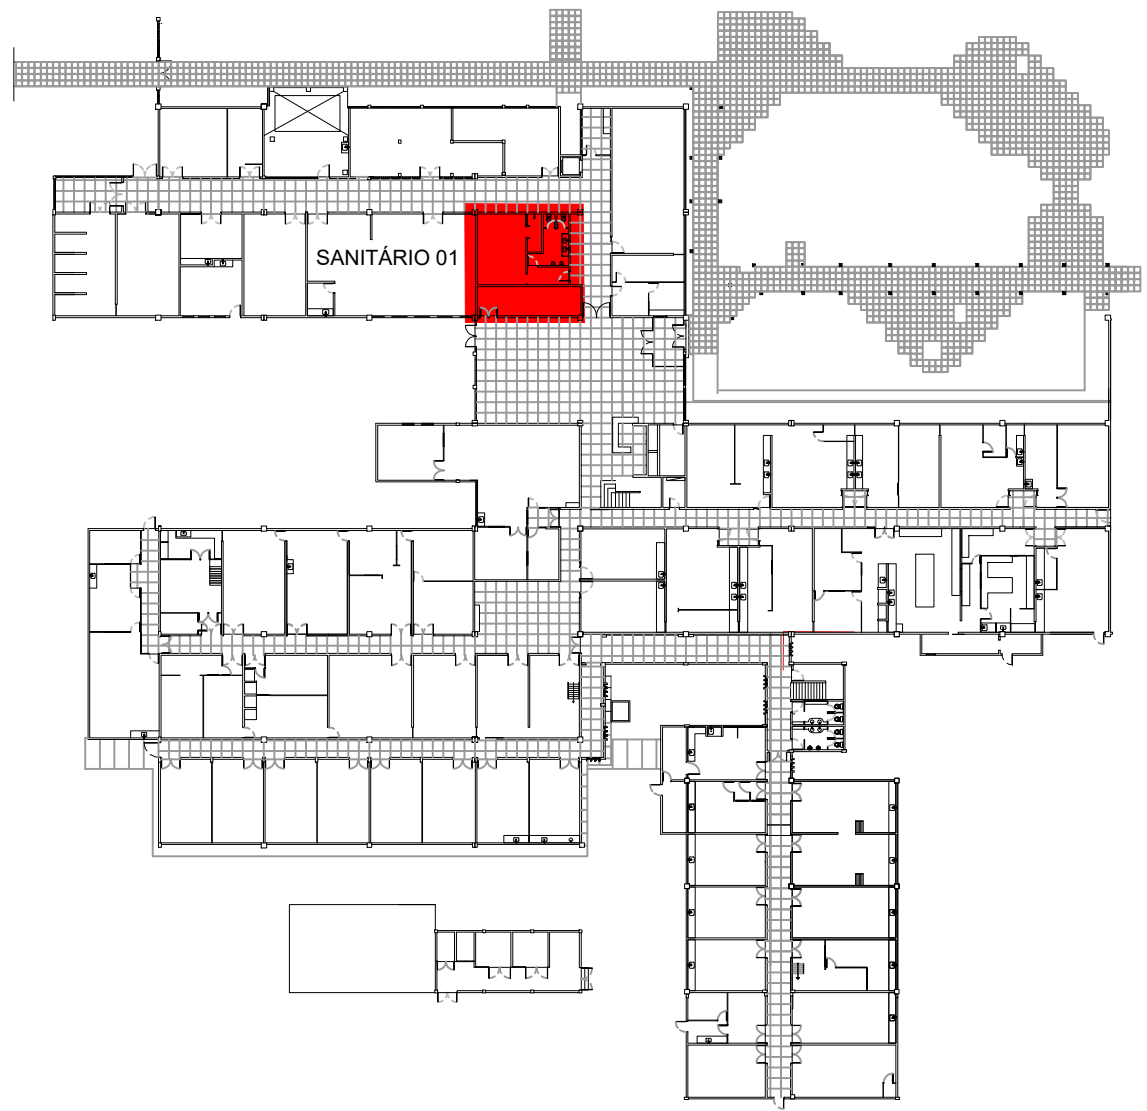

1 PLANTA CHAVE - DPTO. FÍSICA - PAVIMENTO TÉRREO
SEM ESCALA

00	SET/2020	EMIÇÃO INICIAL				
REV.	DATA	OBSERVAÇÕES	DESENHO	REVISÃO	APROVAÇÃO	AUTORIZAÇÃO
 UNIVERSIDADE FEDERAL DE PERNAMBUCO SUPERINTENDÊNCIA DE INFRAESTRUTURA DIRETORIA DE PLANOS E PROJETOS					C A M P U S R E C I F E	
Projeto: CCEN - INTERVENÇÃO DE ACESSIBILIDADE FÍSICA DO DPTO. DE FÍSICA					Área Monitor: HIDROSSANITÁRIO	
Título do documento: INSTALAÇÕES HIDROSSANITÁRIAS DO SANITÁRIO 01					Escala: PROJETO EXECUTIVO	
quadro de áreas:					prancha: 09 / 12	
					escala: INDICADA	
					data: SETEMBRO/2020	
responsáveis técnicos:						
D.P.P. EDILSON FRANÇA		ENG. CIVIL - CREA 14821	D.P.P. ISABEL PINTO		DIRETORA	
D.P.P. ITALO LÓBO		DESENHISTA	SINFRA CARLOS FALÇAO		SUPERINTENDENTE	
			UFFPE ALFREDO GOMES		REITOR	