


PLANTA BAIXA GENÉRICA SANITÁRIOS 02, 03 E 04
INSTALAÇÕES DE ESGOTO


2 ESCALA 1/25

LEGENDA:	
VP	VENTILAÇÃO PRIMÁRIA
TQ	TUBO DE QUEDA
AF	COLUNA DE DISTRIBUIÇÃO DE ÁGUA FRIA
AP	CONDUTOR VERTICAL DE ÁGUAS PLUVIAIS
RG	REGISTRO DE GAVETA
VCA	VASO COM CAIXA ACOPLADA
LAV	LAVATÓRIO
TJ	TORNEIRA DE JARDIM
DH	DUCHA HIGIÊNICA
◀	SENTIDO DA INCLINAÇÃO DA CALHA

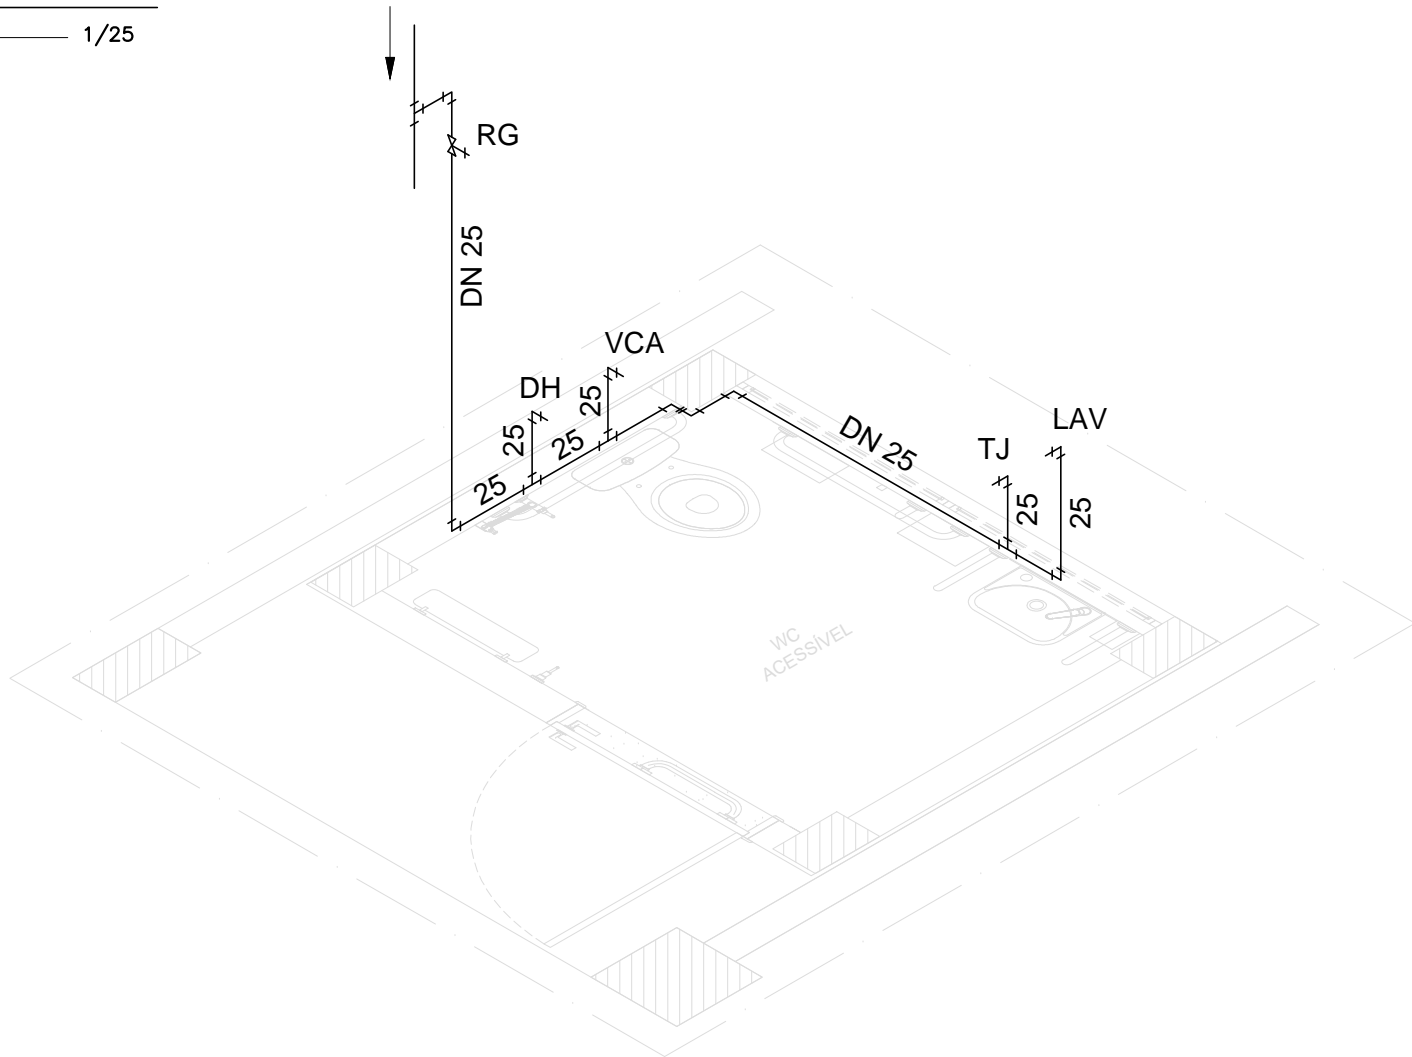


PERSPECTIVA GENÉRICA SANITÁRIOS 02, 03 E 04
INSTALAÇÕES HIDRÁULICAS

3 ESCALA S/E

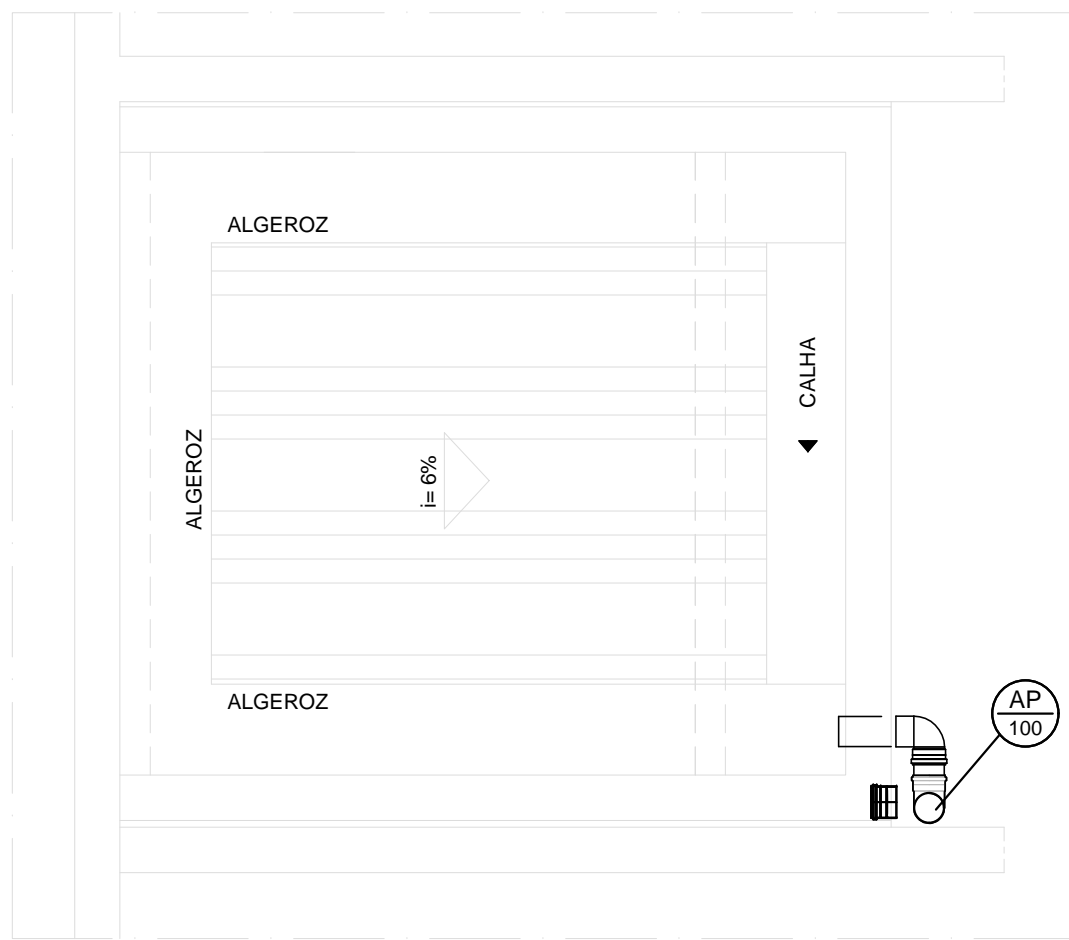


PLANTA BAIXA – DRENAGEM DA COBERTA

6 ESCALA 1/25

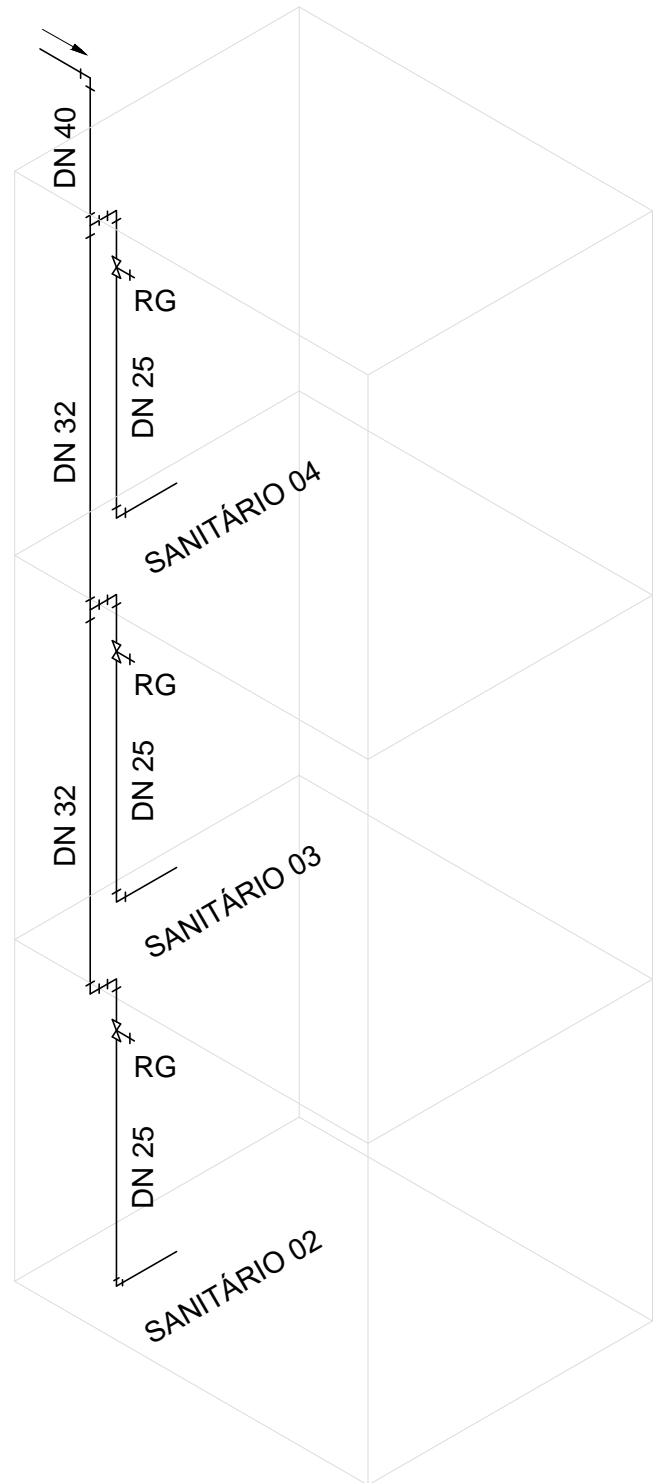


ESQUEMA VERTICAL DA COLUNA
DE DISTRIBUIÇÃO DE ÁGUA FRIA

4 ESCALA S/E

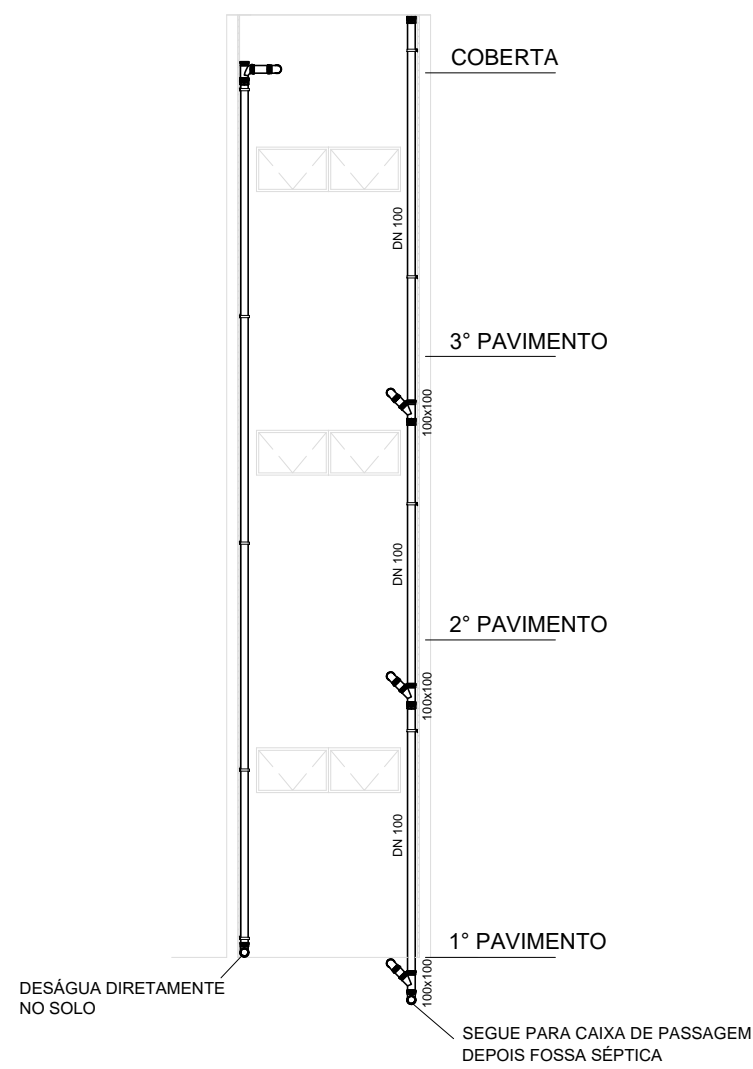


ESQUEMA VERTICAL DO TUBO DE QUEDA, VENTILADOR
PRIMÁRIO E TUBULAÇÃO DE ÁGUAS PLUVIAIS

5 ESCALA 1/100

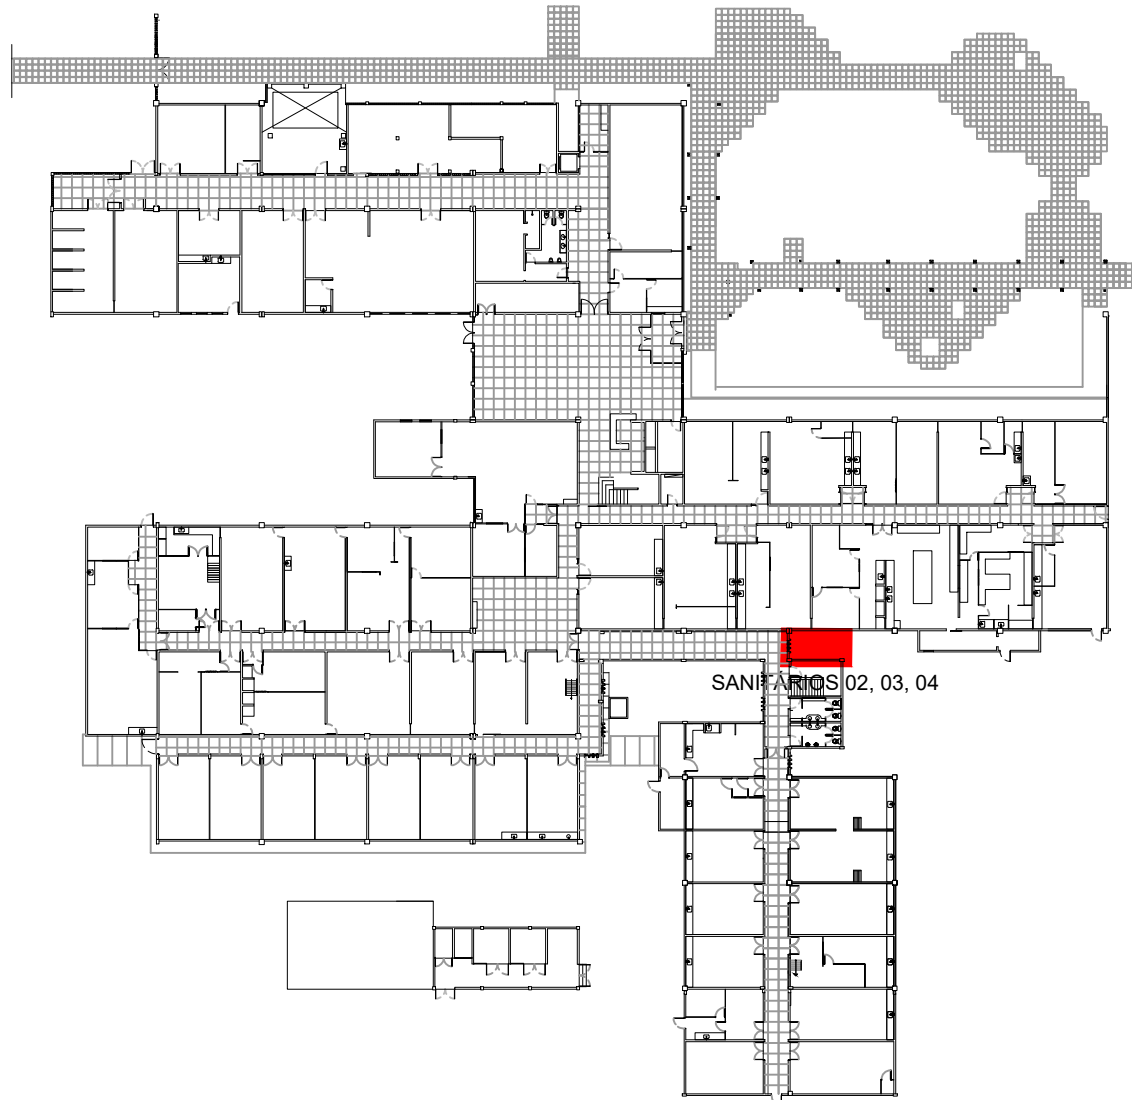

1 PLANTA CHAVE - DPTO. FÍSICA - PAVIMENTO TÉRREO
SEM ESCALA

00	SET/2020	EMISSÃO INICIAL					
REV.	DATA	OBSERVAÇÕES	DESENHO	REVISÃO	APROVAÇÃO		AUTORIZAÇÃO
<div><div>UNIVERSIDADE FEDERAL DE PERNAMBUCO SUPERINTENDÊNCIA DE INFRAESTRUTURA DIRETORIA DE PLANOS E PROJETOS</div></div>						C A M P U S R E C I F E	
projeto: CCEN - INTERVENÇÃO DE ACESSIBILIDADE FÍSICA DO DPTO. DE FÍSICA						área técnica: HIDROSSANITÁRIO	
título do documento: INSTALAÇÕES HIDROSSANITÁRIAS E DRENAGEM DA COBERTA DOS SANITÁRIOS 02, 03 E 04						etapa: PROJETO EXECUTIVO	
quadro de áreas:						prancha: 10 / 12	
						escala: INDICADA	
						data: SETEMBRO/2020	
responsáveis técnicos:							
responsável	D.P.P. EDILSON FRANÇA		ENG. CIVIL - CREA 14821	D.P.P. SINFRA	ISABEL PINTO	DIRETORA SUPERINTENDENTE REITOR	
	D.P.P. ITALO LÔBO		DESENHISTA	UFPE	CARLOS FALÇÃO		
					ALFREDO GOMES		