



2 PLANTA BAIXA WC MASCULINO PNE  
INSTALAÇÕES DE ESGOTO  
ESCALA 1/25

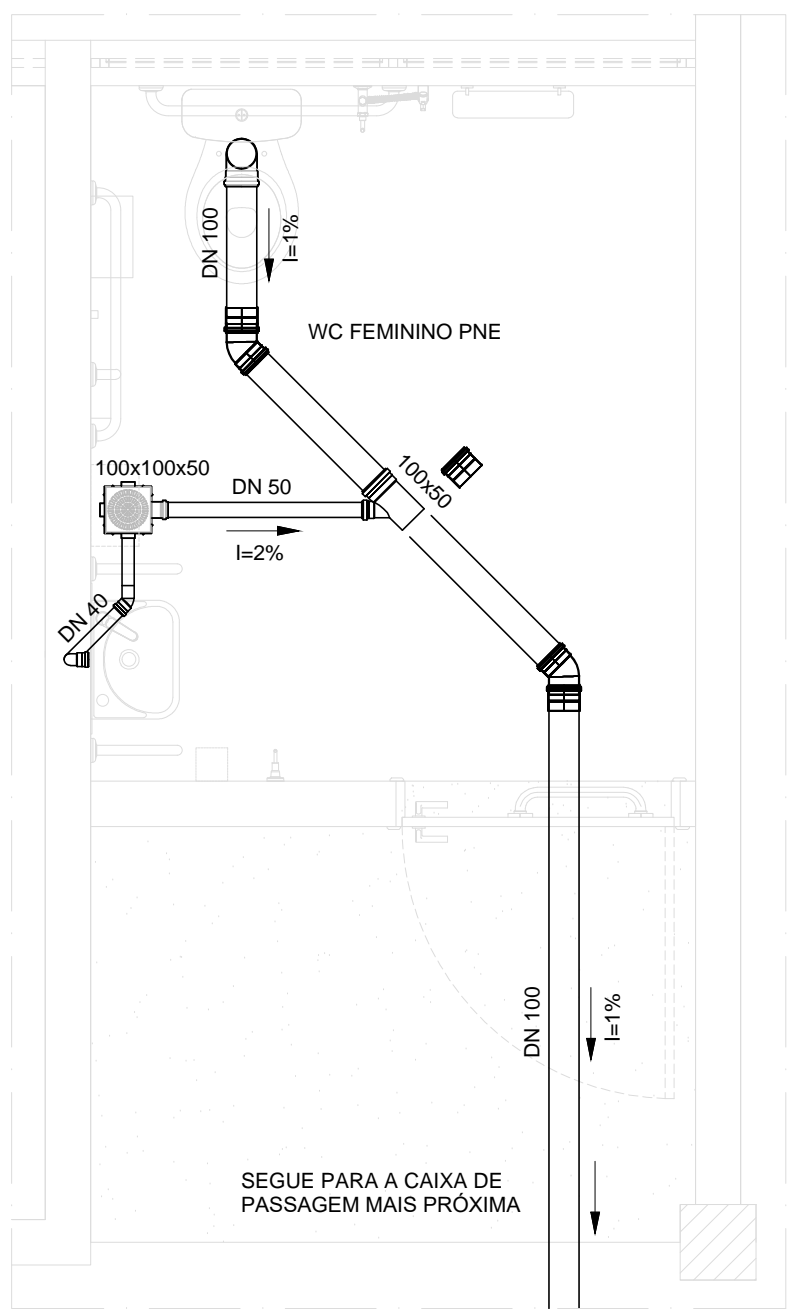


3 PLANTA BAIXA WC FEMININO PNE  
INSTALAÇÕES DE ESGOTO  
ESCALA 1/25


- LEGENDA:
- RG REGISTRO DE GAVETA
  - VCA VASO COM CAIXA ACOPLADA
  - LAV LAVATÓRIO
  - TJ TORNEIRA DE JARDIM
  - DH DUCHA HIGIÊNICA

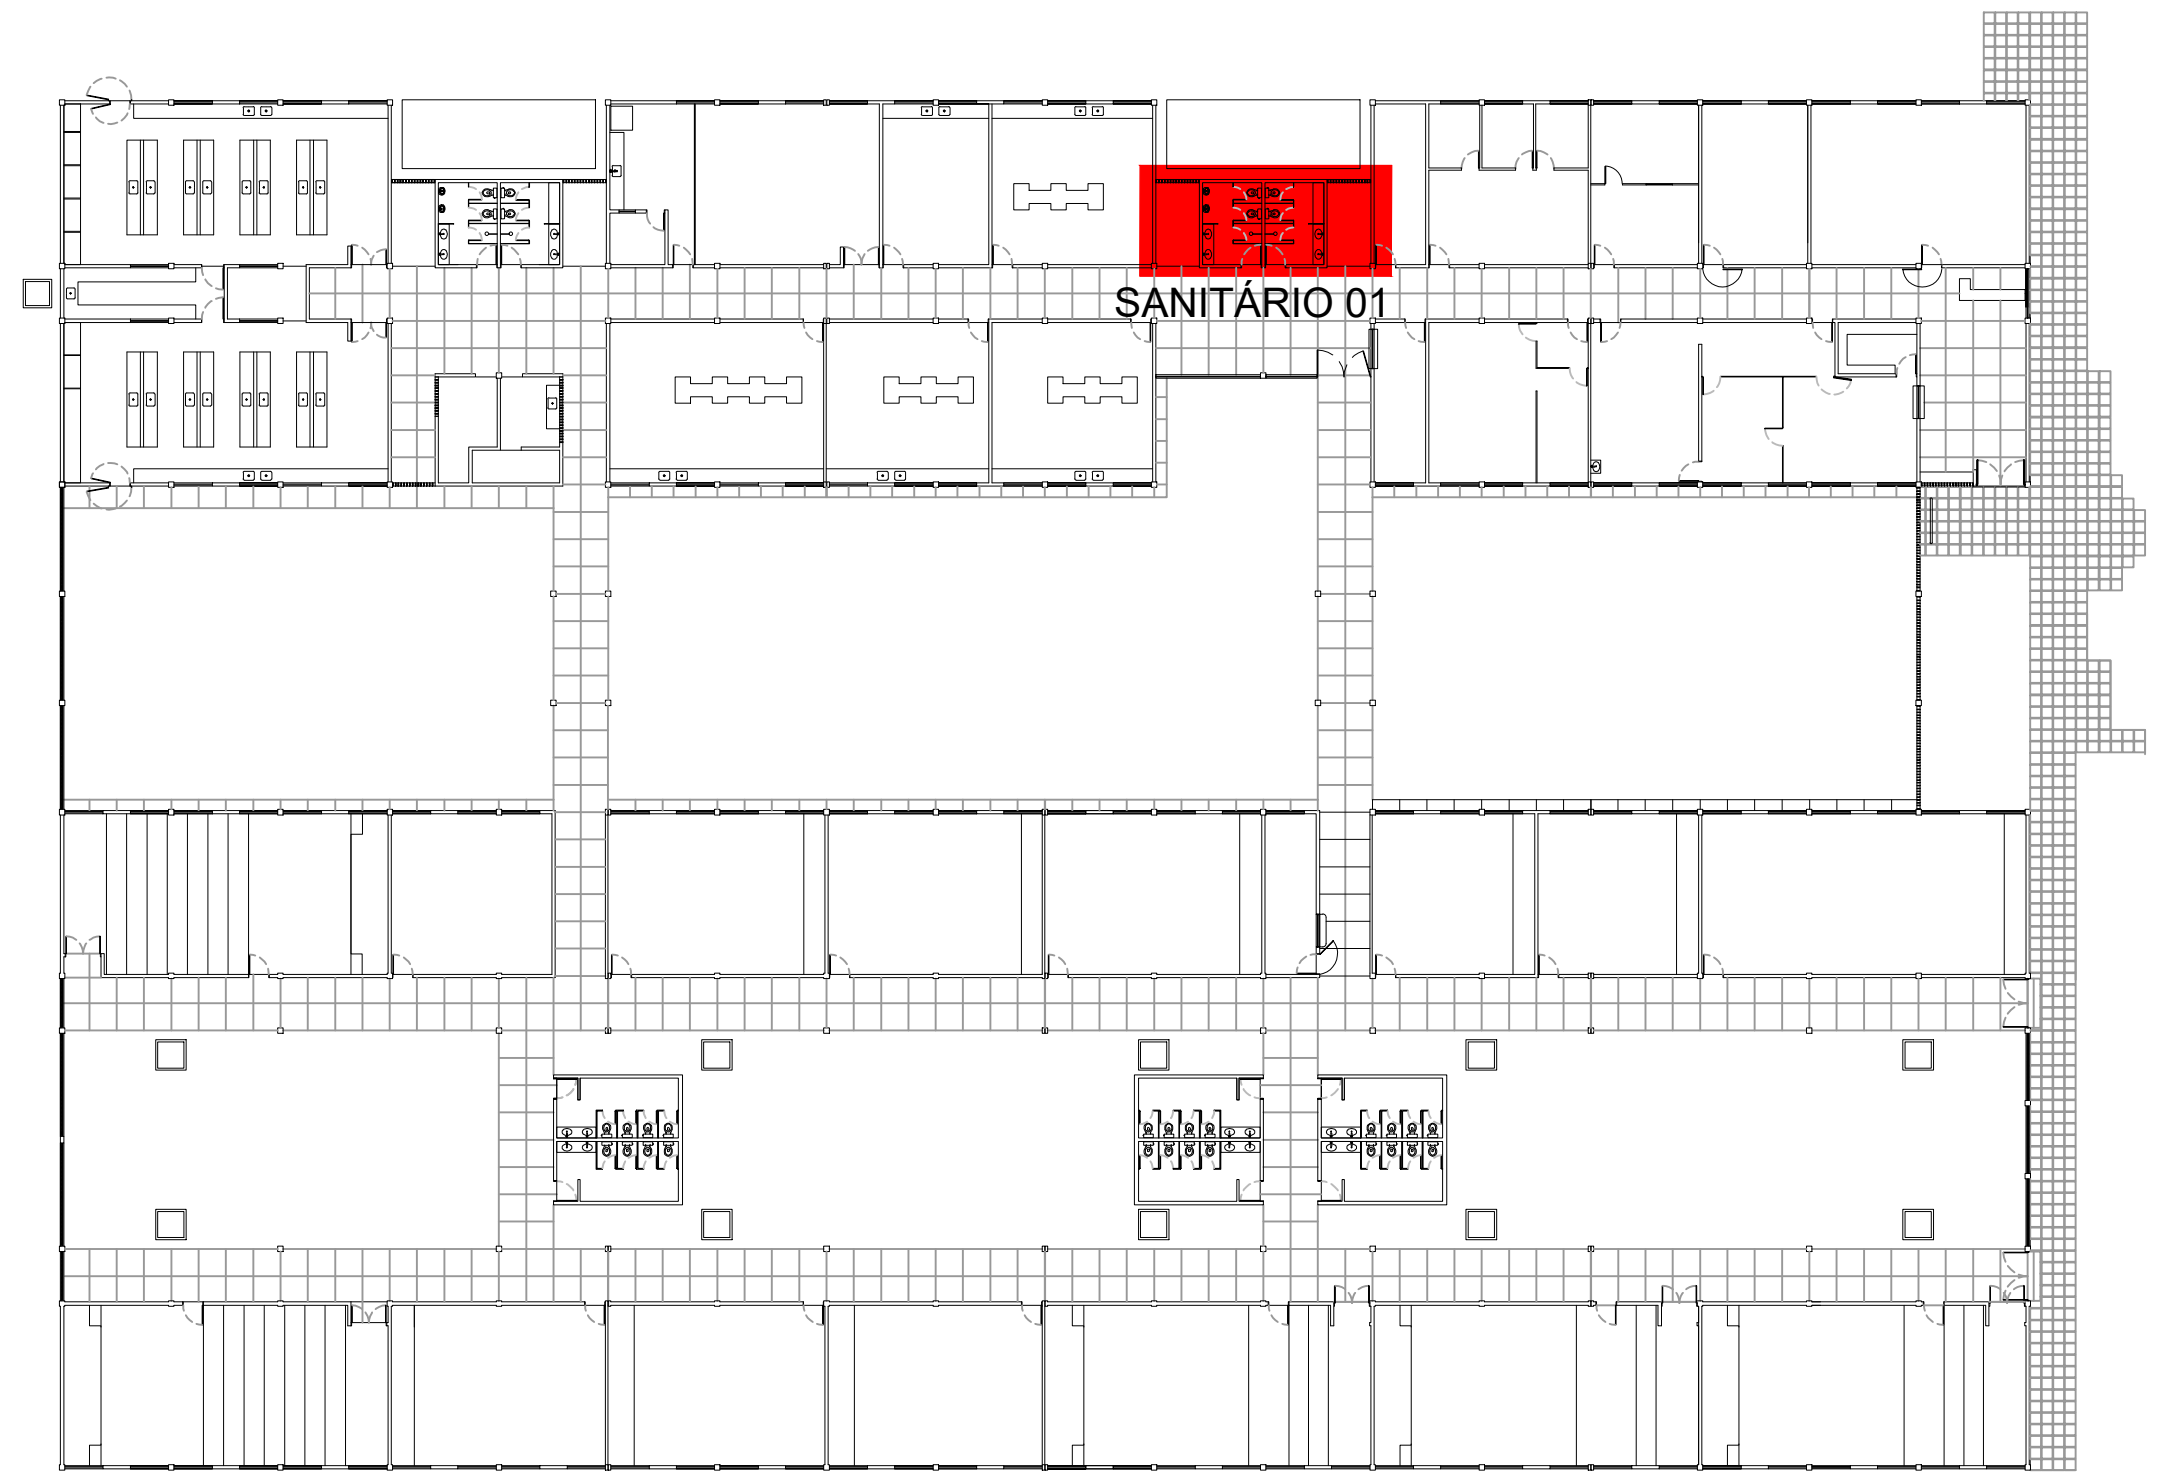

1 PLANTA CHAVE - ÁREA II - PAVIMENTO TÉRREO  
SEM ESCALA

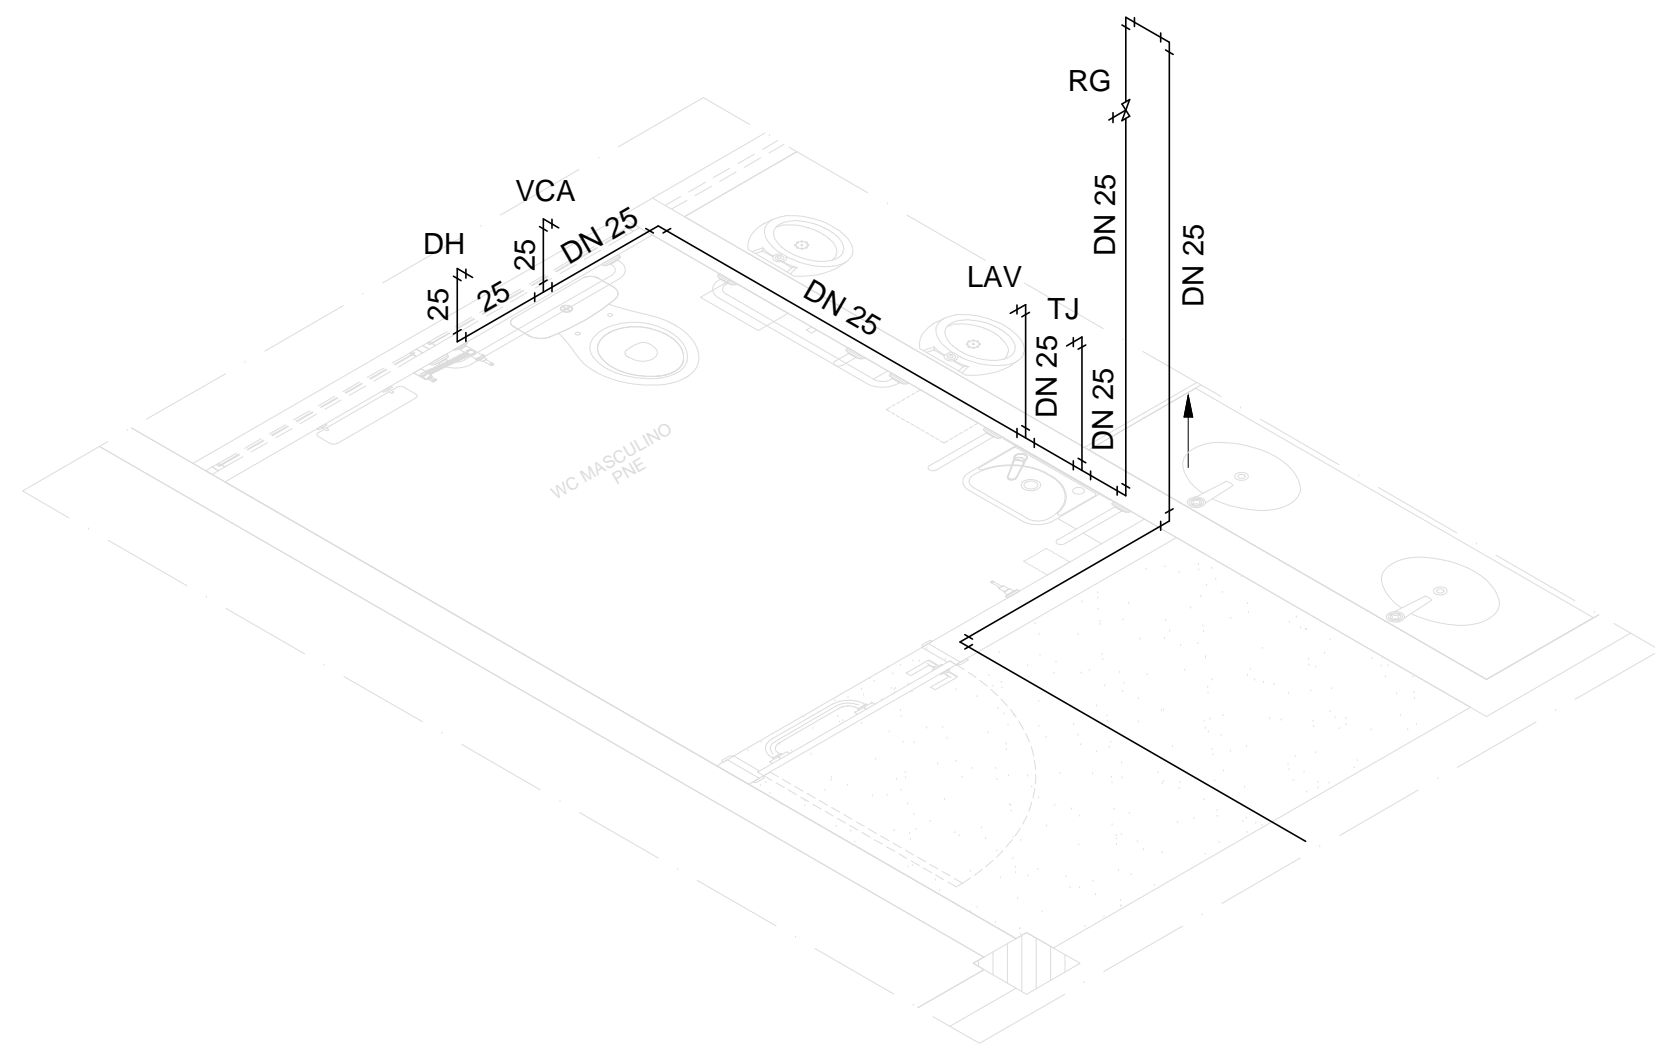

4 PERSPECTIVA ISOMÉTRICA WC MASCULINO PNE  
INSTALAÇÕES HIDRÁULICAS  
ESCALA S/E

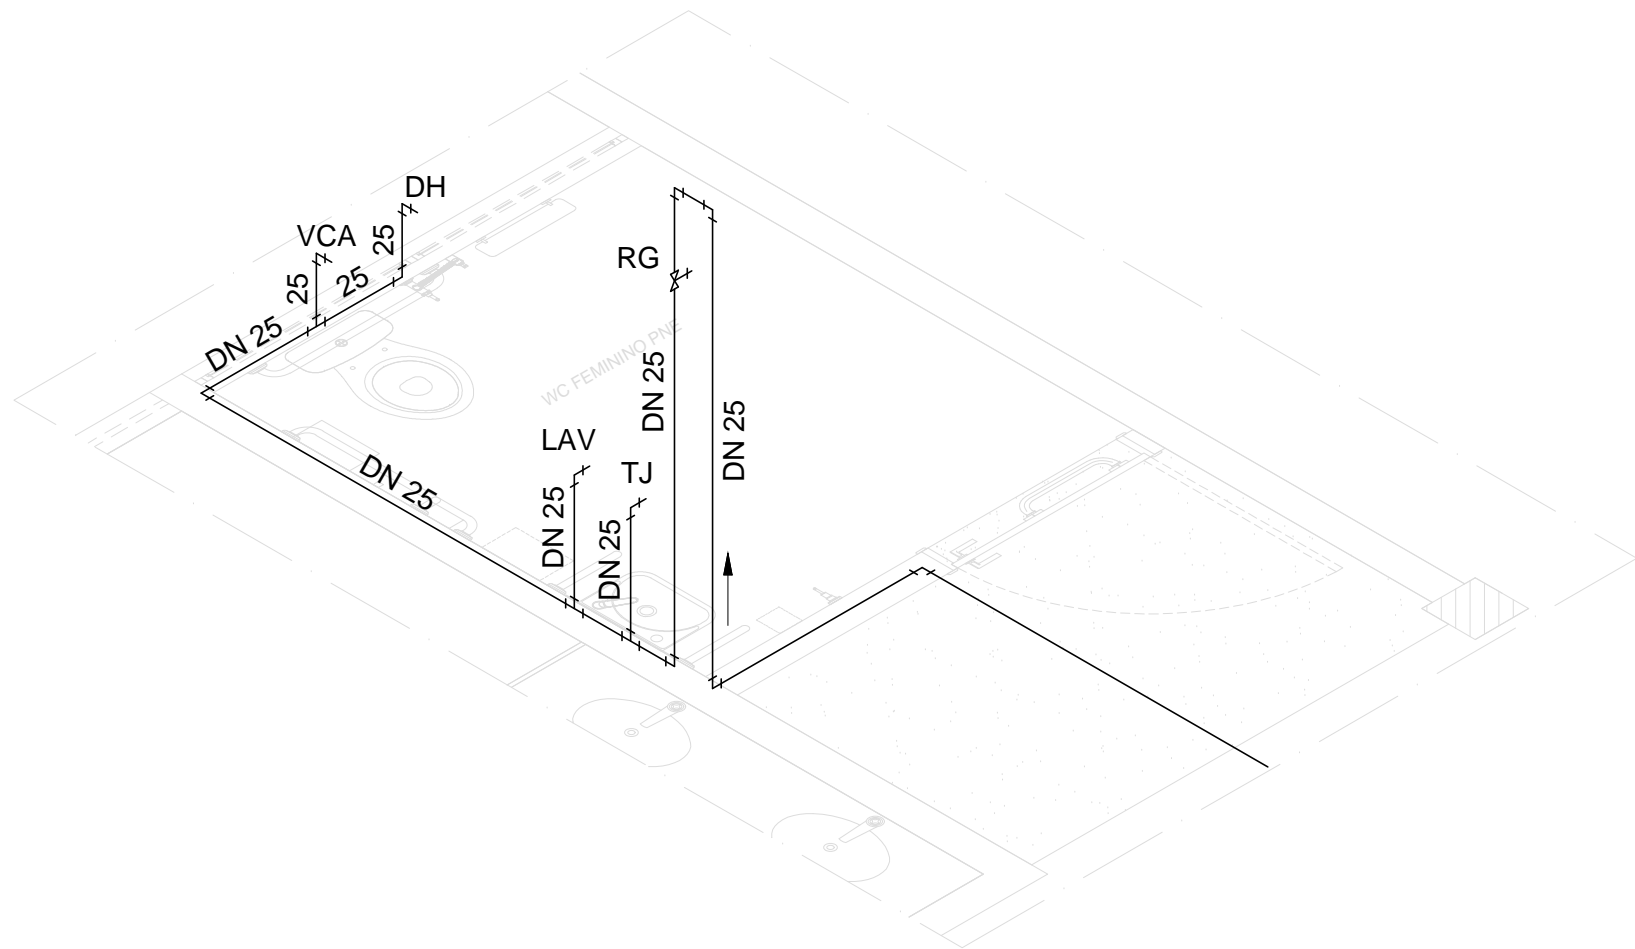

5 PERSPECTIVA ISOMÉTRICA WC FEMININO PNE  
INSTALAÇÕES HIDRÁULICAS  
ESCALA S/E

00	OUT/2020	EMIÇÃO INICIAL					
REV.	DATA	OBSERVAÇÕES	DESENHO	REVISÃO	APROVAÇÃO	AUTORIZAÇÃO	
<div><div>UNIVERSIDADE FEDERAL DE PERNAMBUCO SUPERINTENDÊNCIA DE INFRAESTRUTURA DIRETORIA DE PLANOS E PROJETOS</div></div>						CAMPUS RECIFE	
projeto: CCEN - INTERVENÇÃO DE ACESSIBILIDADE FÍSICA						área técnica: HIDROSSANITÁRIO	
título do documento: ÁREA II - INSTALAÇÕES HIDROSSANITÁRIAS DO SANITÁRIO 01						etapa: PROJETO EXECUTIVO	
quadro de áreas:						prancha: 07 / 12	
						escala: INDICADA	
						data: OUTUBRO/2020	
responsáveis técnicos:							
D.P.P. EDILSON FRANÇA		ENG. CIVIL - CREA 14821		D.P.P. ISABEL PINTO		DIRETORA	
D.P.P. ITALO LÓBO		DESENHISTA		SINFRA CARLOS FALÇAO		SUPERINTENDENTE	
				UFPE ALFREDO GOMES		REITOR	