



OBS: A DESCIDA DE ESGOTO SERÁ FEITA PELA COLUNA DE ESGOTO EXISTENTE

3 PLANTA BAIXA – INSTALAÇÕES DE ESGOTO
ESCALA 1/25


LEGENDA:	
P	PIA
RG	REGISTRO DE GAVETA
RP	REGISTRO DE PRESSÃO
VCA	VASO COM CAIXA ACOPLADA
MIC	MICTÓRIO
LAV	LAVATÓRIO
TJ	TORNEIRA DE JARDIM
DH	DUCHA HIGIÊNICA
CH	CHUVEIRO

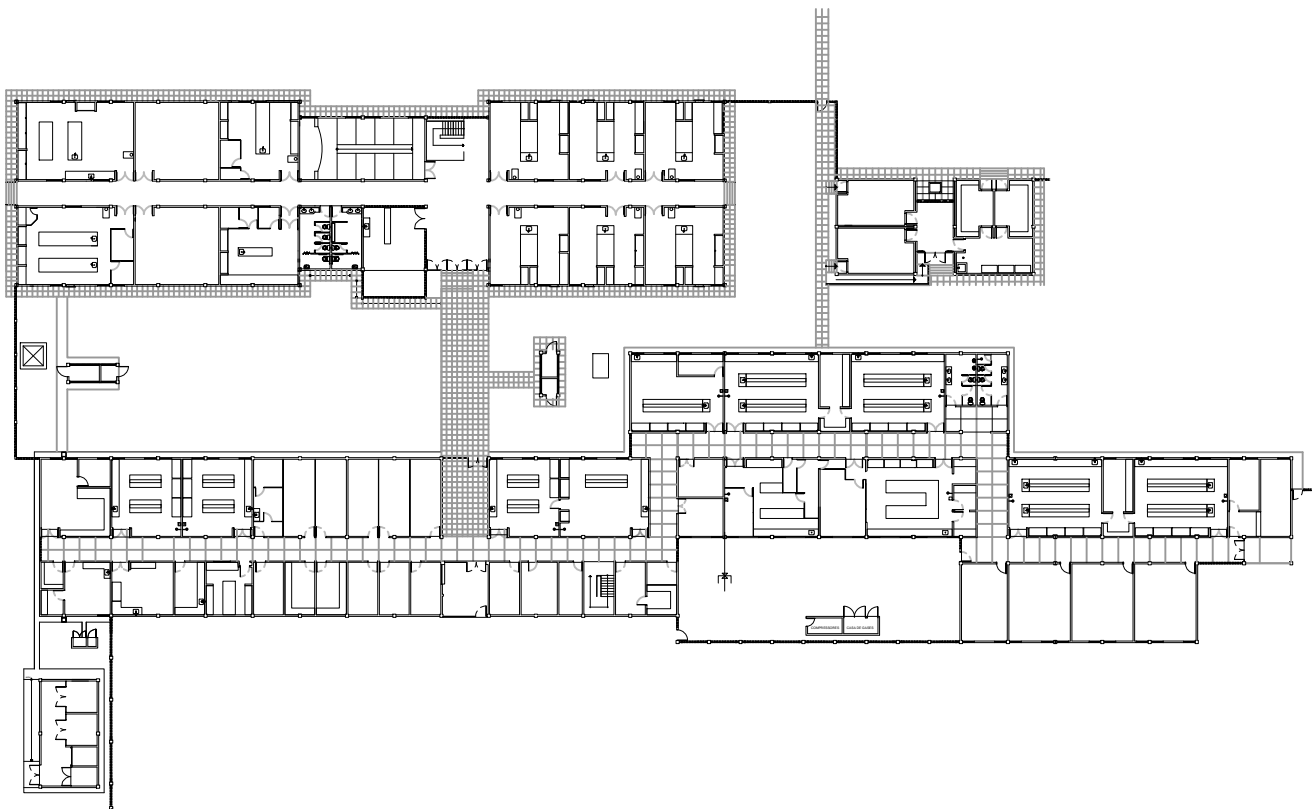

1 PLANTA CHAVE DPTO. DE QUÍMICA - PAVIMENTO TÉRREO
S/ESCALA

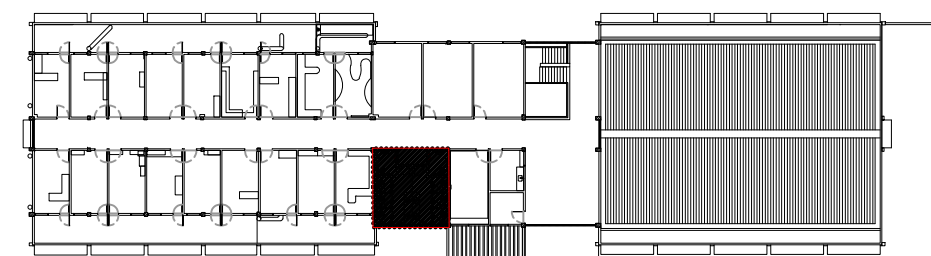

2 PLANTA CHAVE DPTO. DE QUÍMICA - 1º PAVIMENTO
S/ESCALA

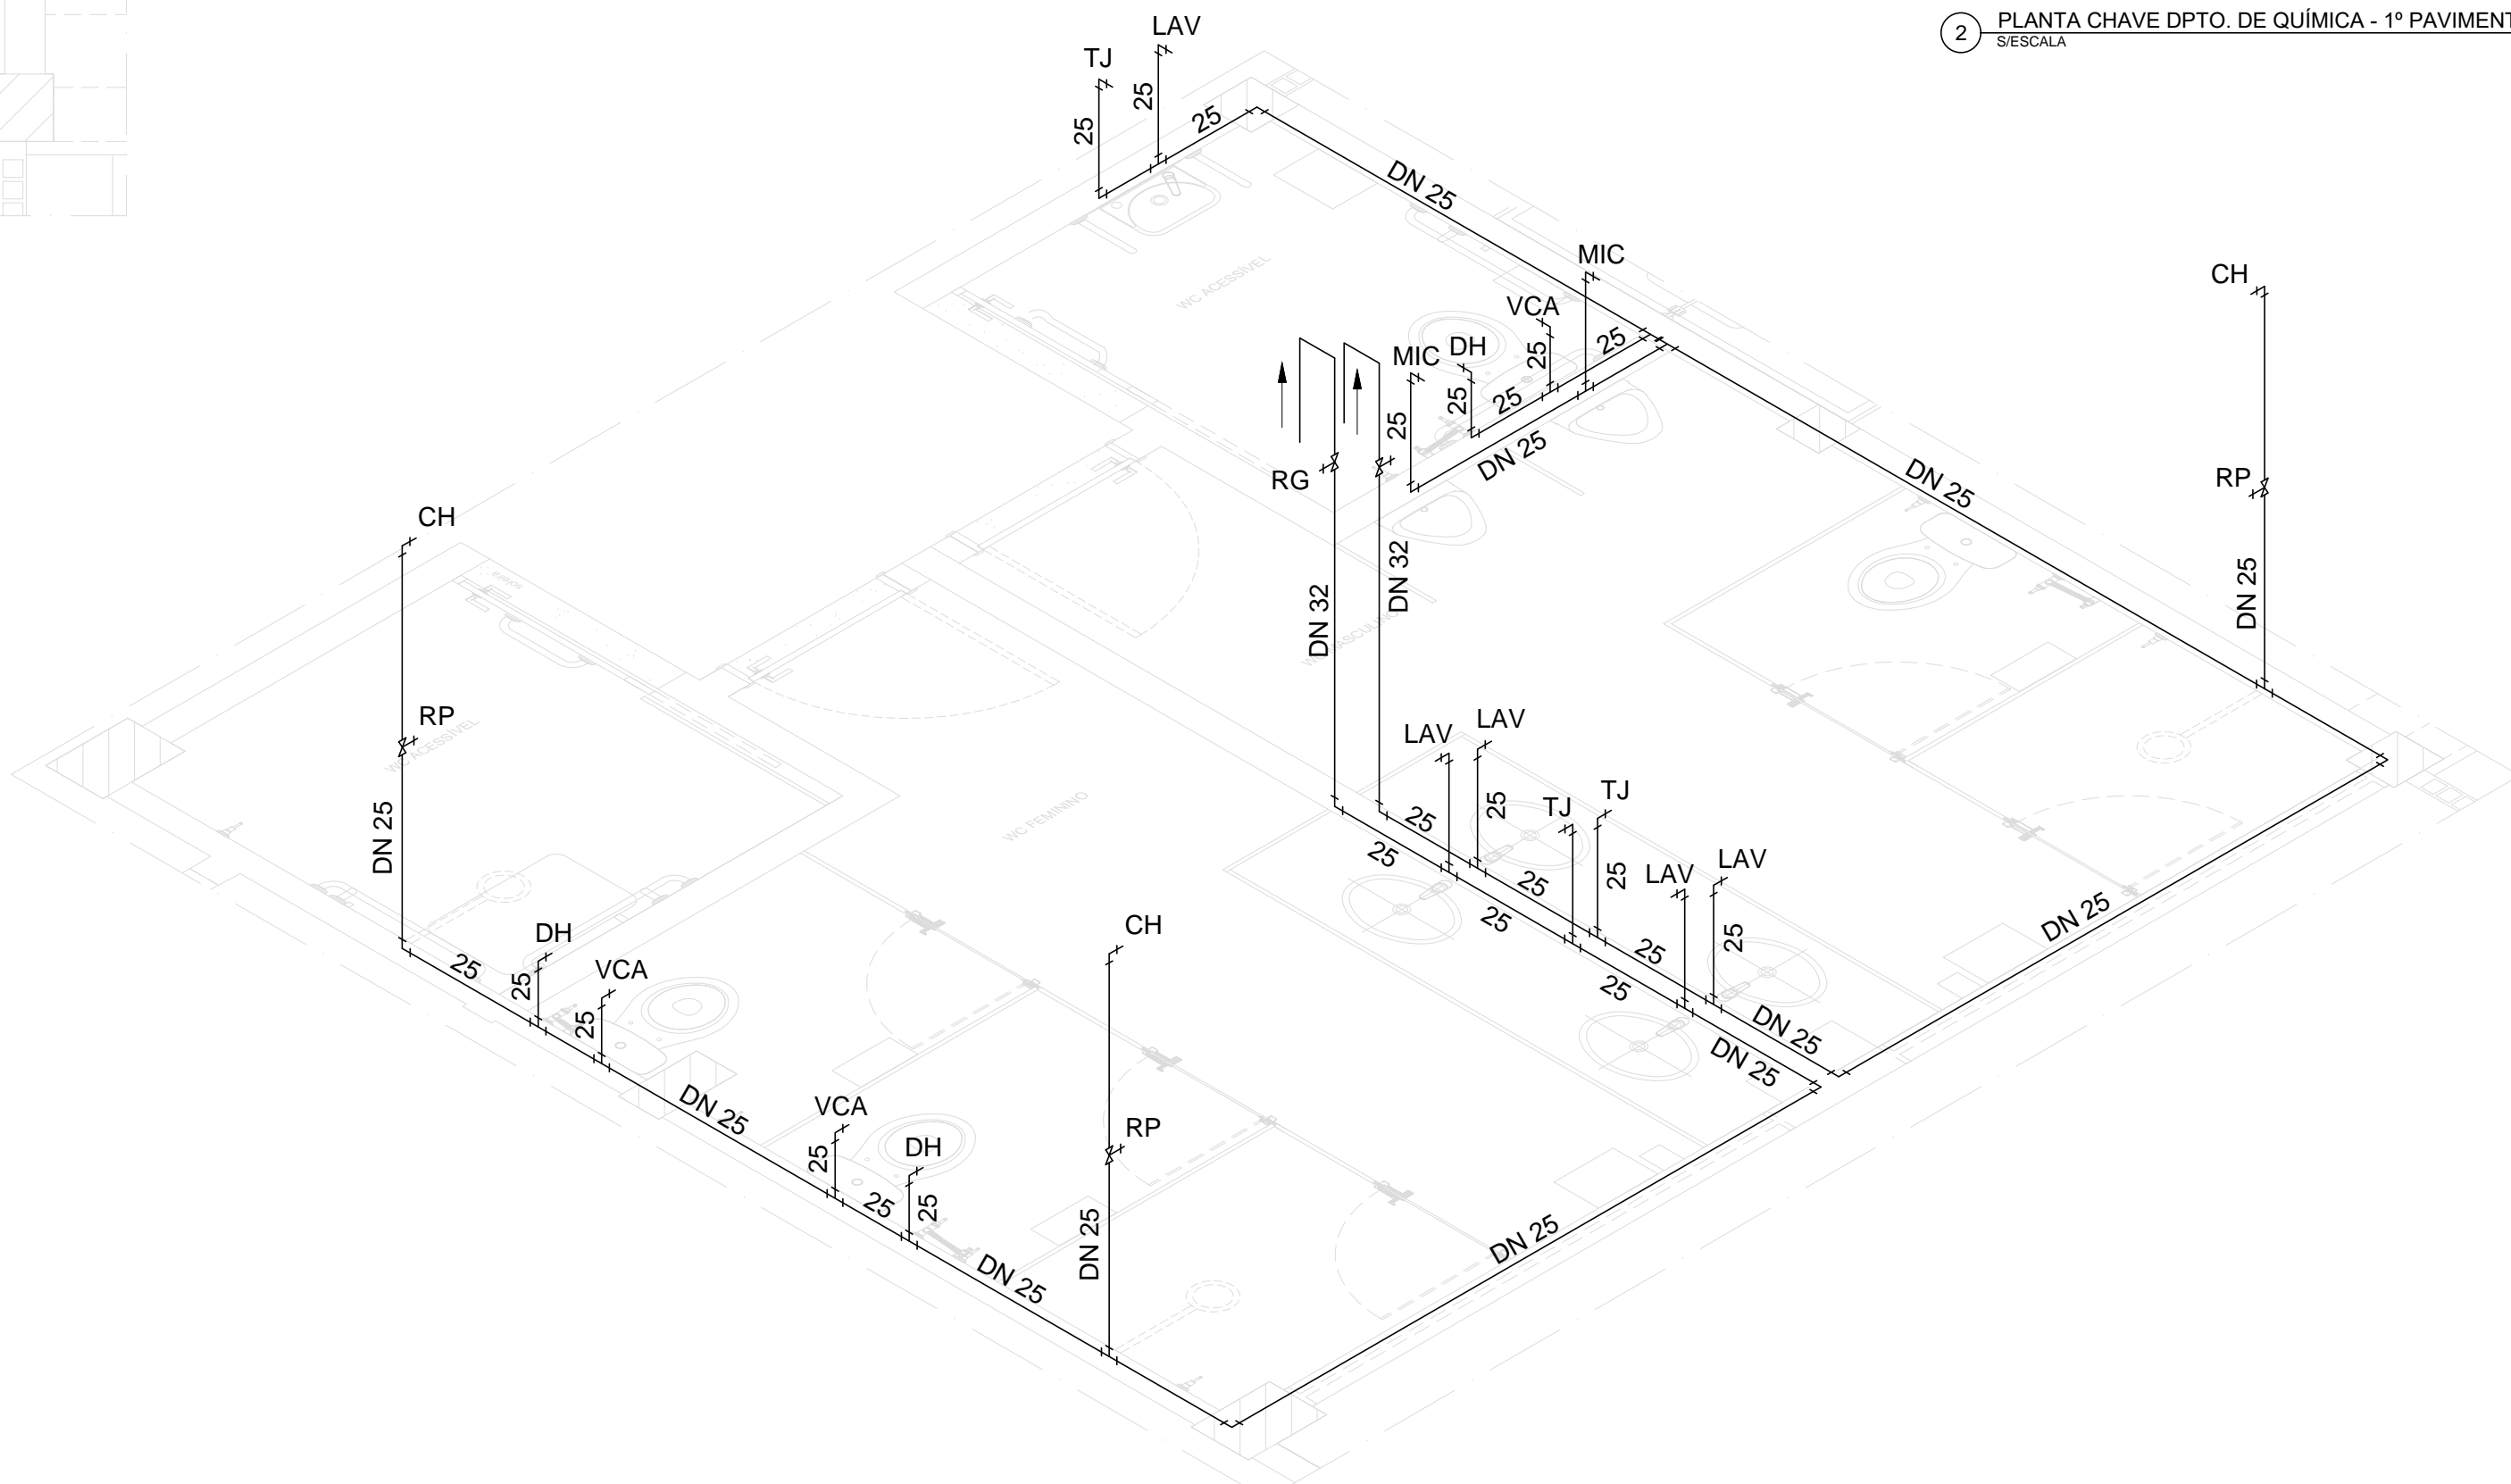

4 PERSPECTIVA ISOMÉTRICA – INSTALAÇÕES HIDRÁULICAS
ESCALA S/E

00	DEZ/2020	EMIÇÃO INICIAL					
REV.	DATA	OBSERVAÇÕES	DESENHO	REVISÃO	APROVAÇÃO	AUTORIZAÇÃO	
<div><div>UNIVERSIDADE FEDERAL DE PERNAMBUCO SUPERINTENDÊNCIA DE INFRAESTRUTURA DIRETORIA DE PLANOS E PROJETOS</div></div>						C A M P U S R E C I F E	
projeto: CCEN - INTERVENÇÃO DE ACESSIBILIDADE FÍSICA - DPTO. DE QUÍMICA FUNDAMENTAL						área técnica: HIDROSSANITÁRIO	
título do documento: INSTALAÇÕES HIDROSSANITÁRIAS DO SANITÁRIO 02 - 1º PAVIMENTO						etapa: PROJETO EXECUTIVO	
quadro de áreas:						prancha: 02 / 12	
						escala: INDICADA	
						data: DEZEMBRO/2020	
responsáveis técnicos:							
D.P.P. EDILSON FRANÇA		ENG. CIVIL - CREA 14821		D.P.P. ISABEL PINTO		DIRETORA	
D.P.P. ITALO LÓBO		DESENHISTA		SINFRA CARLOS FALÇÃO		SUPERINTENDENTE	
				APPROVAÇÃO: UFPE ALFREDO GOMES		REITOR	