

2 PLANTA BAIXA – INSTALAÇÕES DE ESGOTO

ESCALA

1/25


LEGENDA:

- | | |
|-----|-------------------------|
| P | PIA |
| RG | REGISTRO DE GAVETA |
| RP | REGISTRO DE PRESSÃO |
| VCA | VASO COM CAIXA ACOPLADA |
| MIC | MICTÓRIO |
| LAV | LAVATÓRIO |
| TJ | TORNEIRA DE JARDIM |
| DH | DUCHA HIGIÊNICA |

3 PERSPECTIVA ISOMÉTRICA – INSTALAÇÕES HIDRÁULICAS


ESCALA

S/E

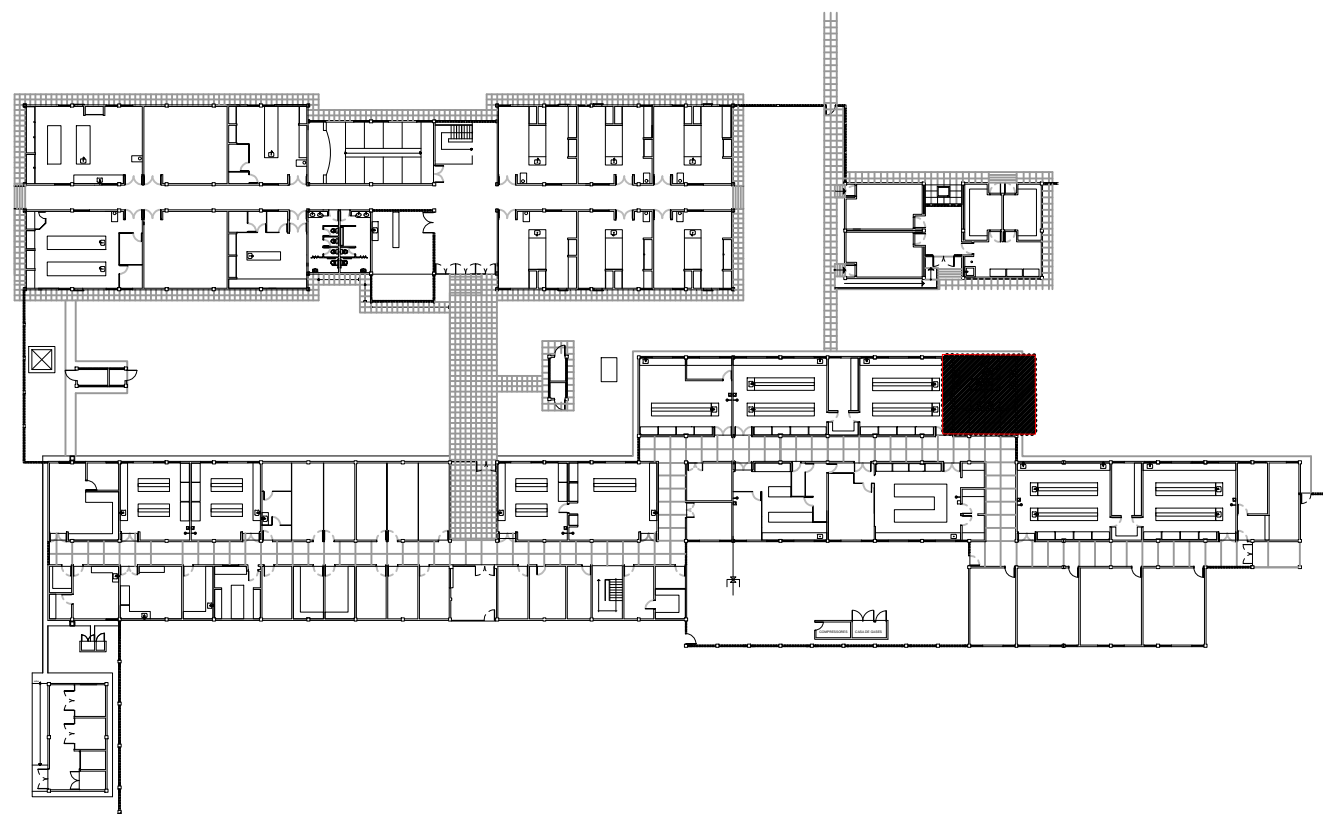

1 PLANTA CHAVE DPTO. DE QUÍMICA - PAVIMENTO TÉRREO

S/ESCALA

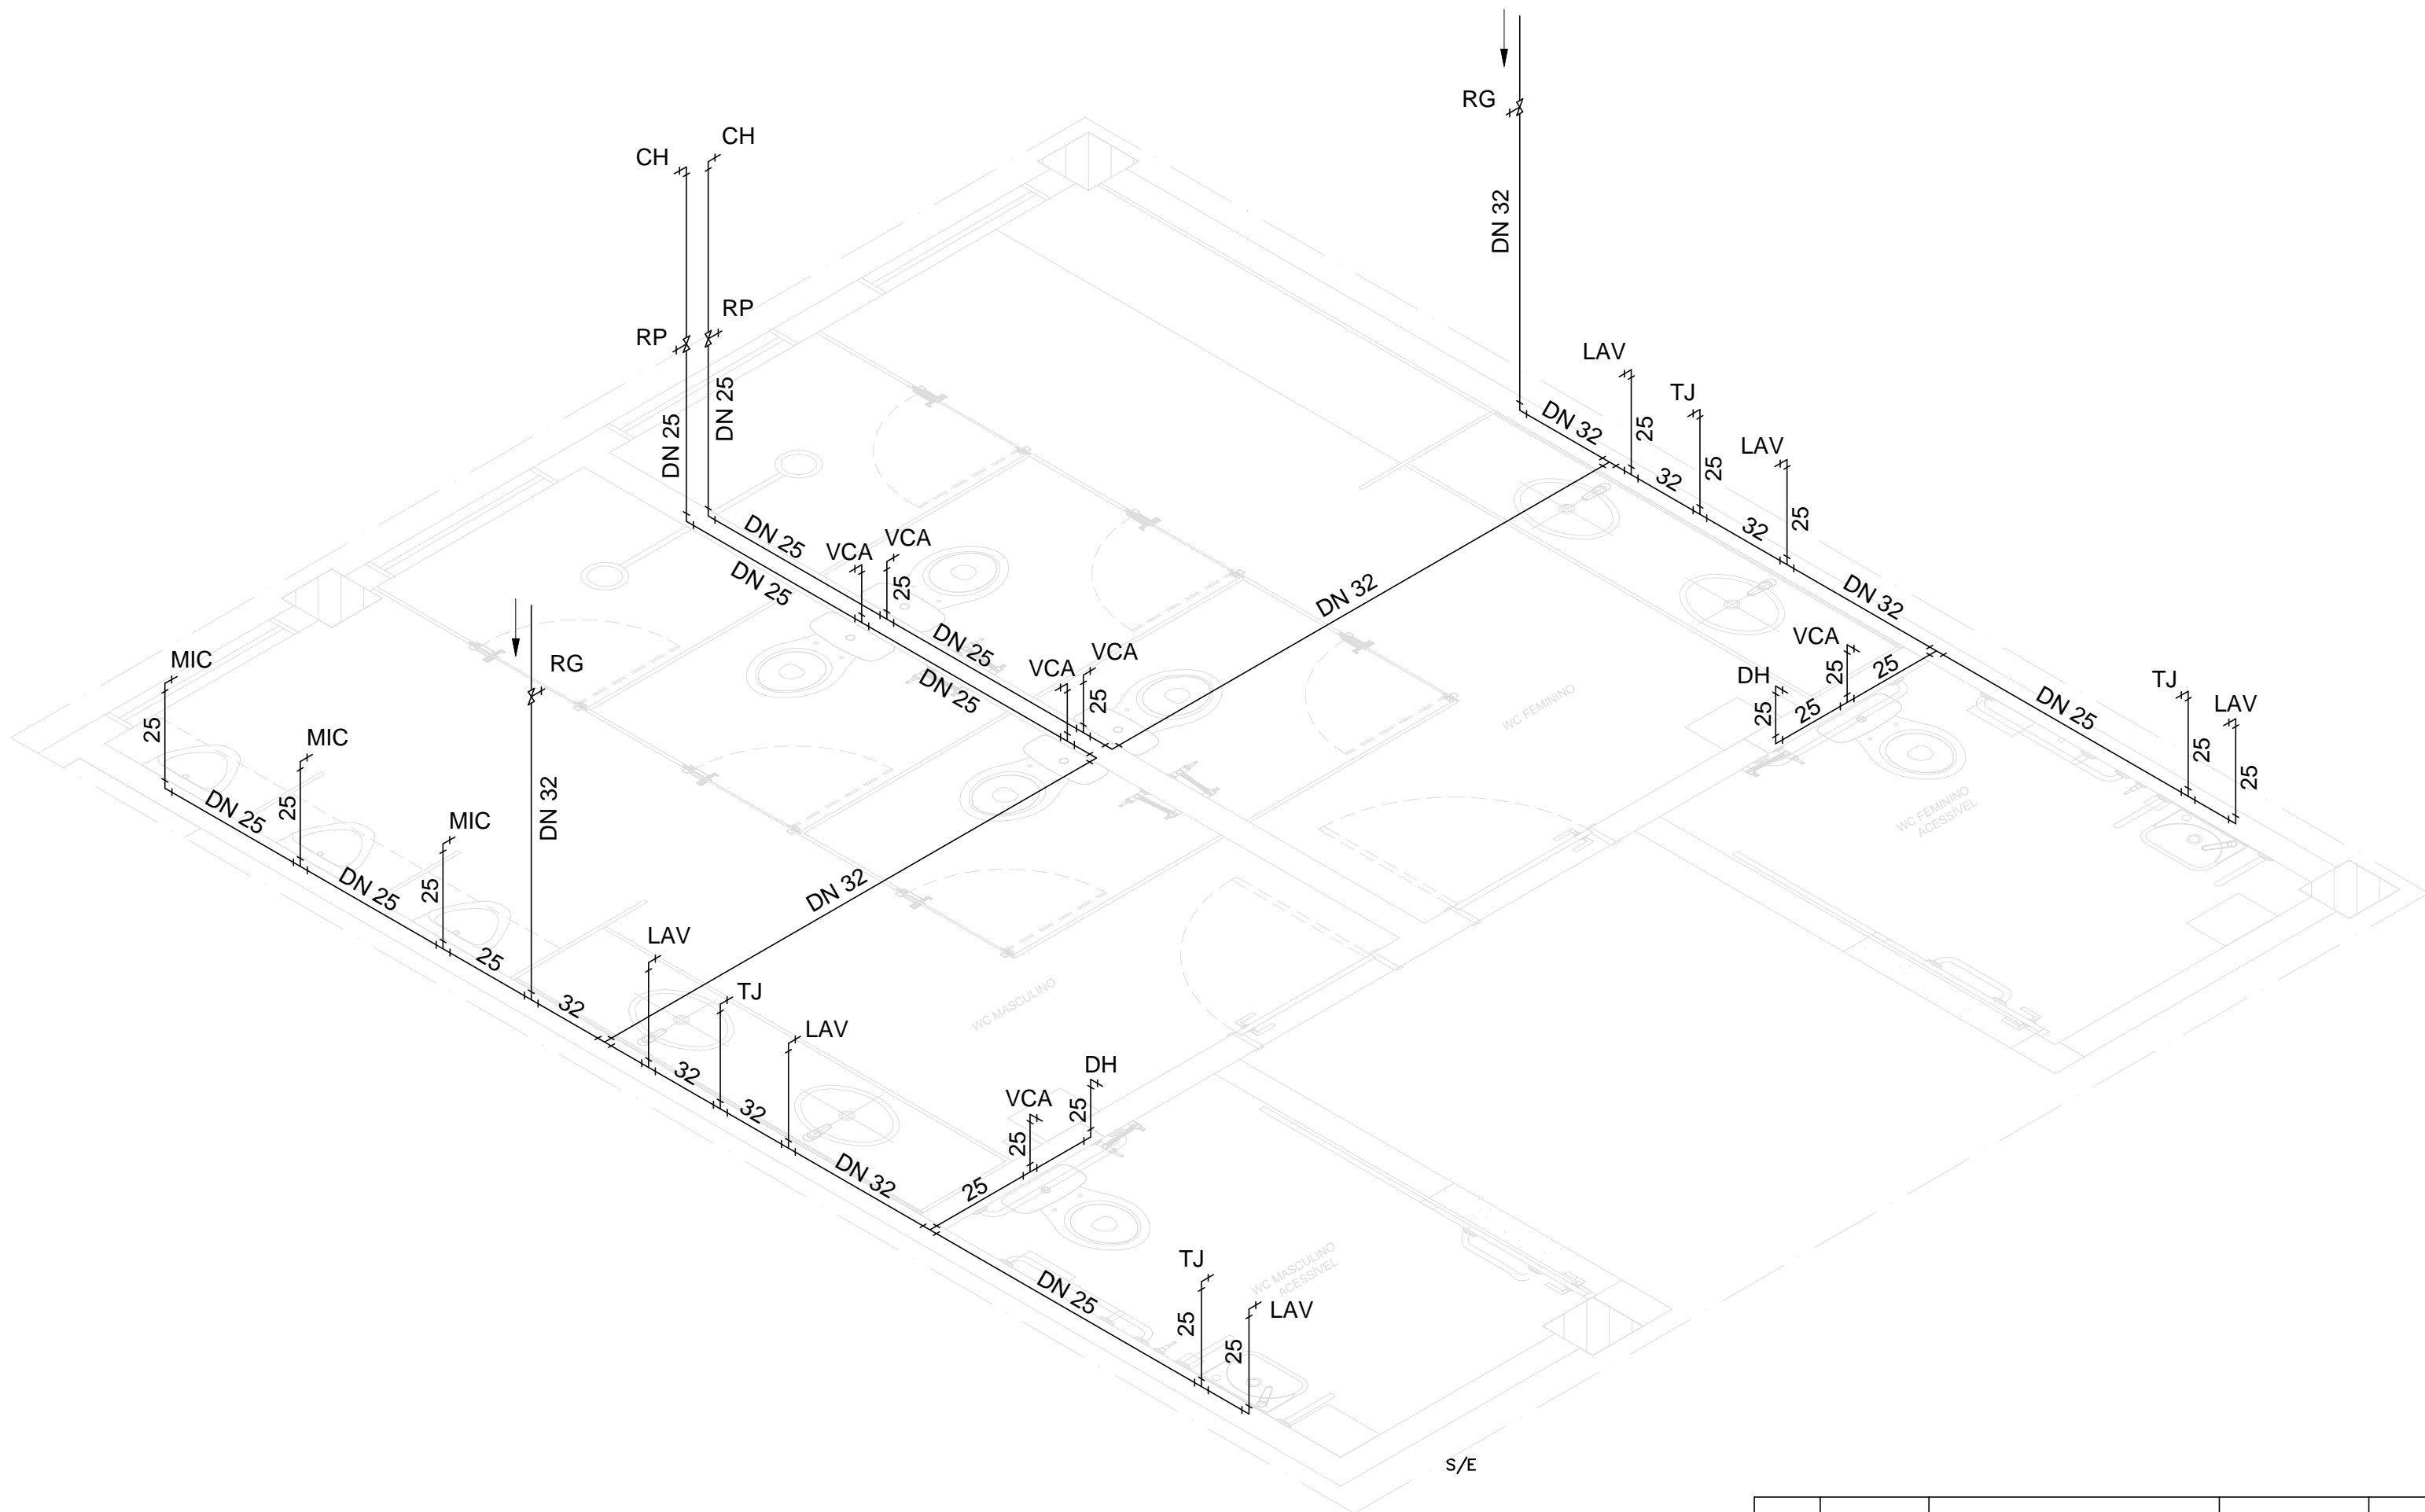

00	DEZ/2020	EMIÇÃO INICIAL					
REV.	DATA	OBSERVAÇÕES	DESENHO	REVISÃO	APROVAÇÃO	AUTORIZAÇÃO	
<div><div></div><div>UNIVERSIDADE FEDERAL DE PERNAMBUCO SUPERINTENDÊNCIA DE INFRAESTRUTURA DIRETORIA DE PLANOS E PROJETOS</div></div>						C A M P U S R E C I F E	
projeto: CCEN - INTERVENÇÃO DE ACESSIBILIDADE FÍSICA - DPTO. DE QUÍMICA FUNDAMENTAL						área técnica: HIDROSSANITÁRIO	
título do documento: INSTALAÇÕES HIDROSSANITÁRIAS DO SANITÁRIO 04 - TÉRREO						etapa: PROJETO EXECUTIVO	
quadro de áreas:						prancha: 04 / 12	
						escala: INDICADA	
						data: DEZEMBRO/2020	
responsáveis técnicos:							
D.P.P. EDILSON FRANÇA		ENG. CIVIL - CREA 14821		D.P.P. ISABEL PINTO		DIRETORA	
D.P.P. ITALO LÓBO		DESENHISTA		SINFRA CARLOS FALÇAO		SUPERINTENDENTE	
				APPROVAÇÃO: UFFE ALFREDO GOMES		REITOR	