


2 PLANTA BAIXA – INSTALAÇÕES DE ESGOTO DO WC PNE

ESCALA

1/25

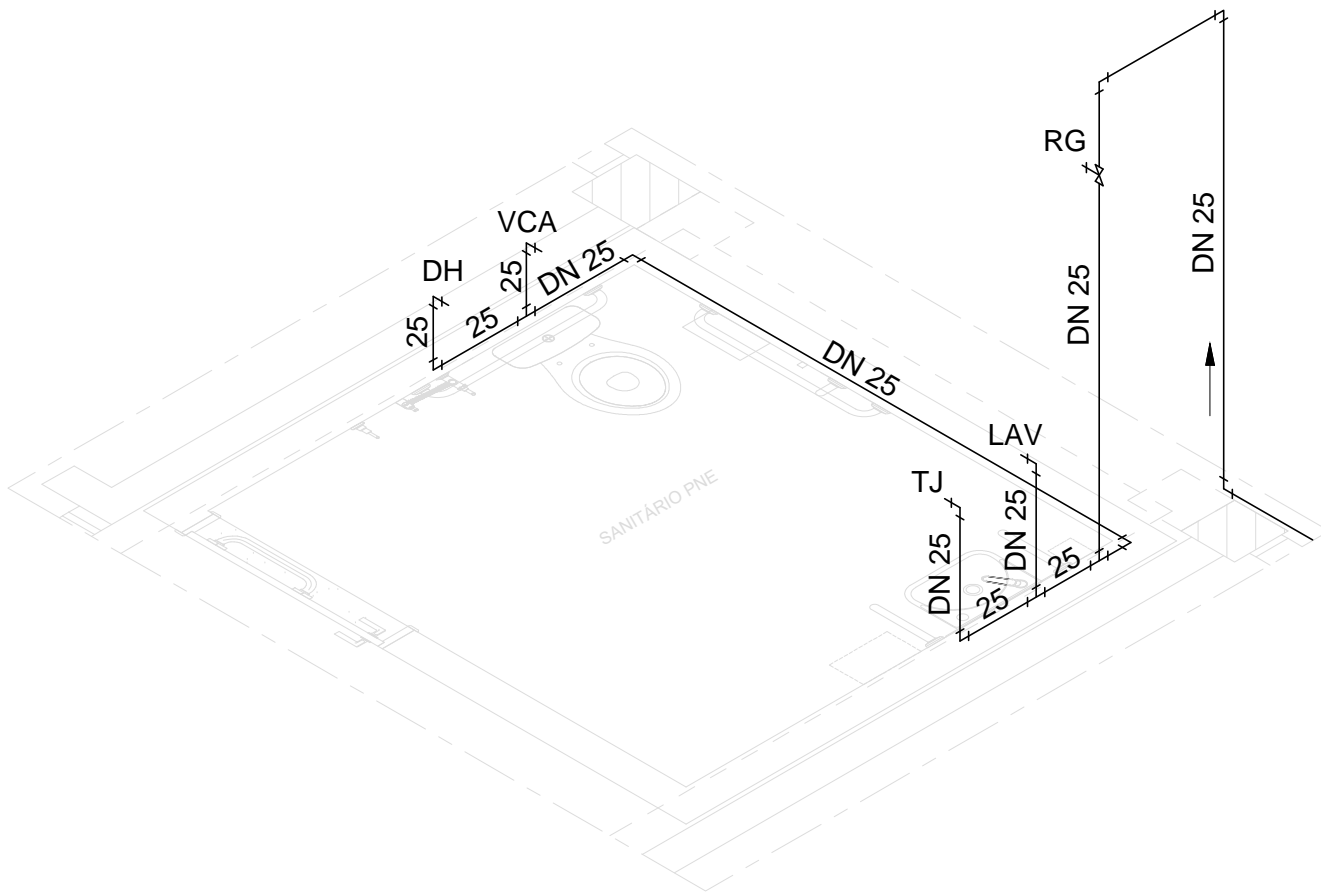


3 PERSPECTIVA ISOMÉTRICA – WC PNE
INSTALAÇÕES HIDRÁULICAS

ESCALA

S/E


LEGENDA:

- RG REGISTRO DE GAVETA
- VCA VASO COM CAIXA ACOPLADA
- LAV LAVATÓRIO
- TJ TORNEIRA DE JARDIM
- DH DUCHA HIGIÊNICA

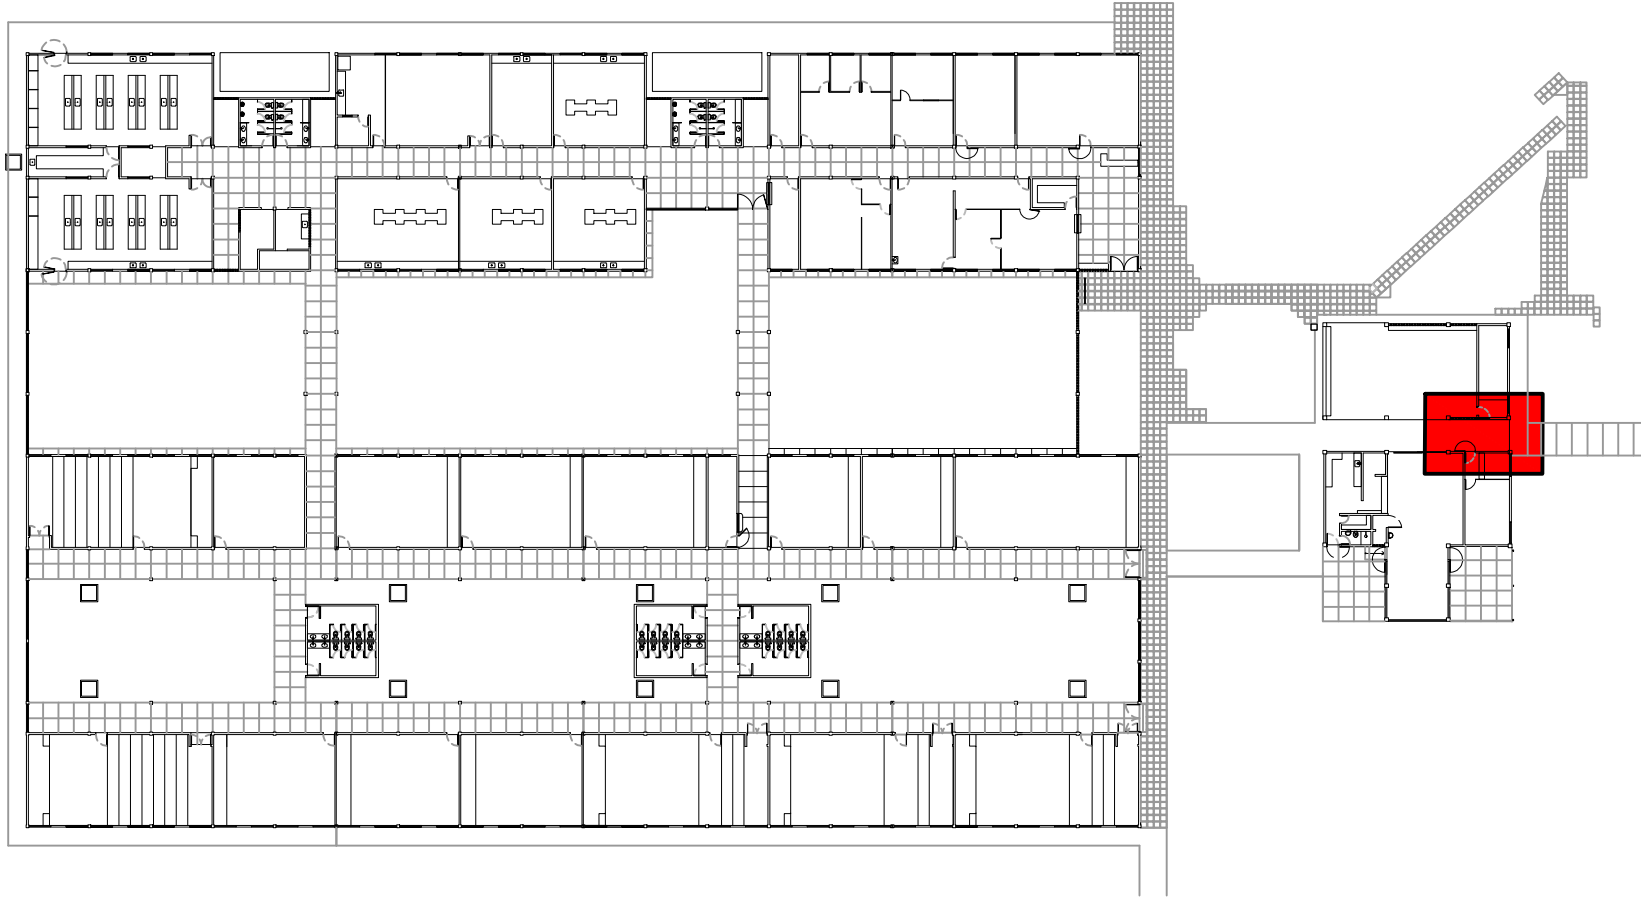

1 PLANTA CHAVE CANTINA

S/ESCALA

00	OUT/2020	EMISSÃO INICIAL				
REV.	DATA	OBSERVAÇÕES	DESENHO	REVISÃO	APROVAÇÃO	AUTORIZAÇÃO
 UNIVERSIDADE FEDERAL DE PERNAMBUCO SUPERINTENDÊNCIA DE INFRAESTRUTURA DIRETORIA DE PLANOS E PROJETOS					C A M P U S R E C I F E	
projeto: CCEN - INTERVENÇÃO DE ACESSIBILIDADE FÍSICA					área técnica: HIDROSSANITÁRIO	
título do documento: ÁREA II - INSTALAÇÕES HIDROSSANITÁRIAS DA CANTINA					etapa: PROJETO EXECUTIVO	
quadro de áreas:					prancha: 06 / 12	
responsáveis técnicos:					escala: INDICADA	
D.P.P. EDILSON FRANÇA					data: OUTUBRO/2020	
D.P.P. ITALO LÔBO					responsáveis técnicos:	
ENG. CIVIL - CREA 14821					D.P.P. ISABEL PINTO	
DESENHISTA					SINFRA CARLOS FALÇÃO	
D.P.P. UFPE					ALFREDO GOMES	
					DIRETORA SUPERINTENDENTE REITOR	