


2 PLANTA BAIXA – INSTALAÇÕES DE ESGOTO


ESCALA 1/25

| LEGENDA: | |
|----------|-------------------------|
| RG | REGISTRO DE GAVETA |
| VCA | VASO COM CAIXA ACOPLADA |
| LAV | LAVATÓRIO |
| TJ | TORNEIRA DE JARDIM |
| DH | DUCHA HIGIÊNICA |
| P | PIA |

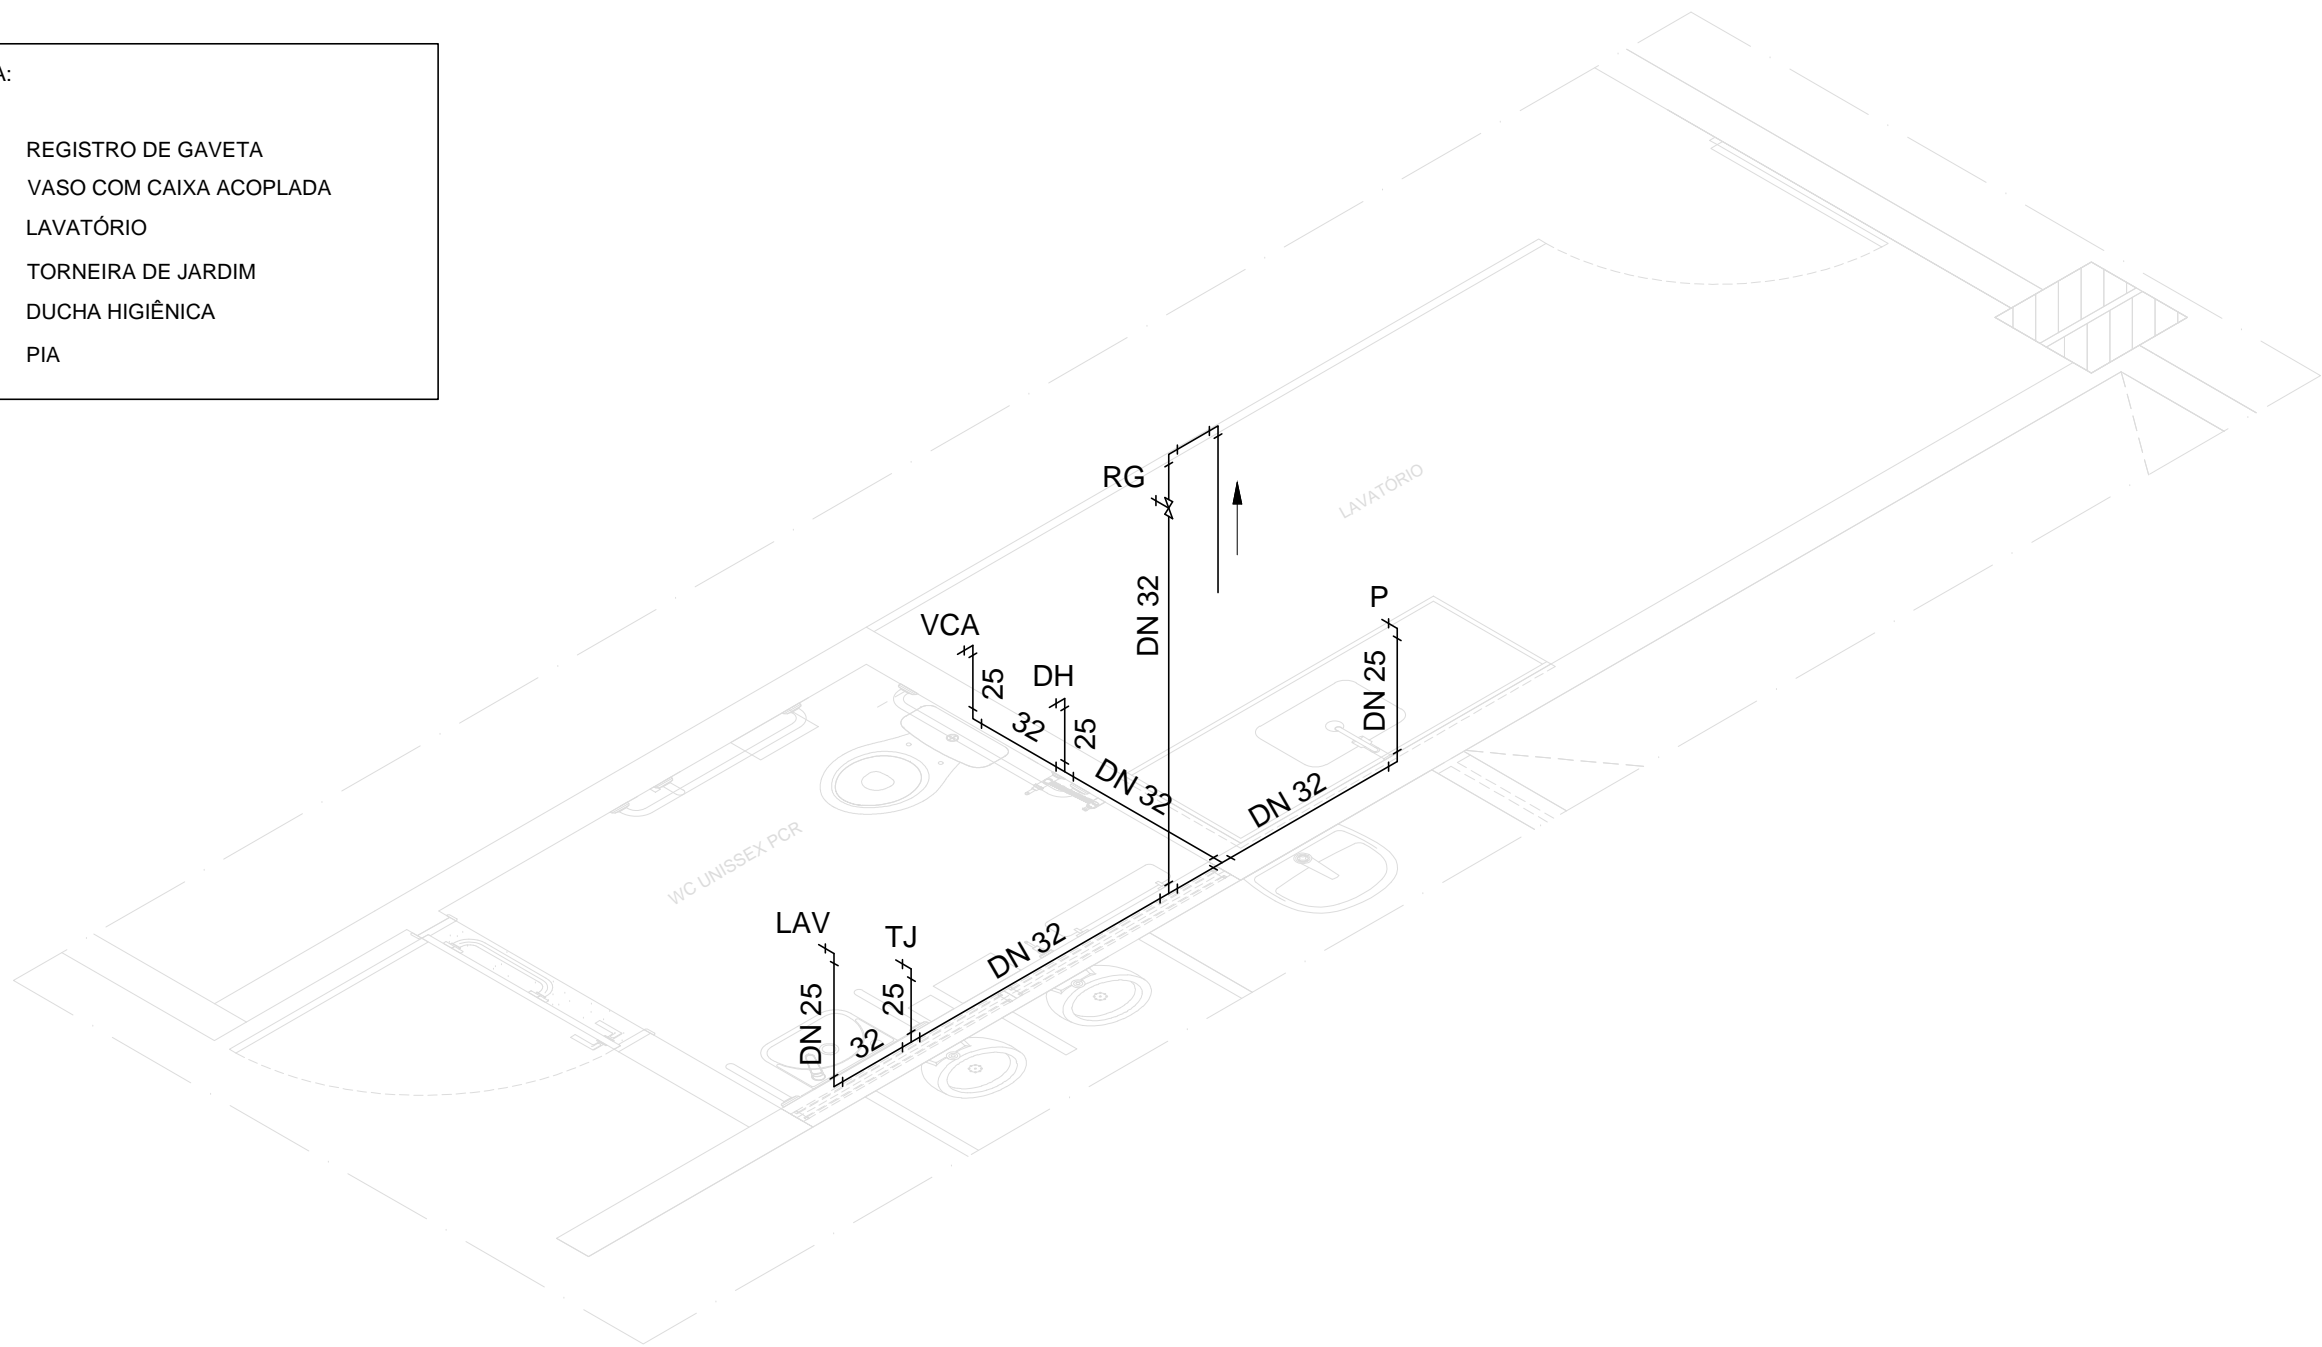


3 PERSPECTIVA ISOMÉTRICA – INSTALAÇÕES HIDRÁULICAS

ESCALA S/E

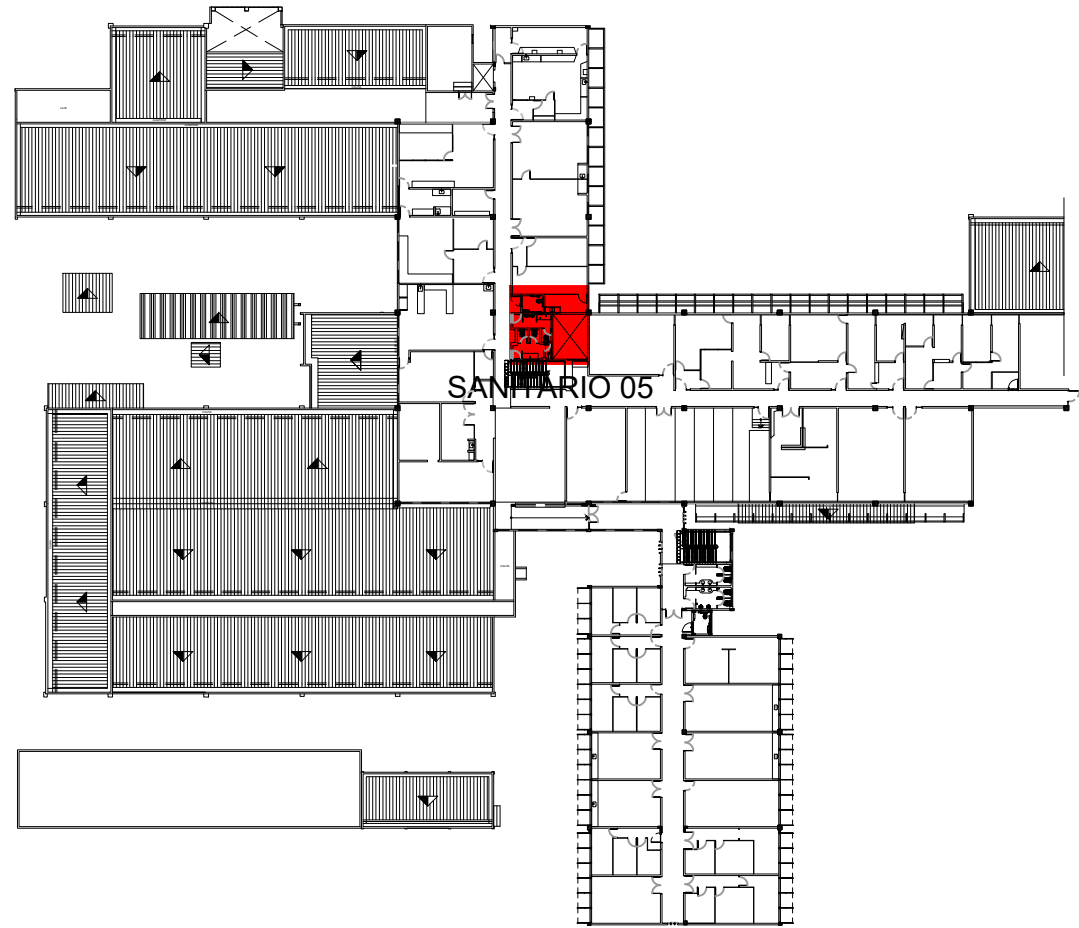

1 PLANTA CHAVE - DPTO. FÍSICA - 1º PAVIMENTO SEM ESCALA

| | | | | | | |
|---|----------|---------------------------------------|---------|---|--|---------------------------------------|
| | | | | | | |
| 00 | SET/2020 | EMIÇÃO INICIAL | | | | |
| REV. | DATA | OBSERVAÇÕES | DESENHO | REVISÃO | APROVAÇÃO | AUTORIZAÇÃO |
|  UNIVERSIDADE FEDERAL DE PERNAMBUCO SUPERINTENDÊNCIA DE INFRAESTRUTURA DIRETORIA DE PLANOS E PROJETOS | | | | | C A M P U S R E C I F E | |
| projeto: CCEN - INTERVENÇÃO DE ACESSIBILIDADE FÍSICA DO DPTO. DE FÍSICA | | | | | área técnica: HIDROSSANITÁRIO | |
| título do documento: INSTALAÇÕES HIDROSSANITÁRIAS DO SANITÁRIOS 05 | | | | | etapa: PROJETO EXECUTIVO | |
| quadro de áreas: | | | | | prancha: 11 / 12 | |
| | | | | | escala: INDICADA | |
| | | | | | data: SETEMBRO/2020 | |
| responsáveis técnicos: | | | | | | |
| elaboração D.P.P. EDILSON FRANÇA D.P.P. ITALO LÔBO | | ENG. CIVIL - CREA 14821 DESENHISTA | | D.P.P. ISABEL PINTO SINFRA CARLOS FALÇÃO UFPE ALFREDO GOMES | | DIRETORA SUPERINTENDENTE REITOR |