



3 PLANTA BAIXA - PAVIMENTO TÉRREO
ESCALA: 1/100



 
2 PLANTA BAIXA - DEMOLIÇÃO
ESCALA: 1/100



4 PLANTA BAIXA - CASA BOMBAS
ESCALA: 1/50




50




6 ELEVAÇÃO - CASA BOMBAS
ESCALA: 1/50


1 PLANTA DE SITUAÇÃO
SEM ESCALA


APROVAÇÃO

REV.	DATA	OBSERVAÇÕES	DESENHO	REVISÃO	APPROVAÇÃO	AUTORIZAÇÃO
		 UNIVERSIDADE FEDERAL DE PERNAMBUCO SUPERINTENDÊNCIA DE INFRAESTRUTURA DIRETORIA DE PLANOS E PROJETOS				CAMPUS RECIFE
PROJETO CD - DEPARTAMENTO ANTIBIÓTICOS - MELHORIA INFRAESTRUTURA PLANTA BAIXA PREDIO SEDE - PAVIMENTO TÉRREO						REVISÃO ARQUITETO PROJETO EXECUTIVO PROJETO
PAVIMENTO TÉRREO SOLRE LOJA 1 2º PAVIMENTO 3º PAVIMENTO		1.285,51 M² 652,42 M² 720,40 M² 720,40 M²	CRIAÇÃO CORRIAS TOTAL CONSTRUÇÃO	372,42 M² 3.756,15 M²	01 / 05 REVISÃO 1/10/2002 DATA	

responsáveis técnicos:		D.P.P. ISABEL PINTO		DIRETOR
SINFRA CARLOS FALCÃO		SUPERINTENDENTE		
COORDENADORA		U.F.E. ALFREDO GOMES		REITOR

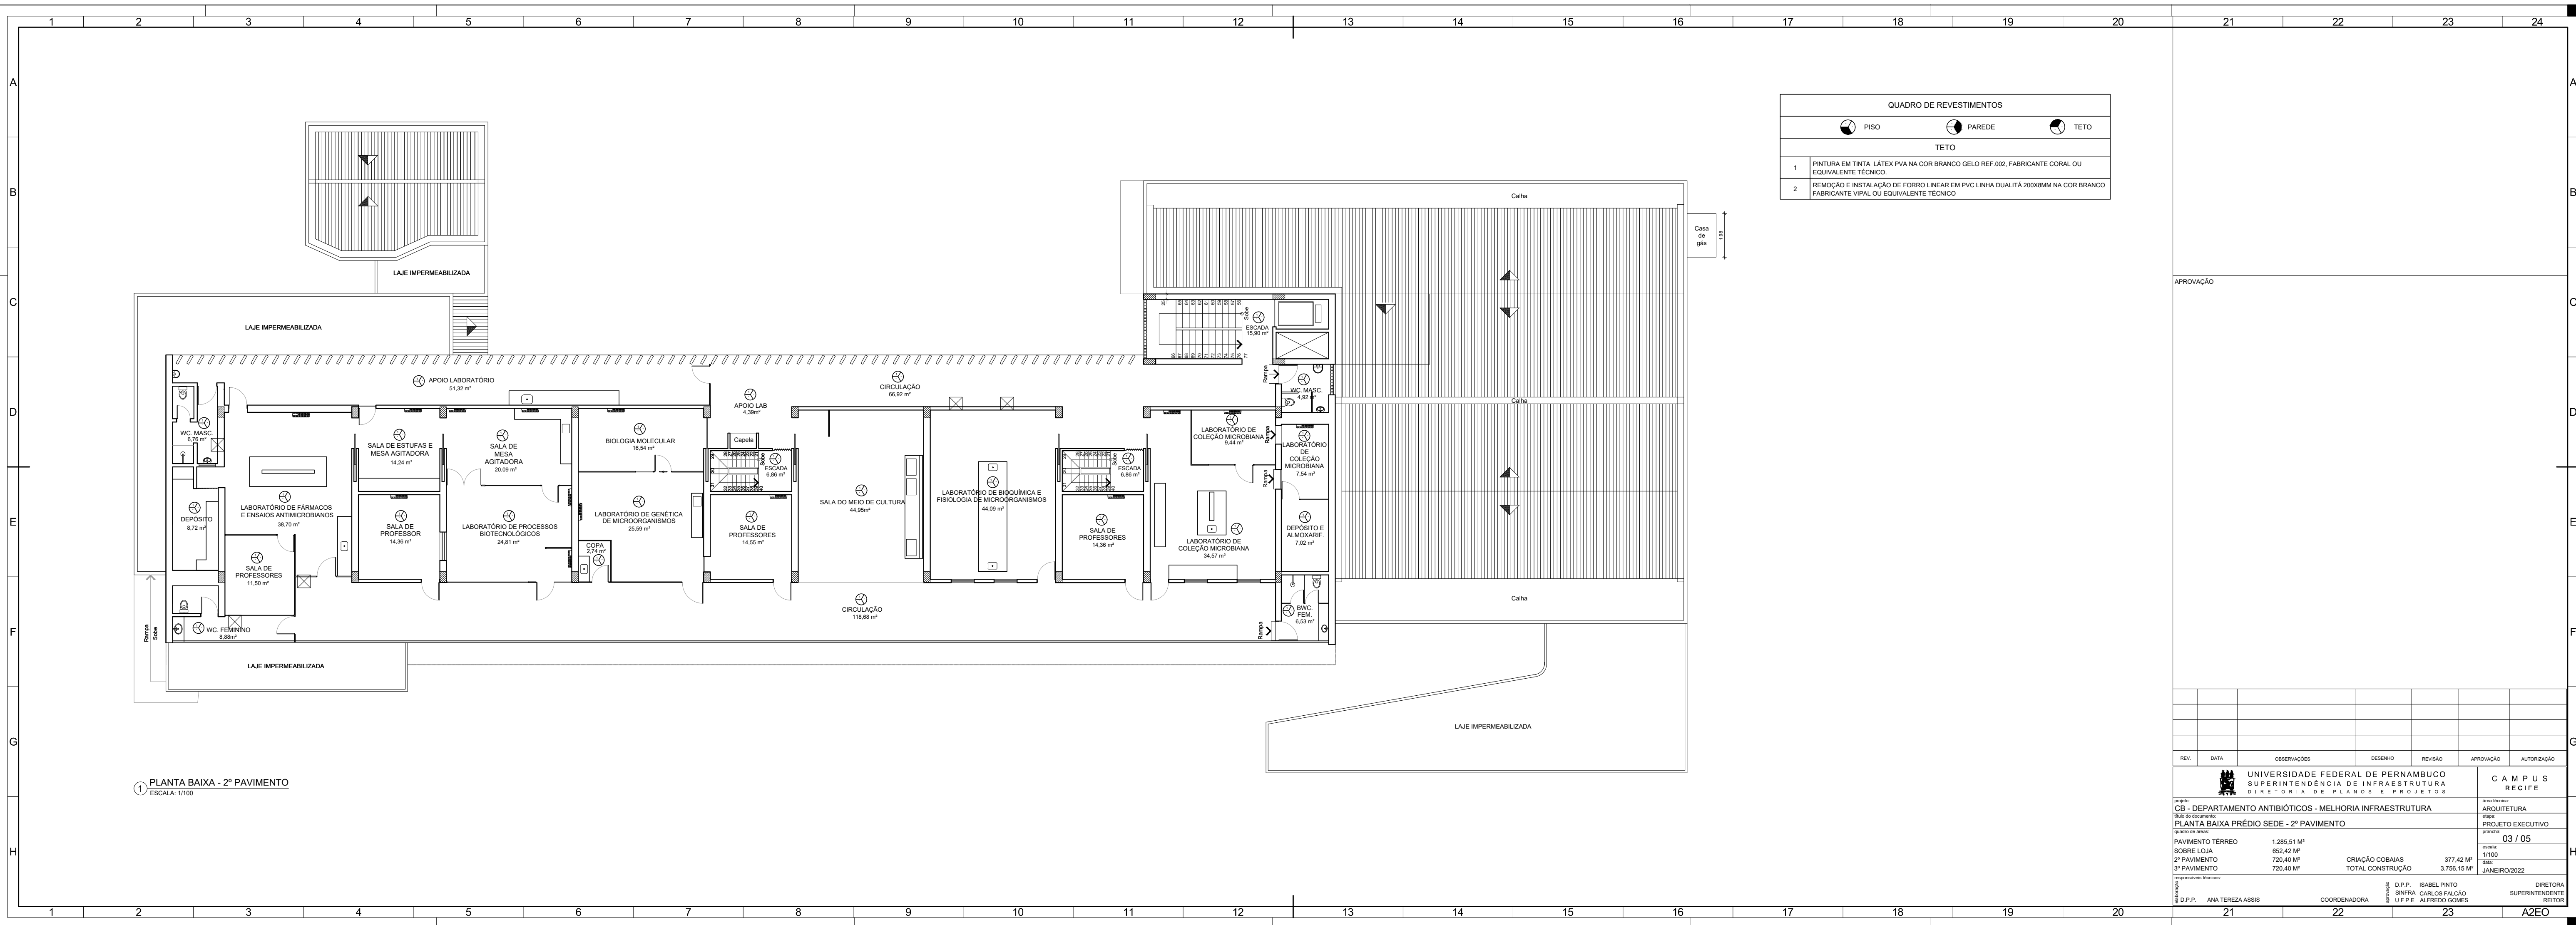

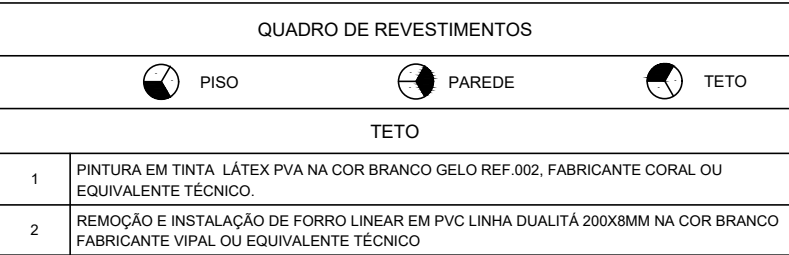

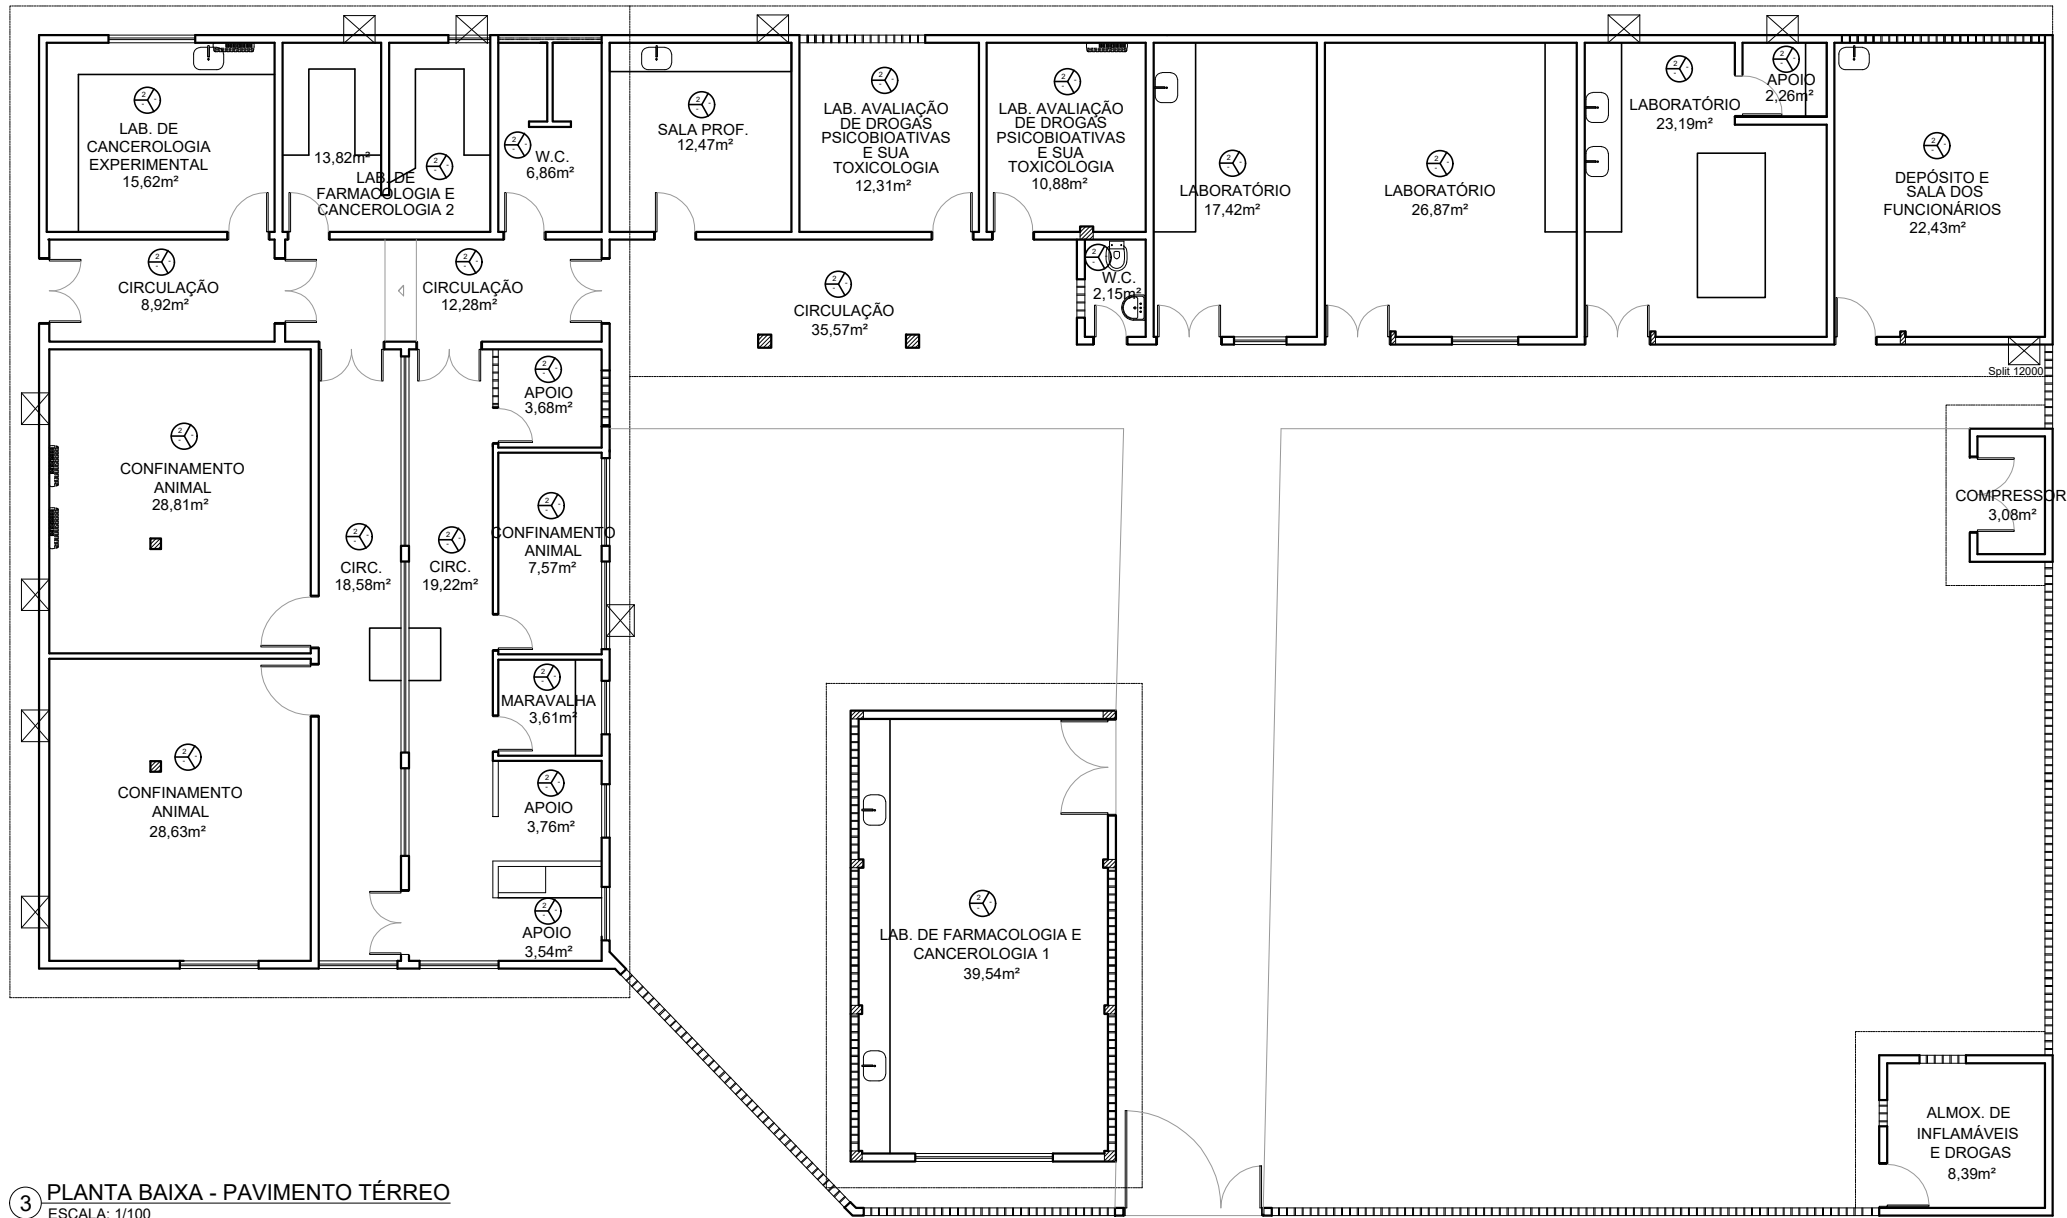


3 PLANTA BAIXA - PAVIMENTO TÉRREO
ESCALA: 1/100

QUADRO DE REVESTIMENTOS		
	PISO	PAREDE
TETO		
1	PINTURA EM TINTA LÁTEX PVA NA COR BRANCO GELO REF.002, FABRICANTE CORAL OU EQUIVALENTE TÉCNICO.	
2	REMOÇÃO E INSTALAÇÃO DE FORRO LINEAR EM PVC LINHA DUALITÁ 200X8MM NA COR BRANCO FABRICANTE VIPAL OU EQUIVALENTE TÉCNICO	

APROVAÇÃO

REV.	DATA	OBSERVAÇÕES	DESENHO	REVISÃO	APROVAÇÃO	AUTORIZAÇÃO
<div><div>UNIVERSIDADE FEDERAL DE PERNAMBUCO SUPERINTENDÊNCIA DE INFRAESTRUTURA DIRETORIA DE PLANOS E PROJETOS</div></div>					CAMPUS RECIFE	
projeto: CB - DEPARTAMENTO ANTIBIÓTICOS - MELHORIA INFRAESTRUTURA					área técnica: ARQUITETURA	
título do documento: PLANTA BAIXA PRÉDIO CRIAÇÃO DE COBAIAS					etapa: PROJETO EXECUTIVO	
quadro de áreas:					prancha: 05 / 05	
PAVIMENTO TÉRREO		1.285,51 M²				
SOBRE LOJA		652,42 M²				
2º PAVIMENTO		720,40 M²	CRIAÇÃO COBAIAS		377,42 M²	escala: 1/100
3º PAVIMENTO		720,40 M²	TOTAL CONSTRUÇÃO		3.756,15 M²	data: JANEIRO/2022
responsáveis técnicos:						
elaboração: D.P.P. ANA TEREZA ASSIS		COORDENADORA		aprovação: D.P.P. ISABEL PINTO SINFRA CARLOS FALCÃO U.F.P.E. ALFREDO GOMES		DIRETORA SUPERINTENDENTE REITOR
14		15		A2E1		